



- HRANICE PARCELY KN PŘEVZATÁ
- VOZOVKA, OBRUBY, ROZHRAŇÍ TERÉNU
- OBRUBY NAVRŽENÉ
- SEK-CETIN, T-MOBILE
- VEŘEJNÉ OSVĚTLENÍ
- SILOVÉ VEDENÍ VN PODZEMNÍ-ČEZ
- SILOVÉ VEDENÍ NN PODZEMNÍ-ČEZ
- PLYN STL-GASNET
- KANALIZACE
- VODOVODNÍ ŘADY STÁVAJÍCÍ
- VODOVODNÍ ŘADY NAVRŽENÉ
- VODOVODNÍ ŘADY RUŠENÉ
- KANALIZACE NAVRŽENÁ
- VODOVODNÍ PŘÍPOJKY, PŘEPOJENÍ

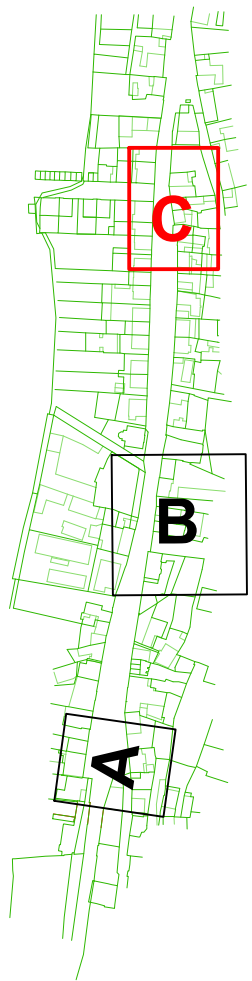

Investor: VODOVODY A KANALIZACE MLADÁ BOLESLAV, A.S. ČECHOVA 1151, 293 22 MLADÁ BOLESLAV IČO: 46356983			
Hlavní projektant	Vypracoval	Geodet	Ing.Evžen Kozák  projekce vodohospodářských staveb Koryta 29, Loukov 294 11 tel: 326 789 357, 602 422 354 E-mail: evzen.kozak@seznam.cz
ing.E.Kozák	ing.E.Kozák, V.Bičiště		
stavba: MLADÁ BOLESLAV REKONSTRUKCE ULICE PTÁČKÁ STŘED OBNOVA VODOVOD			číslo zakázky: 2017024
objekt: SO 02 – KANALIZACE			stupeň PD: DSP/PDPS
obsah: SITUACE DÍL C			datum: 11.2017
název dig.souboru: 2017024-D.2.2.2 SITUACE.DWG			měřítko: 1:250
číslo přílohy: D.2.2.4			formát: 2xA4
			výtisk číslo: 15