
 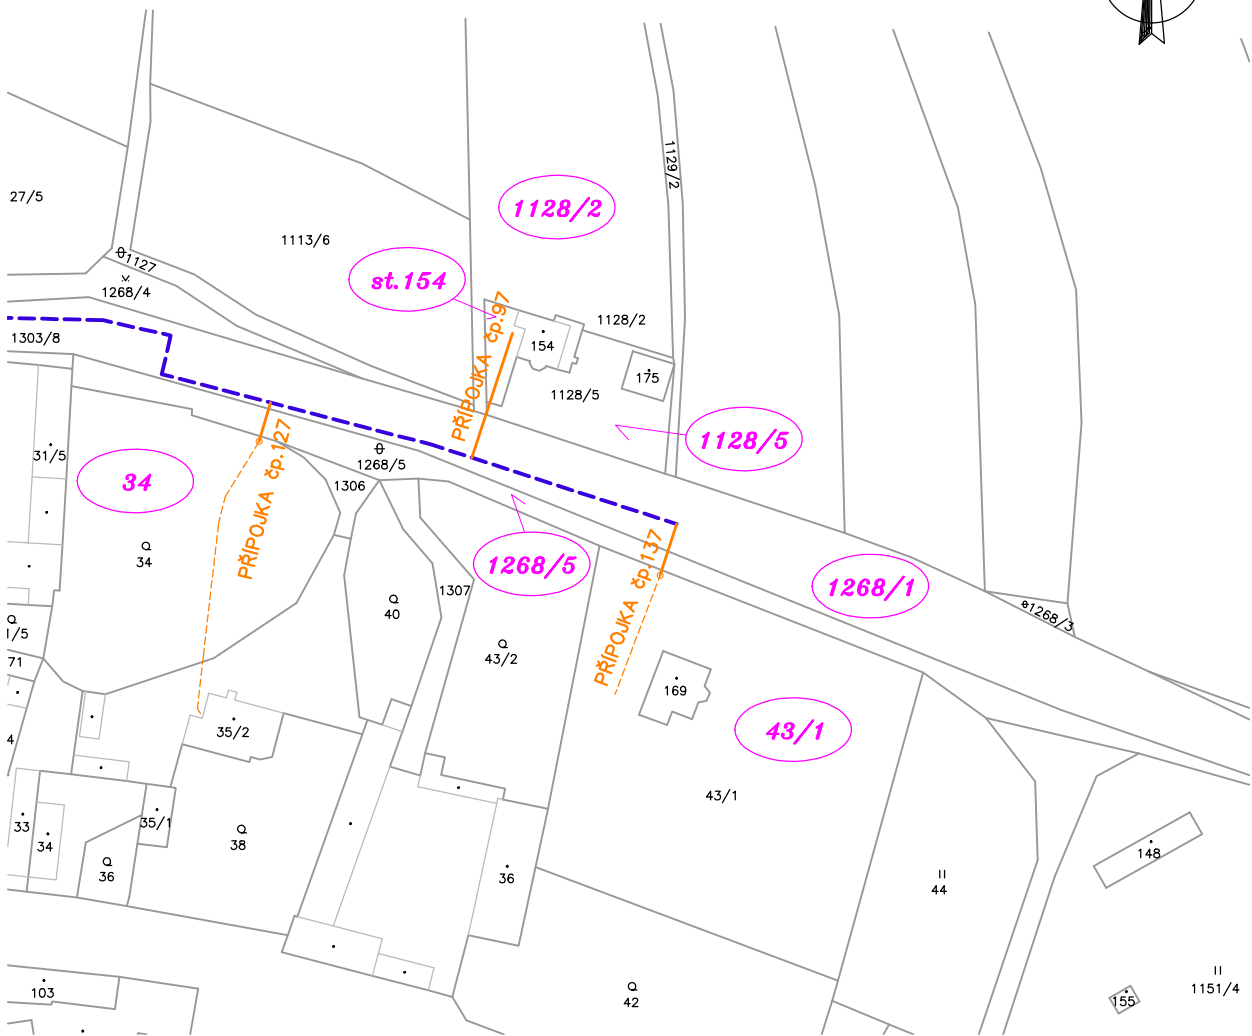


LEGENDA

----- PROJEKTOVANÝ VODOVODNÍ ŘAD – SAMOSTATNÁ STAVBA
—— VODOVODNÍ PŘÍPOJKY – NAVRŽENÉ V TÉTO STAVBĚ

1234/5 PARCELA DOTČENÁ STAVBOU
(KATASTR NEMOVITOSTÍ)



01	ÚPRAVA TRASY PŘÍPOJKY čp.137	2018//03/13	
Změna	Popis/důvod	Datum	Podpis

PROJEKTOVÁ DOKUMENTACE PRO ÚZEMNÍ SOUHLAS

VODOVODY A KANALIZACE MLADÁ BOLESLAV, a.s. Investor Čechova 1151, 293 22 Mladá Boleslav		VODOHOSPODÁŘSKÁ projekční, inženýrská a konzultační KANCELÁŘ TRUTNOV Revoluční 208 54101 Trutnov vnh@volny.cz			
Místo KRPY		Úřad MLADÁ BOLESLAV			
Č. zak. 03/2016	Stupeň PDÚS	Projektant Ing. Jan ČÍŽEK	Vypracoval Ing. Jan ČÍŽEK	Datum 11/2017	Měřítko 1:1500
Akce KRPY – OBNOVA VODOVODU VODOVODNÍ PŘÍPOJKY					Č. přílohy
Příloha SITUACE DOTČENÝCH POZEMKŮ					C.3