




POHLED PŘEDNÍ

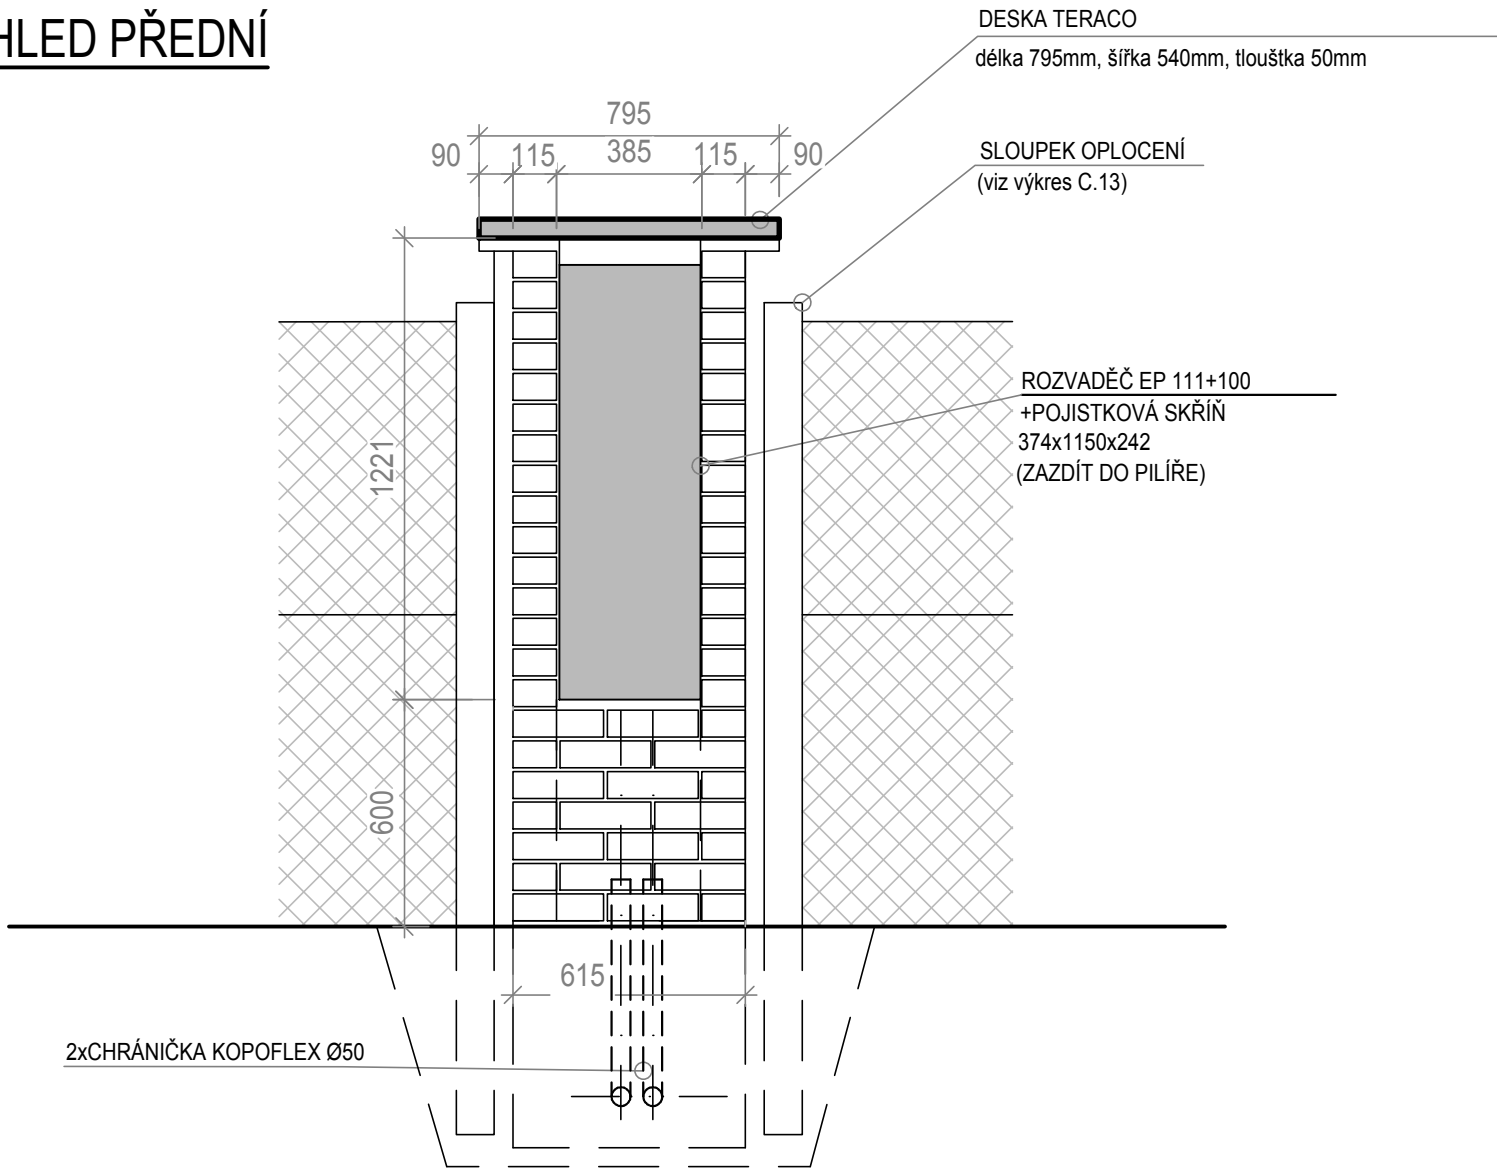

PŮDORYSNÝ ŘEZ 1 - 1'

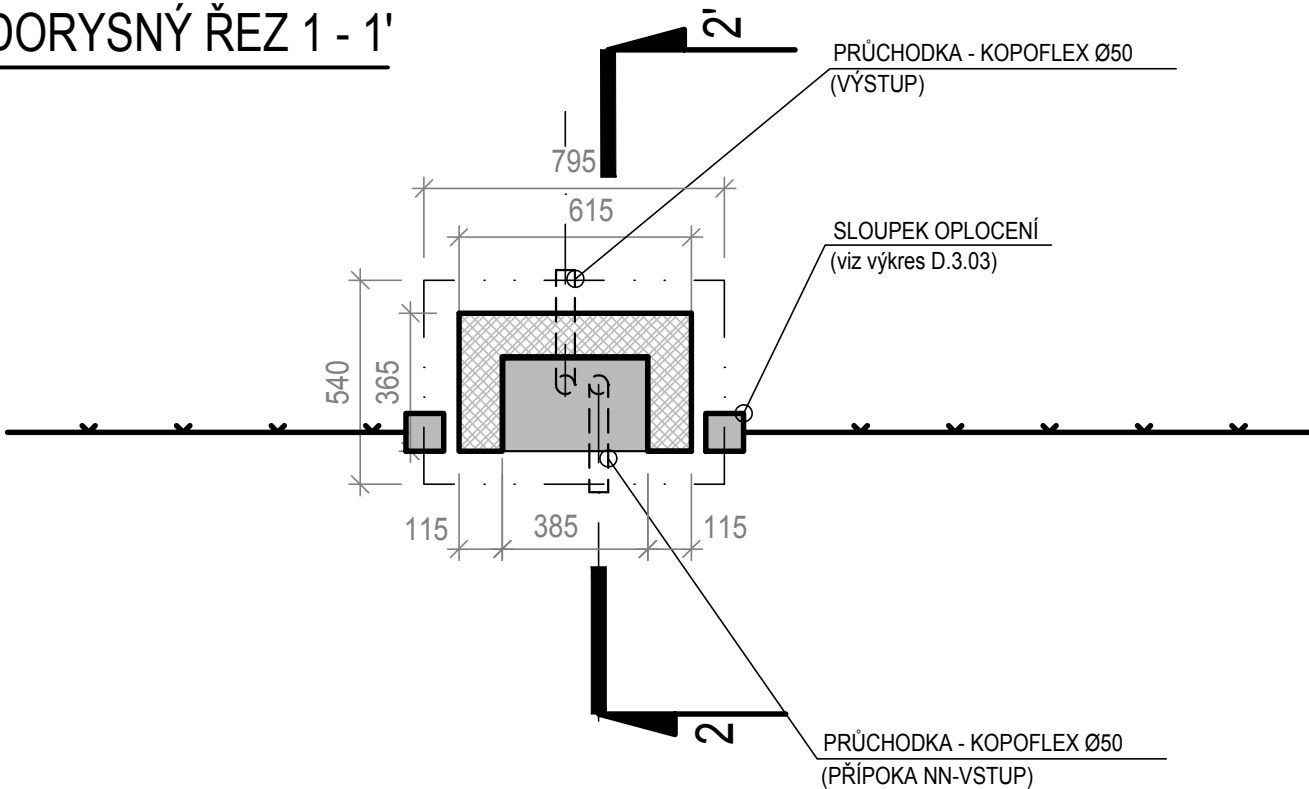

ŘEZ 2 - 2'

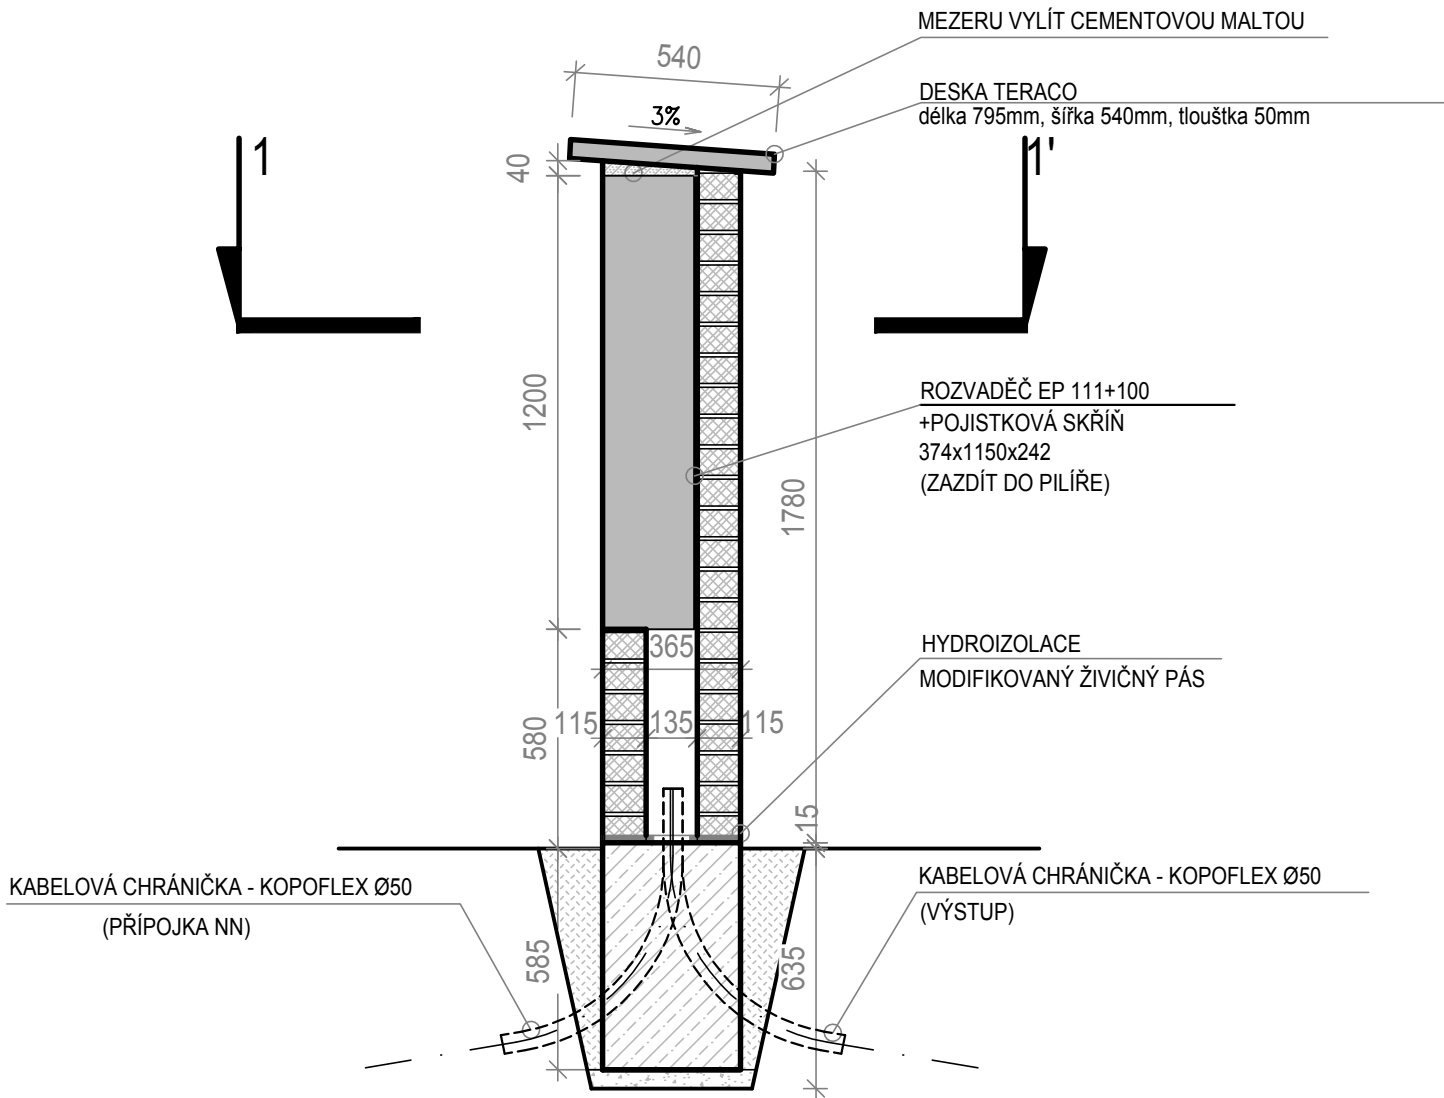

LEGENDA

- LÍCOVÉ ZDIVO KLINKER - NĚMECKÝ FORMÁT (115x240x71)
- PROSTÝ BETON C12/15

	VODOHOSPODÁŘSKÉ INŽENÝRSKÉ SLUŽBY a.s.	
	Křížová 47, 150 00 PRAHA 5	
Vypracoval: Ing. L. Havránek	Hlavní inž. projektu: Ing. M. Butor	
Projektant: Ing. L. Havránek	Ved. atelieru: Ing. M. Butor	
DOLNÍ CETNO, ČS - REKONSTRUKCE D. DOKUMENTACE OBJEKTŮ SO 03 OPLOCENÍ A TERÉNNÍ ÚPRAVY		Datum: leden 2016
		Stupeň: DÚR/DSP/DPS
Investor: Vodovody a kanalizace Mladá Boleslav, a.s., Čechova 1151, Mladá Boleslav		Formát: 2A4
		Zak.číslo: VIS 3/15 - 014
ELEKTROPILÍŘ		Měřítko: 1:20
		Číslo přílohy: D.3.03