



PŘÍČNÝ ŘEZ A - A'

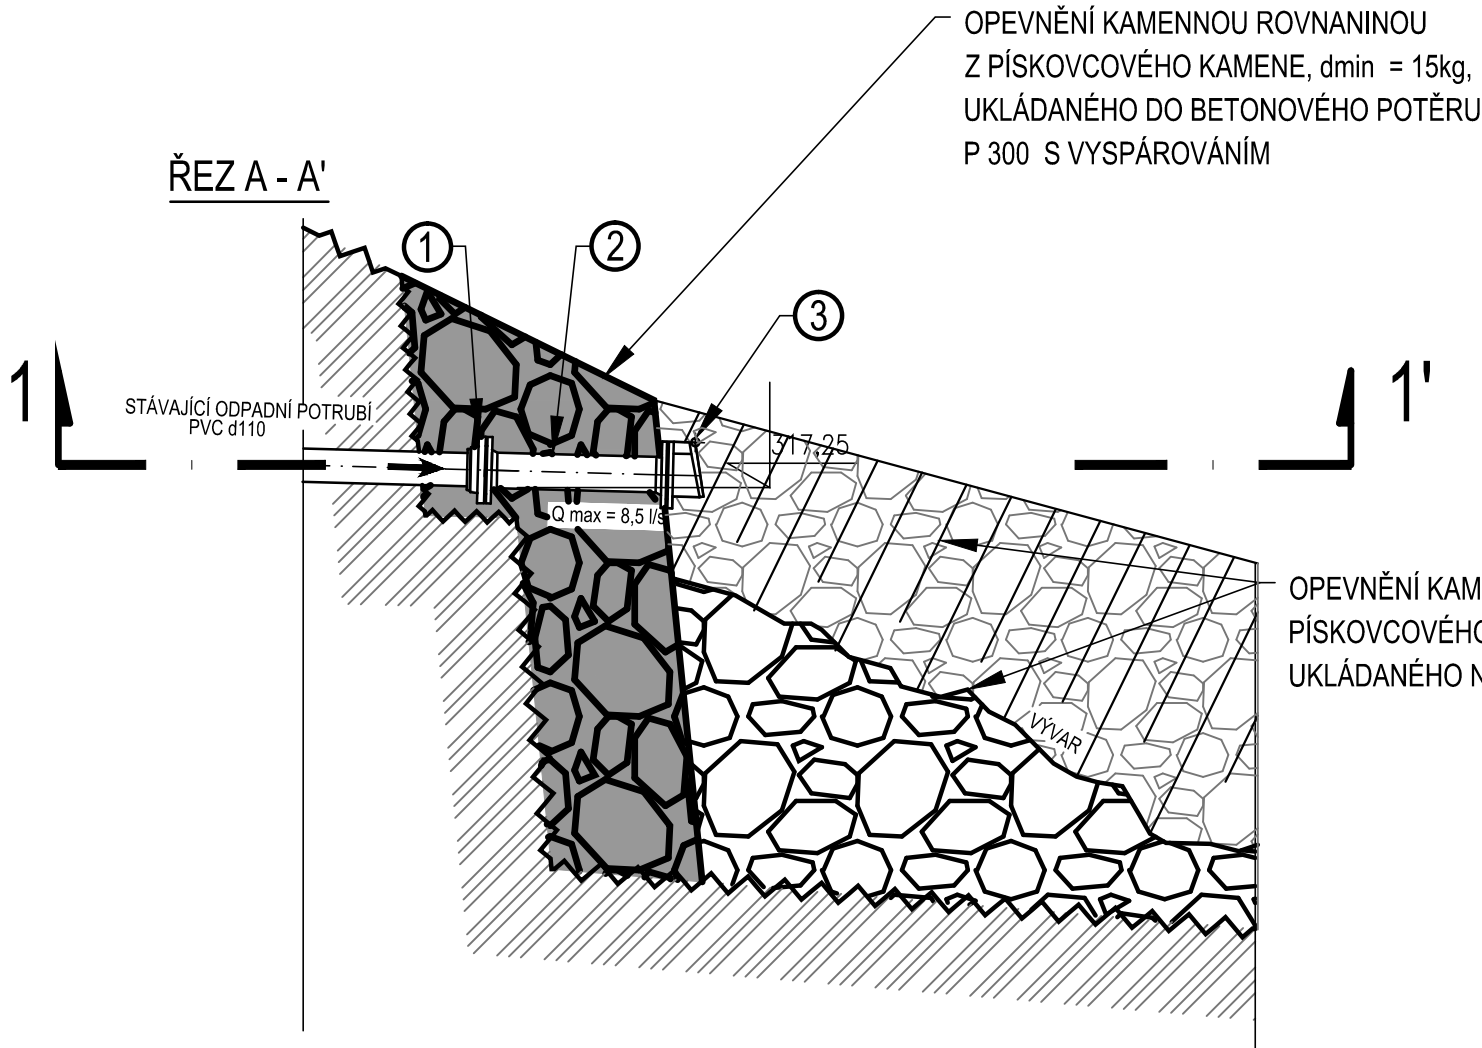

PŮDORYSNÝ ŘEZ 1 - 1'

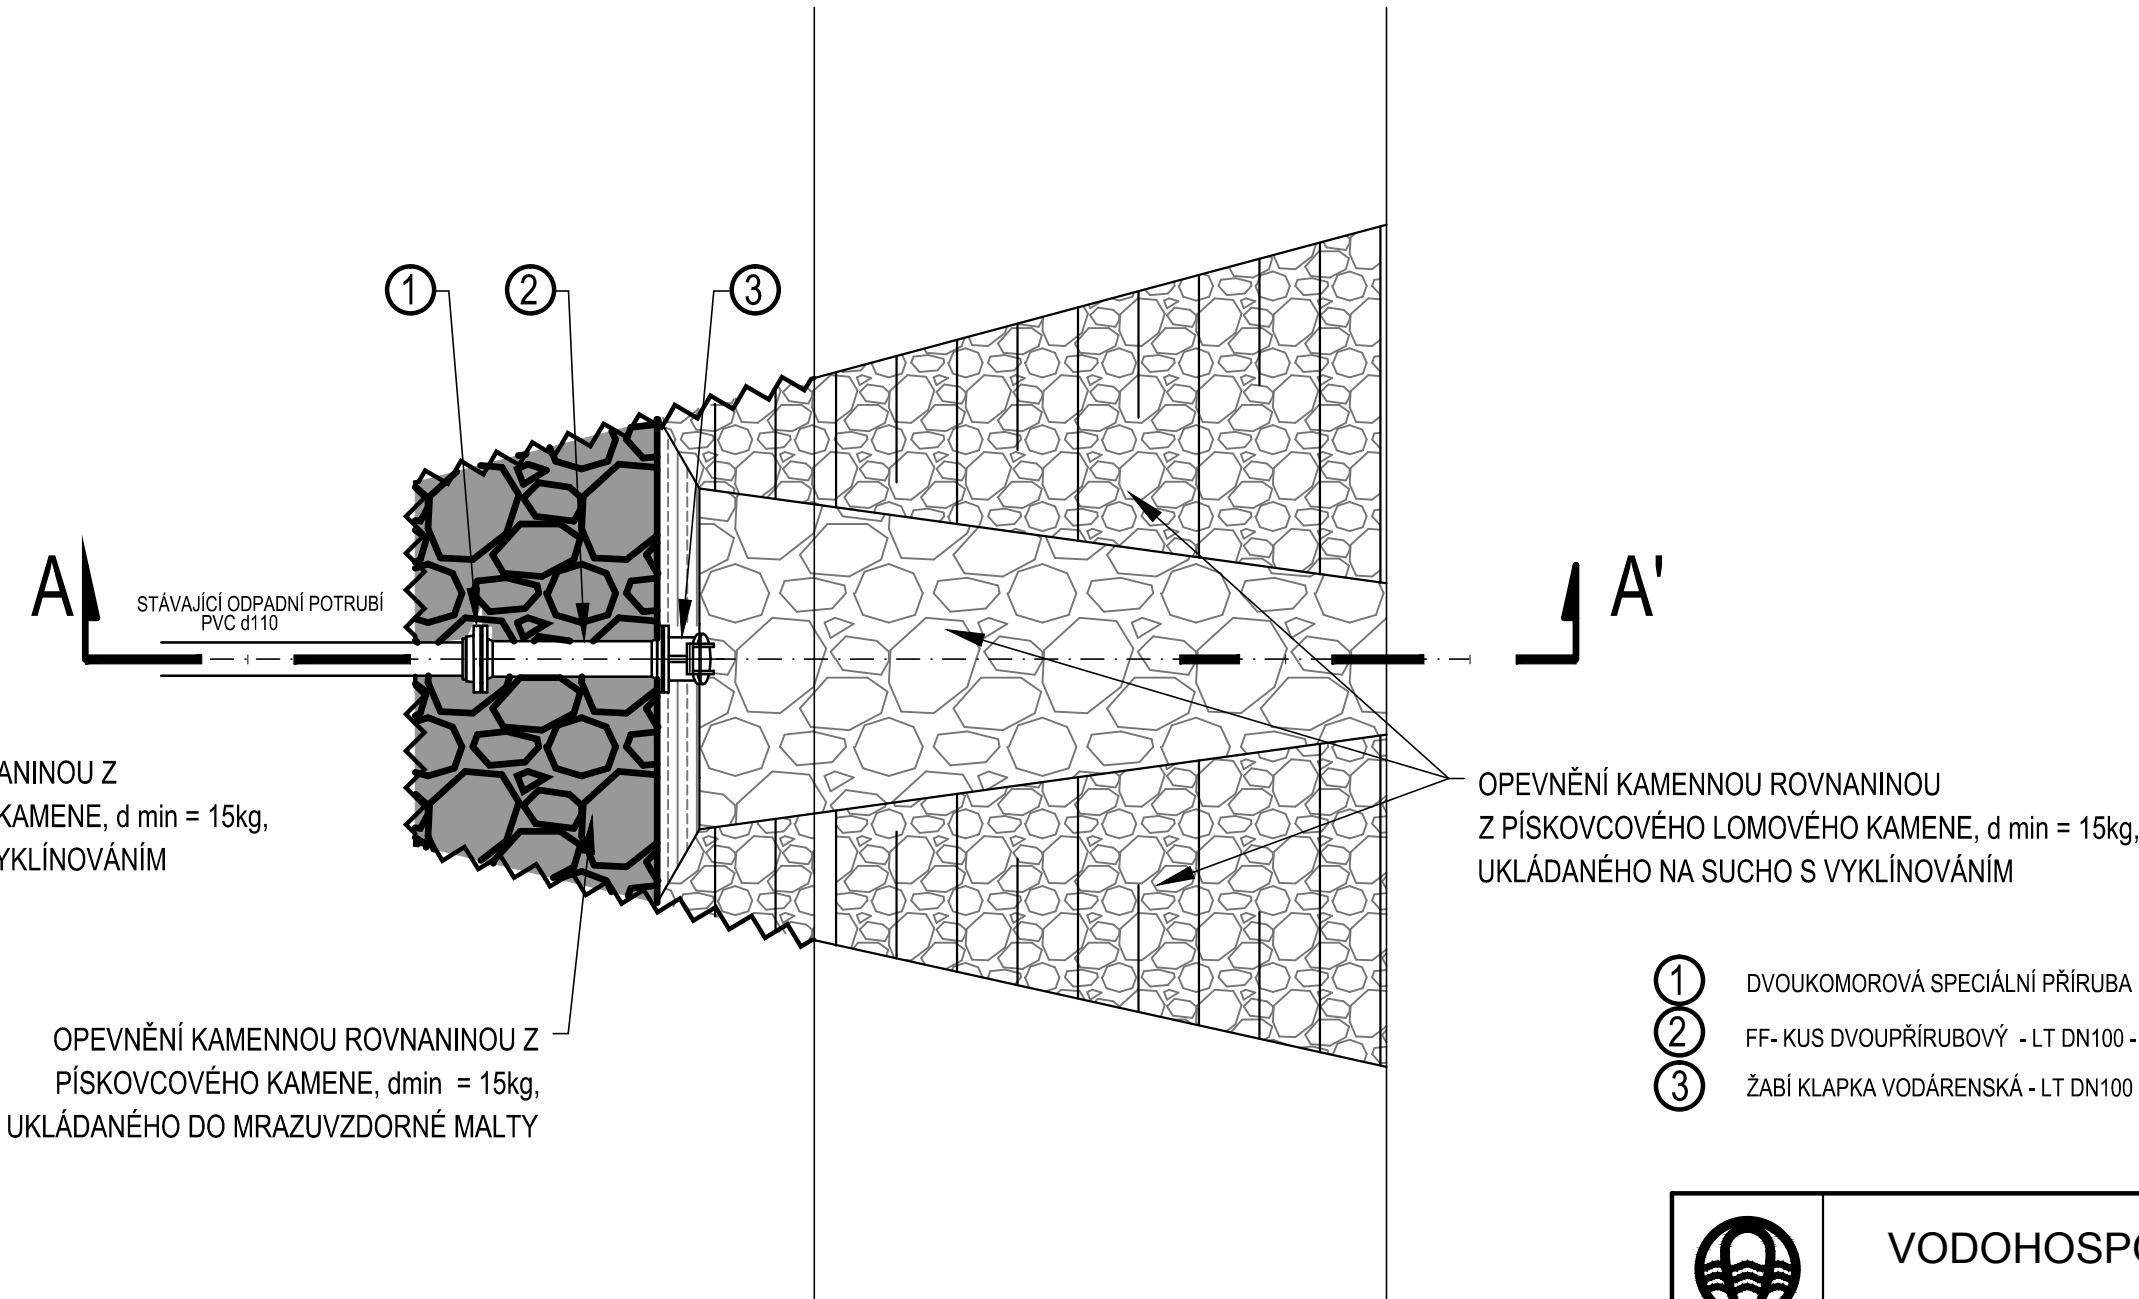

- ① DVOUKOMOROVÁ SPECIÁLNÍ PŘÍRUBA PRO PVC POTRUBÍ - DN100 / d110 (HAWLE č.5600)
② FF- KUS DVOUPŘÍRUBOVÝ - LT DN100 - 600 (HAWLE č.8500)
③ ŽABÍ Klapka VODÁRENSKÁ - LT DN100 (HAWLE č.9930)



VODOHOSPODÁŘSKÉ INŽENÝRSKÉ SLUŽBY a.s.

Křížová 47, 150 39 PRAHA 5

Vypracoval: Ing. P. Hofmann Hlavní inž. projektu: Ing. P. Hofmann

Projektant: Ved. atelieru: Ing. M. Butor

S.V. MNICHOVO HRADIŠTĚ
BOSEŇ, VDJ - REKONSTRUKCE
SO 03 - TERÉNNÍ ÚPRAVY

Datum: 03/2017
Stupeň: DSP/ DPS
Formát: 3 A4

Investor: Vodovody a kanalizace Mladá Boleslav, a.s., Čechova 1151, 293 22 Ml. Boleslav

Zak.číslo: VIS - 3/15- 025

ODPADNÍ POTRUBÍ - VÝUSTNÍ OBJEKT

Měřítko: 1:25
Číslo přílohy: D.3.2