



SEK-CETIN	AKTIVNÍ ZÓNA Q5
SILOVÉ VEDENÍ NN-PODZEMNÍ	AKTIVNÍ ZÓNA Q20
SILOVÉ VEDENÍ NN-NADZEMNÍ	AKTIVNÍ ZÓNA Q100
SILOVÉ VEDENÍ VN-PODZEMNÍ	HRANICE PARCELY KN PŘEVZATÁ
SILOVÉ VEDENÍ VN-NADZEMNÍ	HRANA SVAHU
SILOVÉ VEDENÍ VVN-NADZEMNÍ	ROZHRANÍ TERÉNU
KANALIZACE DEŠŤOVÁ	NAVRŽENÉ SÍTĚ
DRENÁŽNÍ POTRUBÍ	KAN. SPLAŠKOVÁ TLAKOVÁ
VODOVOD	KAN. SPLAŠKOVÁ GRAVITAČNÍ
VODOVODNÍ PŘÍPOJKY	OPRAVY MÍSTNÍCH KOMUNIKACÍ

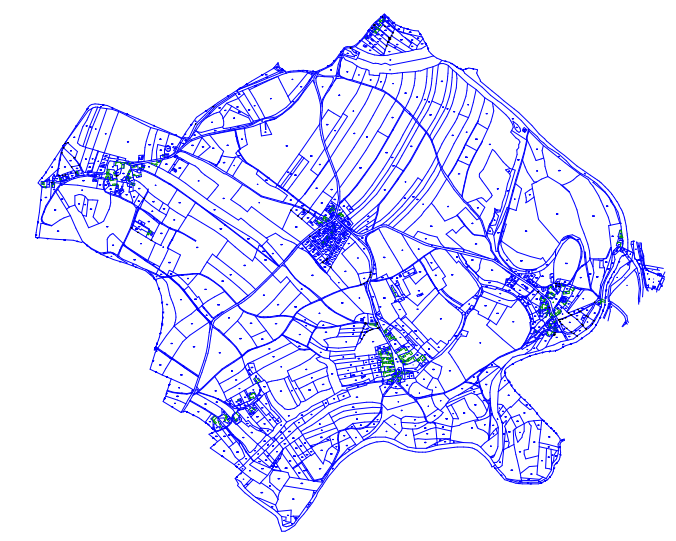

Investor: VODOVODY A KANALIZACE MLADÁ BOLESLAV, A.S. ČECHOVA 1151, 293 22 MLADÁ BOLESLAV IČO: 46356983				
Hlavní projektant	Vypracoval	Geodet	Ing.Evžen Kozák  projekce vodoohospodářských staveb Koryta 29, Loukov 294 11 tel: 326 789 357 602 422 354 E-mail: evzenkozak@seznam.cz	
ing.E.Kozák	ing.E.Kozák, V.Bičiště	Z.Bičiště		
stavba:			číslo zakázky:	2016027
PTÝROV, KANALIZACE ČSOV1 A VÝTLAK V1			stupeň PD:	PDPS
			datum:	1.2019
objekt: VŠECHNY OBJEKTY			měřítko: 1:500	formát: 5xA4
obsah:	CELKOVÝ SITUAČNÍ VÝKRES DÍL A		výkres číslo:	výtisk číslo:
název dig.souboru: 2016027-C.2 SITUACE.DWG		číslo přílohy:	02	
		C.2.1		