




PŮDORYS

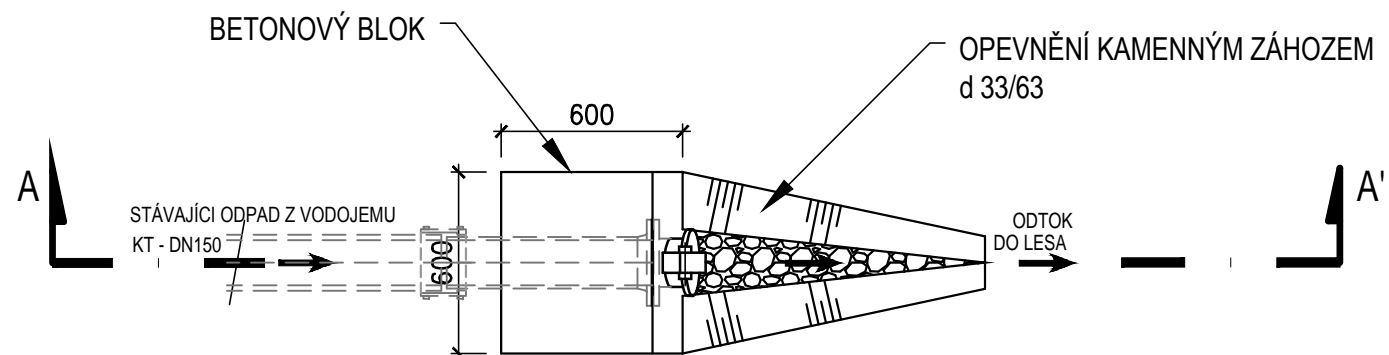

ŘEZ A - A'

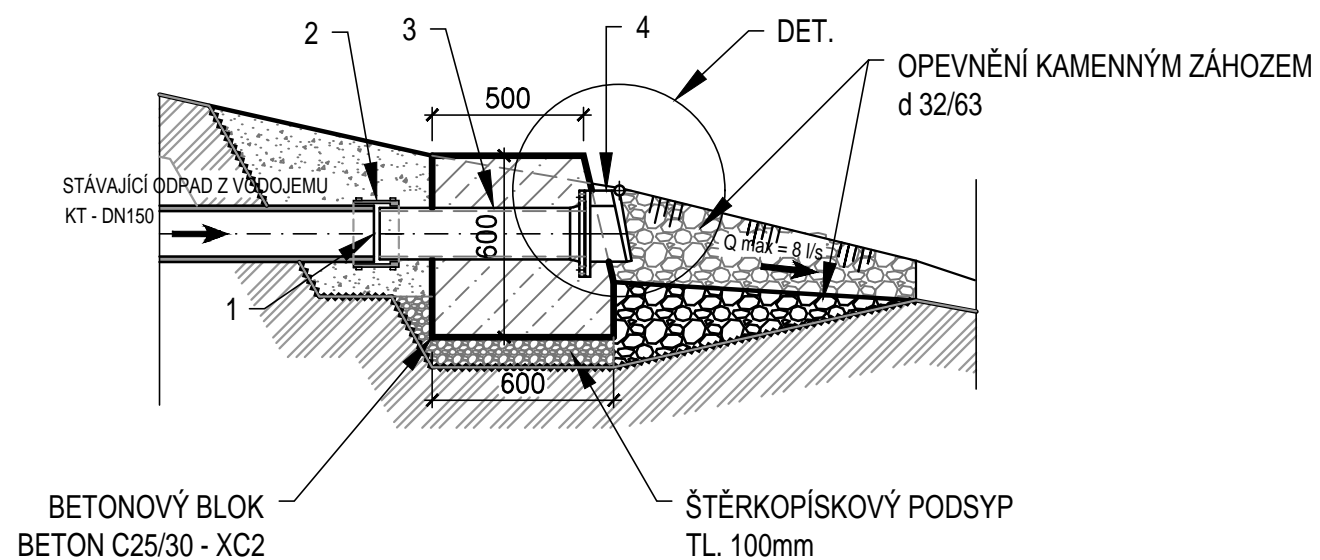

DETAIL M1:10

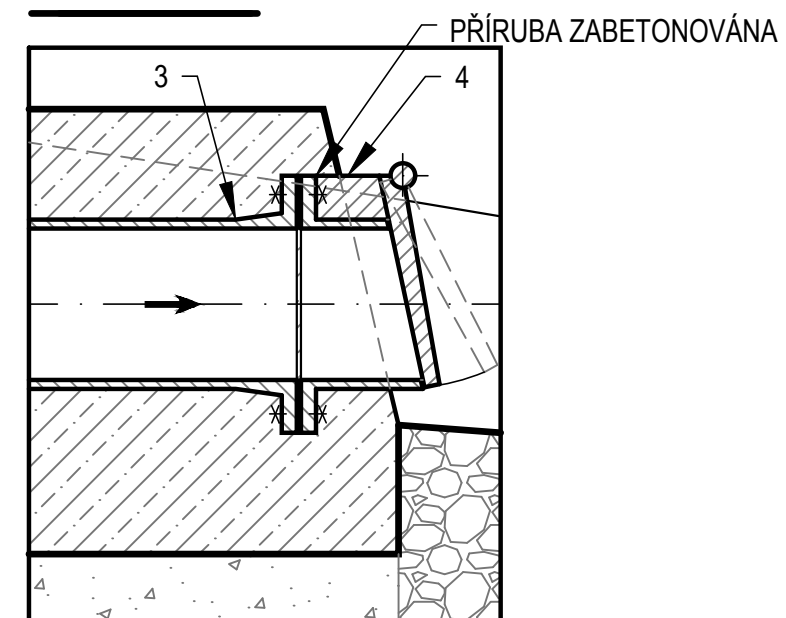

- ① SEŘÍZNUTÝ A ZABROUŠENÝ DŘÍK STÁV. POTRUBÍ KT - DN150
- ② PŘEVLEČNÁ OPRAVNÁ MANŽETA TYP 2B , DN150 /175 - 200 (STEINZEUG)
- ③ F - KUS - LT DN150 (SEŘÍZNUTÝ)
- ④ ŽABÍ Klapka VODÁRENSKÁ - LT DN150 (HAWLE č.9930)

	VODOHOSPODÁŘSKÉ INŽENÝRSKÉ SLUŽBY a.s. Křížová 47, 150 39 PRAHA 5
Vypracoval: Ing. P. Hofmann	Hlavní inž. projektu: Ing. P. Hofmann
Projektant:	Ved. atelieru: Ing. M. Butor
SRBSKO, VODOJEM REKONSTRUKCE SO 03 - OPLOCENÍ A TERÉNNÍ ÚPRAVY	
Investor: Vodovody a kanalizace Mladá Boleslav, a.s., Čechova 1151, 293 22 Ml. Boleslav	
VÝUSTNÍ OBJEKT	
Datum: 03/2018	Stupeň: DUR/DSP/ DPS
Formát: 2 A4	Zak.číslo: VIS - 3/15 - 026
Měřítko: 1:25	Číslo přílohy: D.3.4
TENTO VÝKRES A JEHO PŘÍLOHY JSOU NAŠÍM DUŠEVNÍM VLASTNICTVÍM, NESMÍ BÝT BEZ NAŠEHO PŘEDCHOZÍHO PÍSEMNÉHO SOUHLASU KOPÍROVÁNY, ROZMNOŽOVÁNY ANI ZPŘÍSTUPNĚNY JINÝM OSOBÁM NEBO FIRMÁM	