




PŮDORYS

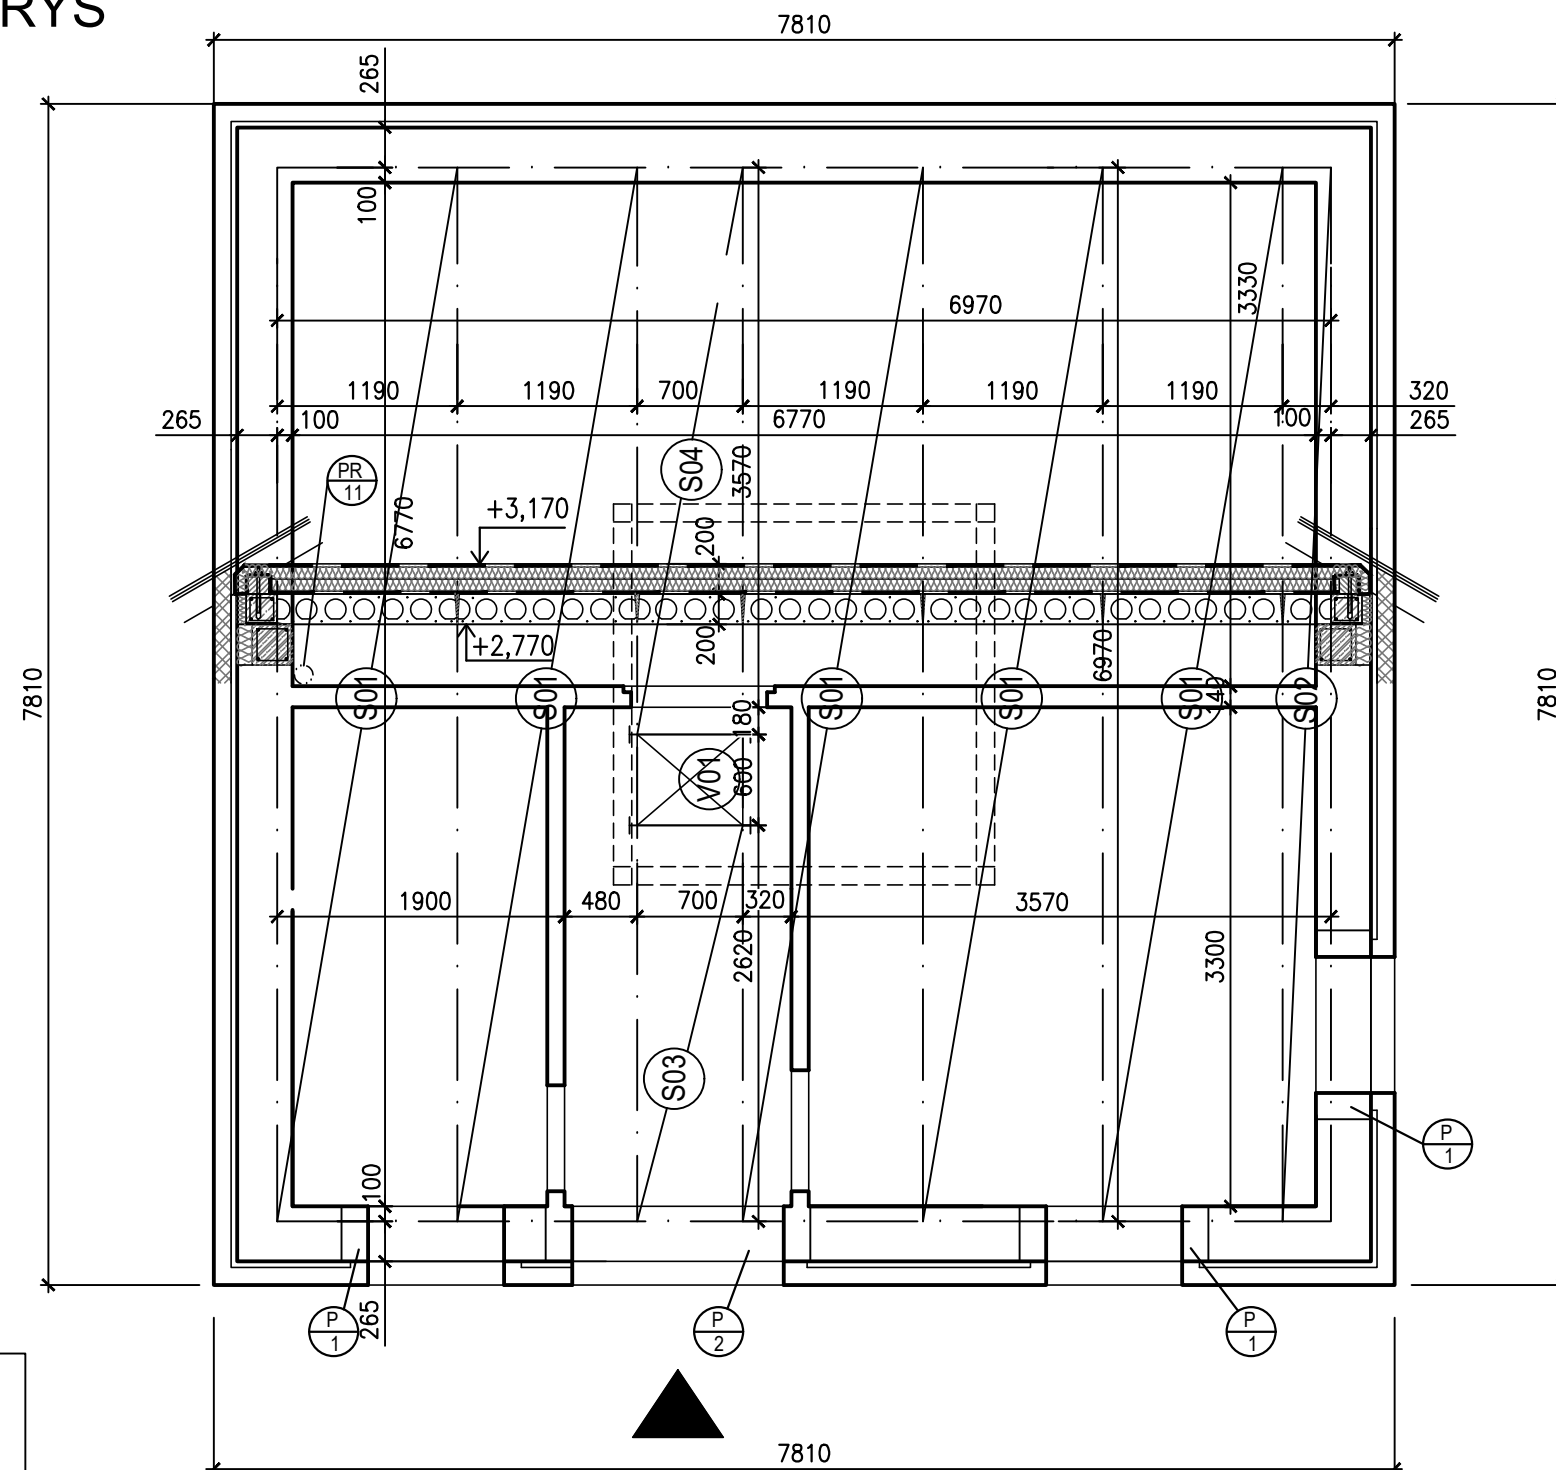

PROVEDENÍ OTVORU OCELOVÉ VÝMĚNY

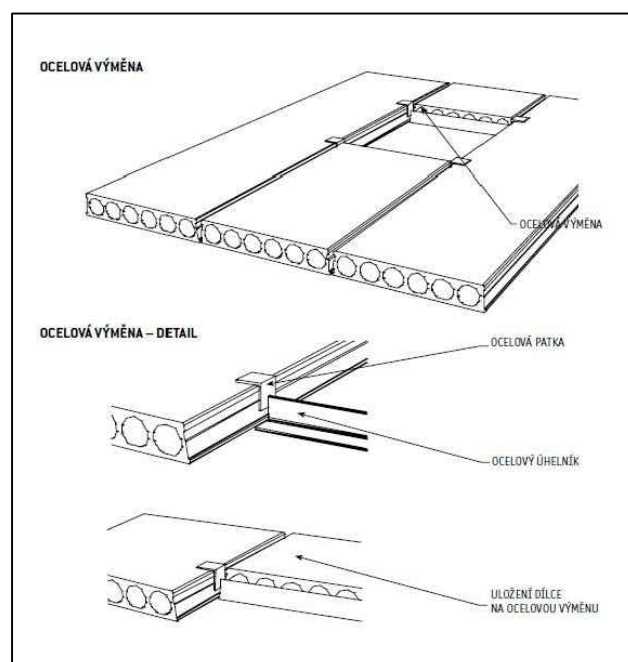



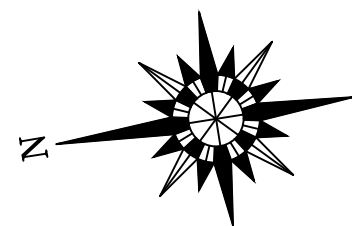VÝPIS PRVKŮ STROPU		
POL.	NÁZEV	ks
S01	PANEL SPIROLL PPD 701/219 h=200 mm, šířky 1190 mm, délky 6970 mm	5
S02	PANEL SPIROLL PPD 701/219 h=200 mm, šířky 320 mm, délky 6970 mm	1
S03	PANEL SPIROLL PPD 701/219 h=200 mm, šířky 700 mm, délky 2620 mm	1
S04	PANEL SPIROLL PPD 701/219 h=200 mm, šířky 700 mm, délky 3750 mm	1
V01	VÝMĚNA OCELOVOU PATKOU A ÚHELNÍKEM dl. 700 mm (K OSAZENÍ PŮDNÍCH ZATEPLENÝCH SCHODŮ)	2



POZNÁMKA

VSTUPNÍ OTVOR ROZMĚRŮ 600x700 mm DO PODKROVÍ SE PROVEDE OCELOVOU VÝMĚNOU V PANELECH SPIROLL DLE PŘEDPISŮ VÝROBCE PANELŮ PREFA BRNO. DO OTVORU SE VLOŽÍ POKLOP S INTEGROVANÝM ZATEPLENÝM SCHODIŠTĚM.
PROSTOR MEZI PANELE SE VYPLNÍ BETONOVOU ŽÁLIVKOU.

	<h1>VODOHOSPODÁŘSKÉ INŽENÝRSKÉ SLUŽBY a.s.</h1> <p>Křížová 47, 150 00 PRAHA 5</p>	
Vypracoval: Ing. L. Kužel 	Hlavní inž. projektu: Ing. M. Butor	
Projektant: Ing. L. Kužel	Ved. atelieru: Ing. M. Butor	
SEMČICE - DOSTAVBA KANALIZACE 2. ETAPA A INTENZIFIKACE ČOV D. DOKUMENTACE OBJEKTŮ A TECHNICKÝCH A TECHNOLOGICKÝCH ZAŘÍZENÍ D.12 SO 02.5 PROVOZNÍ OBJEKT		Datum: květen 2018
		Stupeň: DÚR/DSP/DPS
Investor: Vodovody a kanalizace Mladá Boleslav, a.s., Čechova 1151, 293 22 Mladá Boleslav		Formát: 3 A4
		Zak.číslo: VIS 2/17 - 050
VÝKRES STROPU		Měřítko: 1:50
		Číslo přílohy: D.12.03