




PŮDORYS

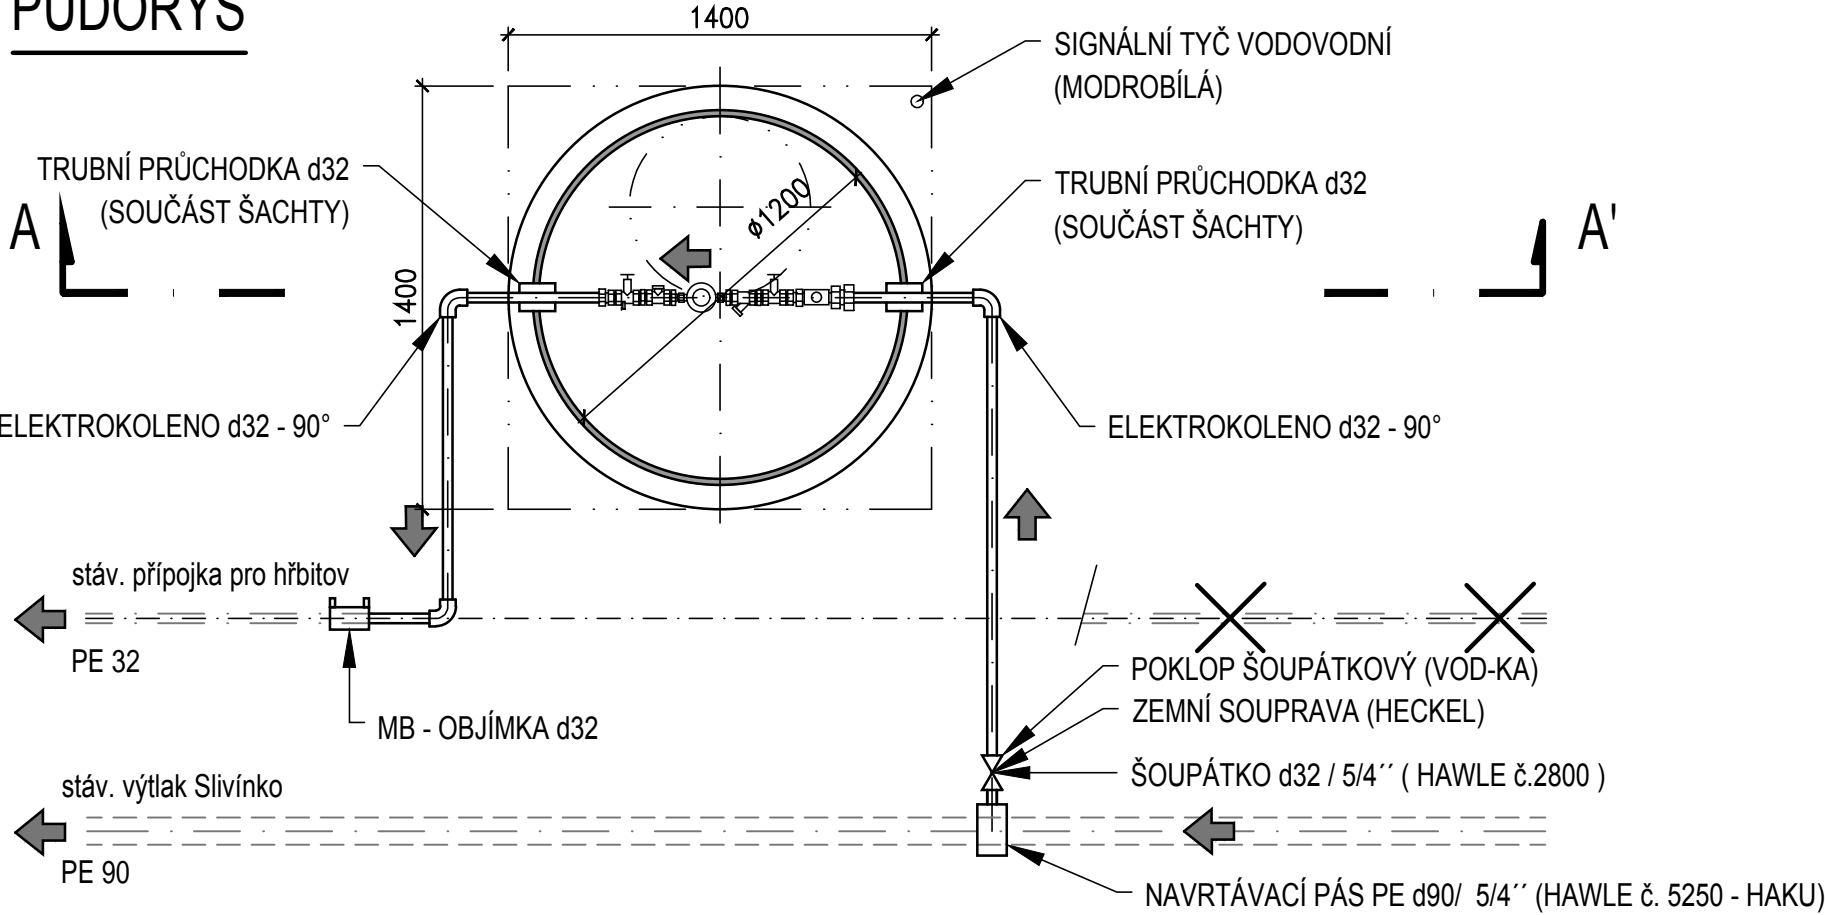

ŘEZ A - A'

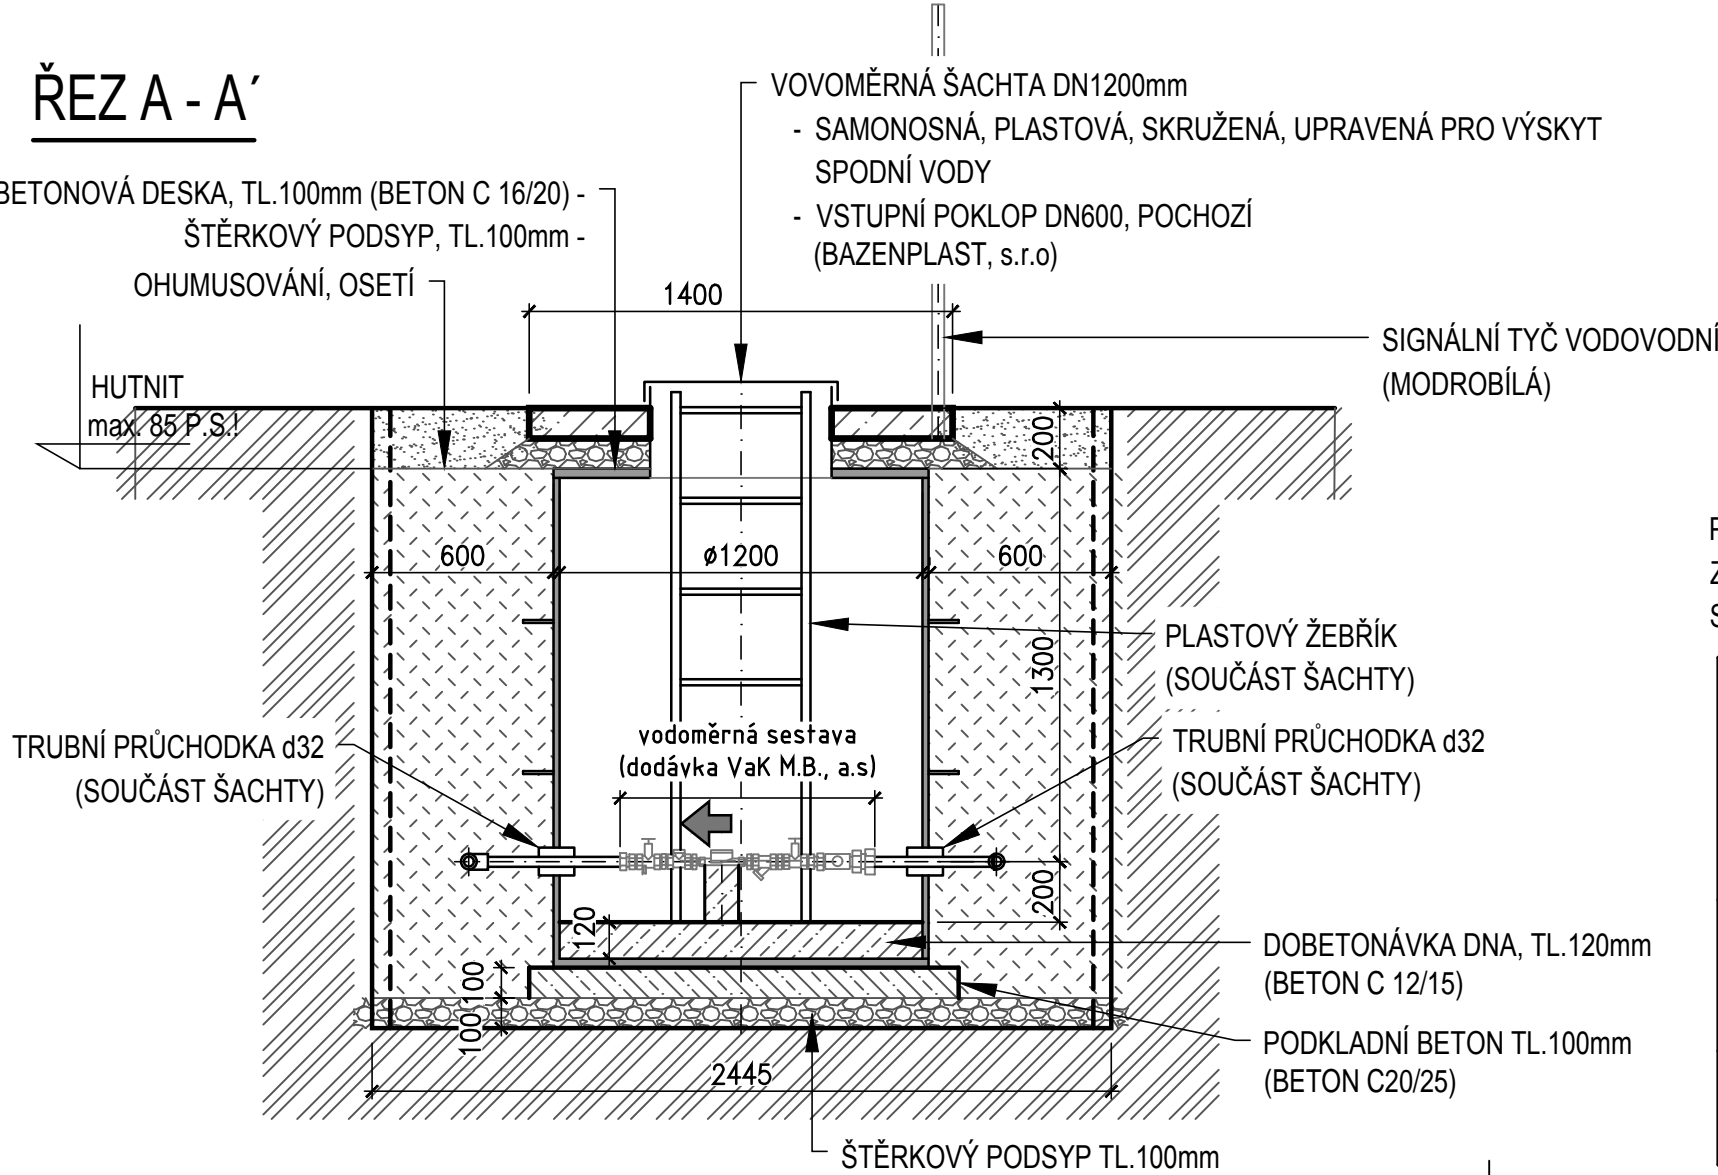

POZNÁMKA:
ZHUTNĚNÍ ZEMINY KOLEM ŠACHTY PROVÁDĚT POUZE ZA PŘEDPOKLADU ROZEPŘENÍ VNITŘNÍCH STĚN ŠACHTY KŘÍŽEM DŘEVĚNÝMI ROZPORKAMI!

		VODOHOSPODÁŘSKÉ INŽENÝRSKÉ SLUŽBY a.s.	
Křížová 47, 150 39 PRAHA 5			
Vypracoval: Ing. P. Hofmann		Hlavní inž. projektu: Ing. P. Hofmann	
Projektant:		Ved. atelieru: Ing. M. Butor	
DOLNÍ SLIVNO VODOJEM A ATS - REKONSTRUKCE SO 04 - VÝMĚNA VODOVODNÍCH POTRUBÍ		Datum: 03/2017	
		Stupeň: DSP/ DPS	
		Formát: 2 A4	
		Zak.číslo: VIS - 3/15- 027	
Investor: Vodovody a kanalizace Mladá Boleslav, a.s., Čechova 1151, 293 22 Ml. Boleslav		Měřítko: 1:50	Číslo přílohy: D.4.8
PŘÍPOJKA PRO HŘBITOV - VODOMĚRNÁ ŠACHTA			