




PŮDORYS

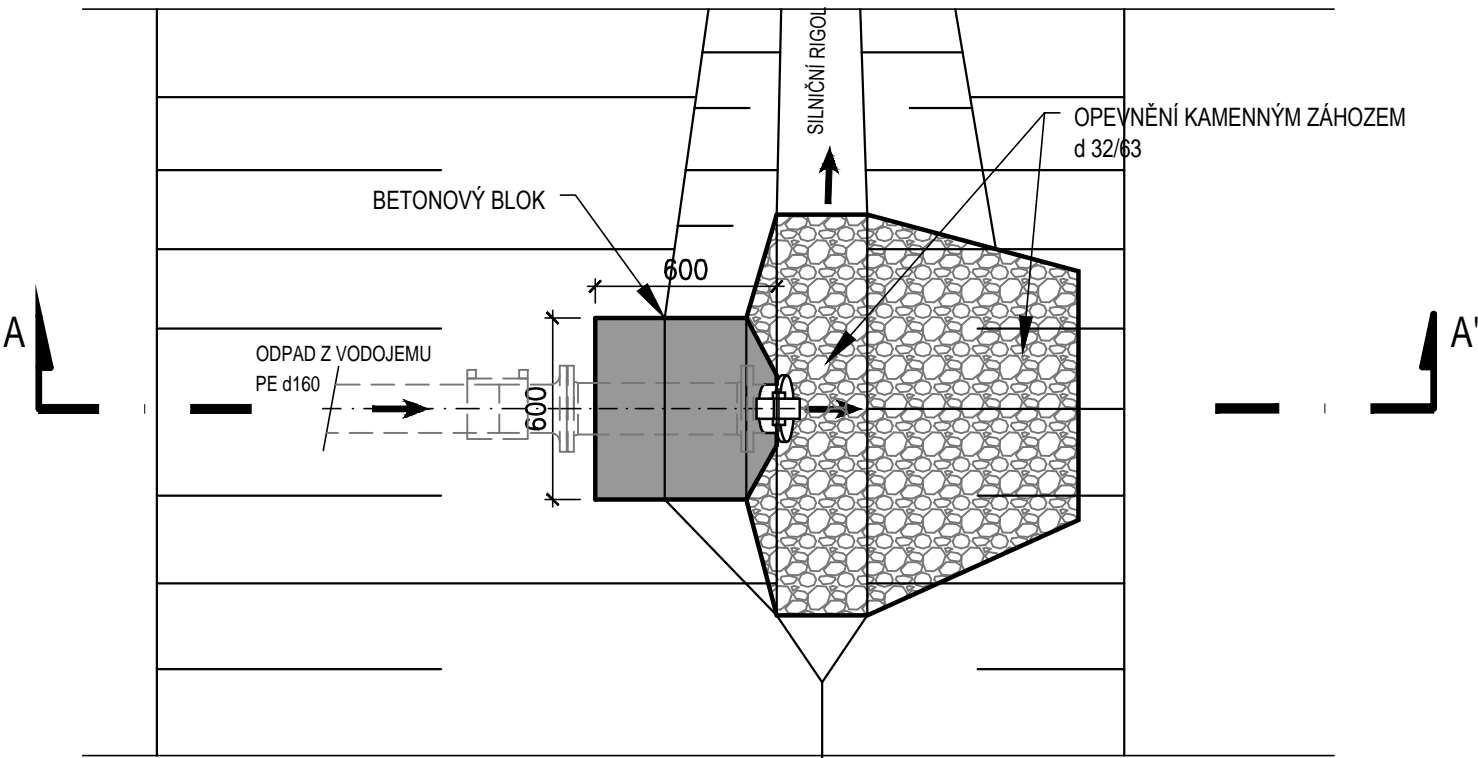

ŘEZ A - A'

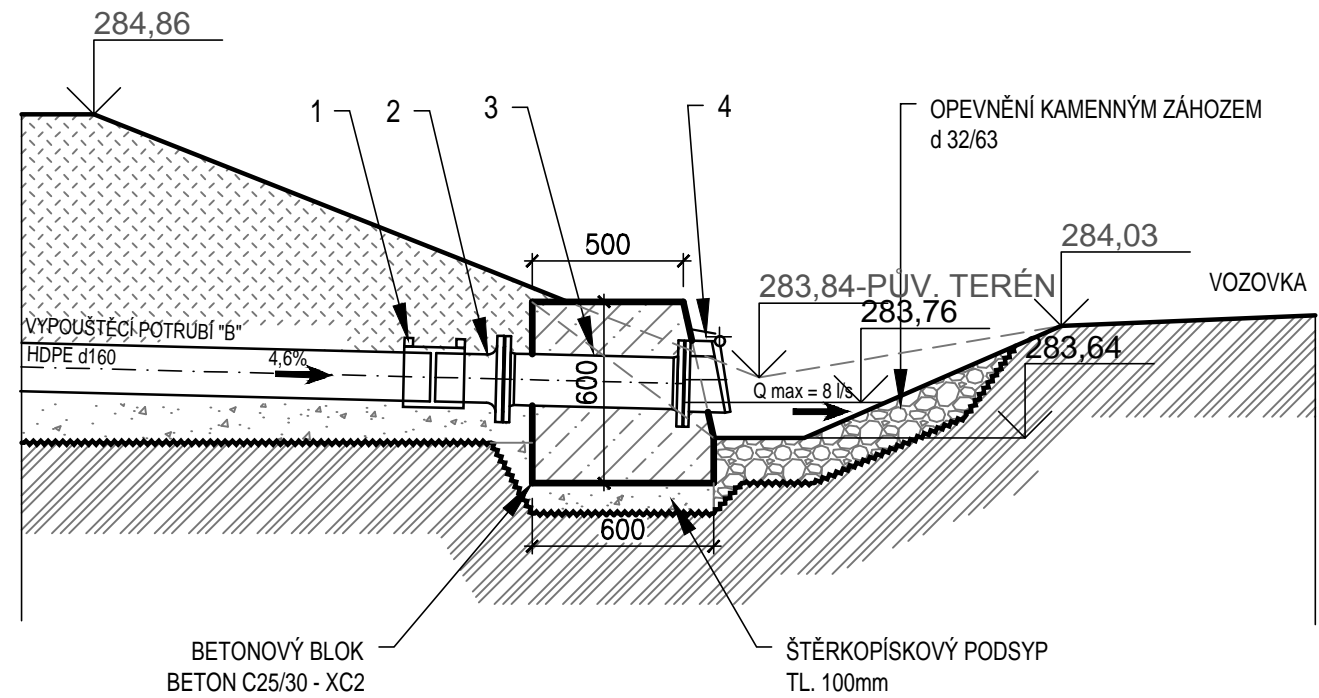

DETAIL M1:10

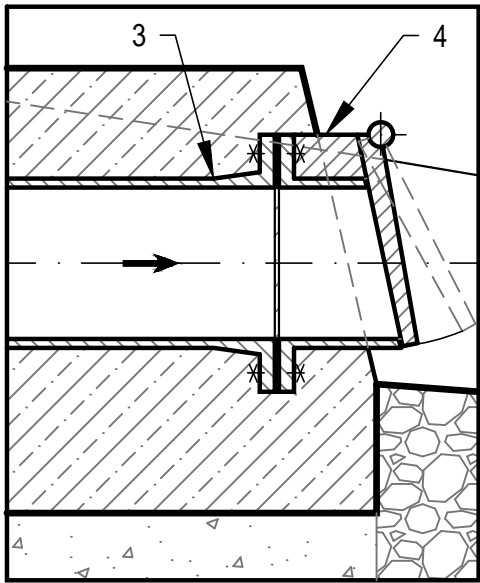

- ① MB-OBJÍMKA D160 - ELEKTROTVAROVKA, PE 100, SDR11
- ② EFL - INTEGROVANÝ LEMOVÝ NÁKRUŽEK S PŘÍRUBOU, d160, PE 100, SDR11
- ③ FF- KUS DVOUPŘÍRUBOVÝ - LT DN150 (HAWLE č.8500)
- ④ ŽABÍ Klapka VODÁRENSKÁ - LT DN150 (HAWLE č.9930)

	VODOHOSPODÁŘSKÉ INŽENÝRSKÉ SLUŽBY a.s.	
	Křížová 47, 150 39 PRAHA 5	
Vypracoval: Ing. P. Hofmann		Hlavní inž. projektu: Ing. P. Hofmann
Projektant:		Ved. atelieru: Ing. M. Butor
DOLNÍ SLIVNO VODOJEM A ATS - REKONSTRUKCE SO 02 - STAVEBNÍ ČÁST - VODOJEM		Datum: 03/2017
		Stupeň: DSP/ DPS
Investor: Vodovody a kanalizace Mladá Boleslav, a.s., Čechova 1151, 293 22 Ml. Boleslav		Formát: 2 A4
		Zak.číslo: VIS - 3/15 - 027
VÝUSTNÍ OBJEKT		Měřítko: 1:25
		Číslo přílohy: D.4.7