
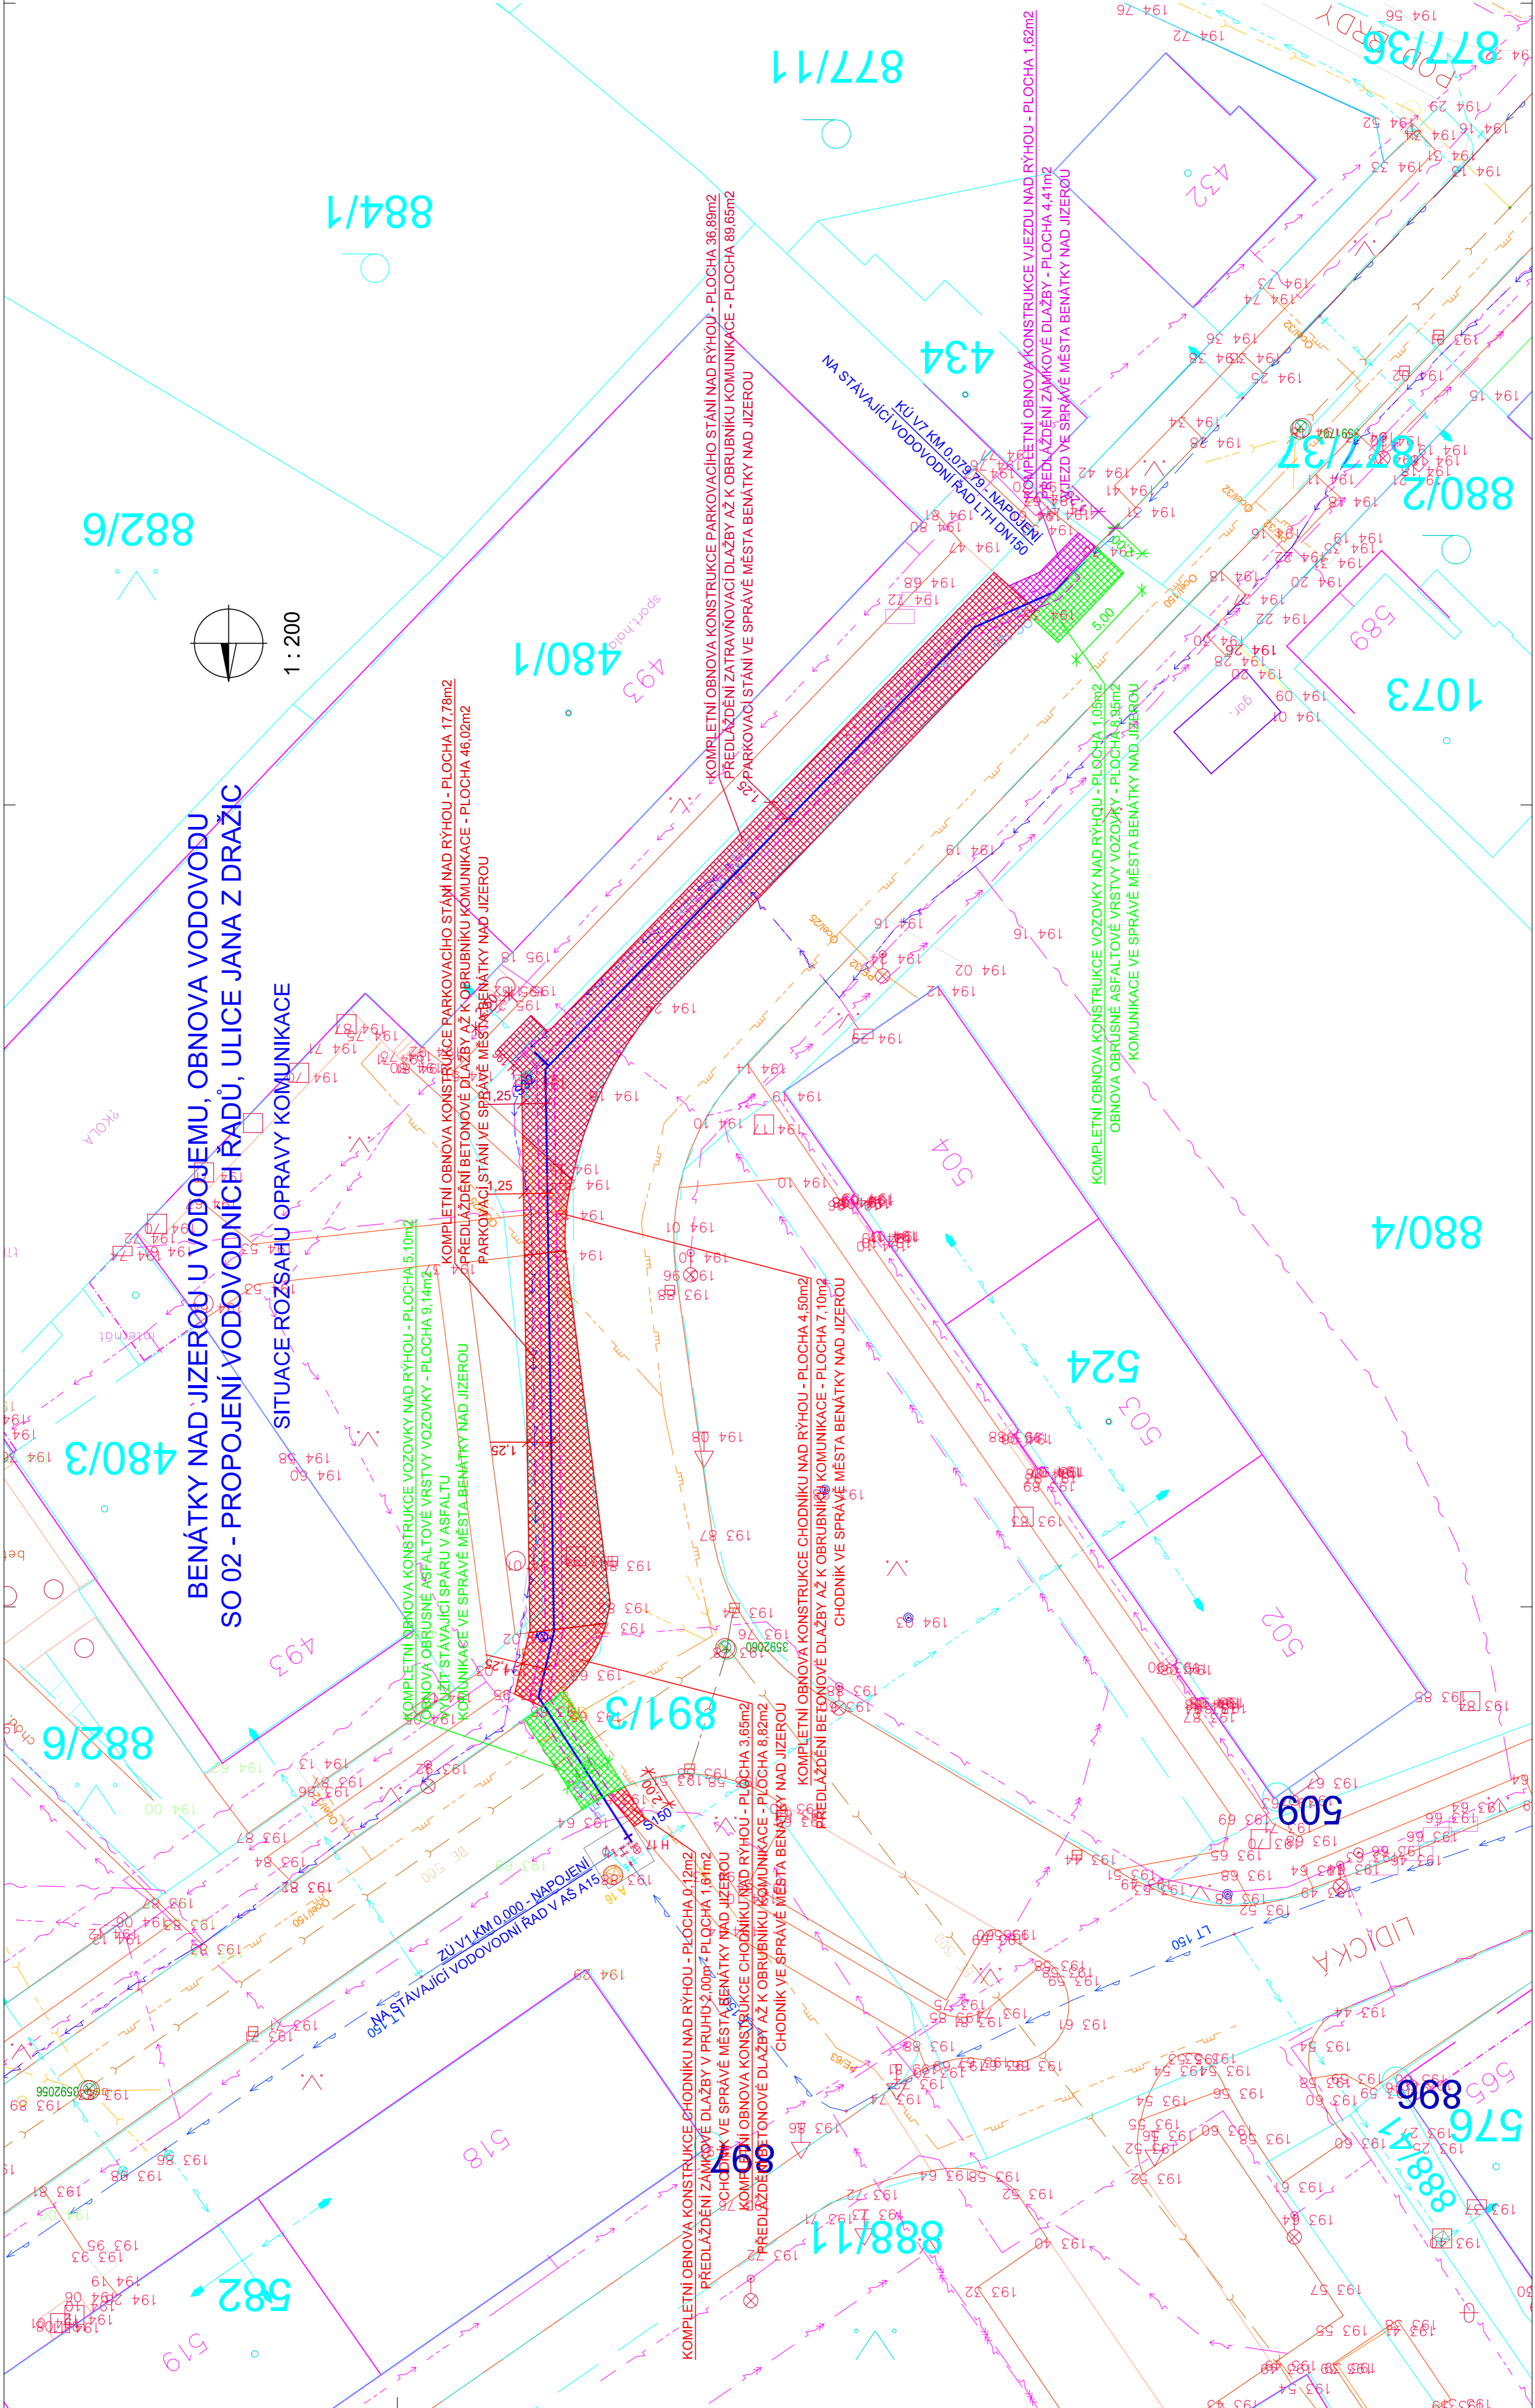


BENÁTKY NAD JIZEROU U VODOJEMU, OBNOVA VODOVODU
SO 02 - PROPOJENÍ VODOVODNÍCH ŘADŮ, ULICE JANA Z DRAŽIC

SITUACE ROZSAHU OPRAVY KOMUNIKACE

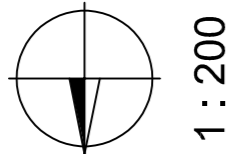

LEGENDA:

- PROJEKTOVANÝ VODOVOD
- VODOVOD - ZAMĚŘENO
- VODOVOD - NEZAMĚŘENO
- VODOVOD - PŘÍPOJKY - NEZAMĚŘENO
- VODOVOD - MIMO PROVOZ
- KANALIZACE - ZAMĚŘENO
- KANALIZACE - NEZAMĚŘENO
- KANALIZACE - DOMOVNÍ PŘÍPOJKY - NEZAMĚŘENO
- KANALIZACE - PŘÍPOJKY OD UV - NEZAMĚŘENO
- KANALIZAČNÍ VÝTLAK - ZAMĚŘENO
- SDĚLOVACÍ KABEL O2-CETIN - ZAMĚŘENO
- SDĚLOVACÍ KABEL O2-CETIN - NEZAMĚŘENO
- SDĚLOVACÍ KABEL O2-CETIN - MIMO PROVOZ
- EL. KABEL NN O2-CETIN
- PLYNOVOD - STŘEDOTLAK
- EL. KABEL NN - ZAMĚŘENO
- EL. KABEL NN - NEZAMĚŘENO
- EL. KABEL VN - ZAMĚŘENO
- EL. KABEL VN - NEZAMĚŘENO
- VRCHNÍ EL. VEDENÍ NN
- EL. KABEL VO - NEZAMĚŘENO
- VRCHNÍ EL. VEDENÍ VO
- VZDUŠNÝ MW SPOJ VODAFONE
- EL. KABEL NN VODAFONE
- PLANOVANÁ VÝSTAVBA SDĚLOVACÍHO KABELU FIBERNET
- OBNOVA VOZOVKY VE SPRÁVĚ MĚSTA BENÁTKY NAD JIZEROU
- OBNOVA CHODNÍKŮ VE SPRÁVĚ MĚSTA BENÁTKY NAD JIZEROU
- OBNOVA PARKOVACÍHO STÁNÍ - BET. DLAŽBA VE SPRÁVĚ MĚSTA BENÁTKY NAD JIZEROU
- OBNOVA PARKOVACÍHO STÁNÍ - ZATRAV. DLAŽBA VE SPRÁVĚ MĚSTA BENÁTKY NAD JIZEROU
- OBNOVA VJEZDU VE SPRÁVĚ MĚSTA BENÁTKY NAD JIZEROU

SO 02 - PROPOJENÍ VODOVODNÍCH ŘADŮ
ULICE JANA Z DRAŽIC

Výškový systém : Bpv.

Souradnicový systém: S-JTSK

Zodp. projektant:	Vypracoval:	GEVOS
Ing. M. Ulbrých	Z. Zobal	DVOŘSKÁ 748/3 486 01 JABLONEC NAD NISOU 48 501 100 000
Obec: Benátky nad Jizerou	KÚ: Staré Benátky	Datum: I. 2020
Objednatel: VaK Mladá Boleslav, a.s., Čechova 1151, 293 22 Mladá Boleslav	Č. zakázky: 1932	Č. přílohy: D.2.3
BENÁTKY NAD JIZEROU, U VODOJEMU	Číslo kopie: DPS	
OBNOVA VODOVODU	Měřítko: 1 : 200	
SITUACE ROZSAHU OPRAVY KOMUNIKACE		