


OPRAVY KRAJSKÝCH KOMUNIKACÍ SKRŤKA ORNICE

LEGENDA INŽENÝRSKÝCH SÍTÍ:

STÁVAJÍCÍ	OCHR. PÁSMO	RUŠENÉ	NOVĚ	
				KANALIZACE DEŠŤOVÁ
				VODOVOD
				VODOVOD, VaK MB
				KAN. VÝTLAK
				KAN. VÝTLAK, VaK MB
				SIL. VED. NN NADZ. - ČEZ
				SIL. VED. VN NADZ. - ČEZ
				SIL. VED. NN PODZ. - ČEZ
				SEK-CETIN
				SIL. VED. NN PODZ. - CETIN
				SEK-CETIN-NEPROVOZOV.
				VEREJNÉ OSVĚTLENÍ
				MÍSTNÍ ROZHLAS
				HRANICE DOČASNÉHO STAV

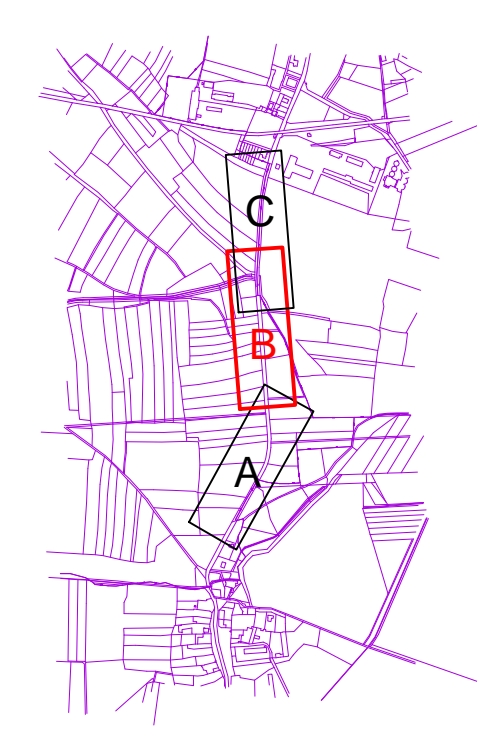

Investor:

VODOVODY A KANALIZACE MLADÁ BOLESLAV, a.s.
ČECHOVA 1151, 293 01 MLADÁ BOLESLAV
IČO: 46356983

Hlavní projektant

ing.E.Kozák

Vypracoval

ing.E.Kozák, V.Bičířtš

Geodet

Ing.Evžen Kozák

projekce vodohospodářských staveb

Koryta 29, Loukov 294 11
tel: 326 789 357 602 422 354
E-mail: evzenkozak@seznam.cz

stavba:

PĚČICE – VODOVODNÍ A KANALIZAČNÍ PŘIVADĚČ

objekt:

VODOVOD A KANALIZAČNÍ VÝTLAK

obsah:

KOORDINAČNÍ SITUAČNÍ VÝKRES DÍL B

název dig.souboru:

2017108-C.3 SITUACE.DWG

číslo přílohy:

C.3.2

číslo zakázky:

2017108

stupeň PD:

DÚR/DSP

datum:

4.2019

měřítko:

1:500

výkres číslo:

04

formát:

5x44

výtisk číslo: