


PŮDORYSNÝ ŘEZ 3 - 3'

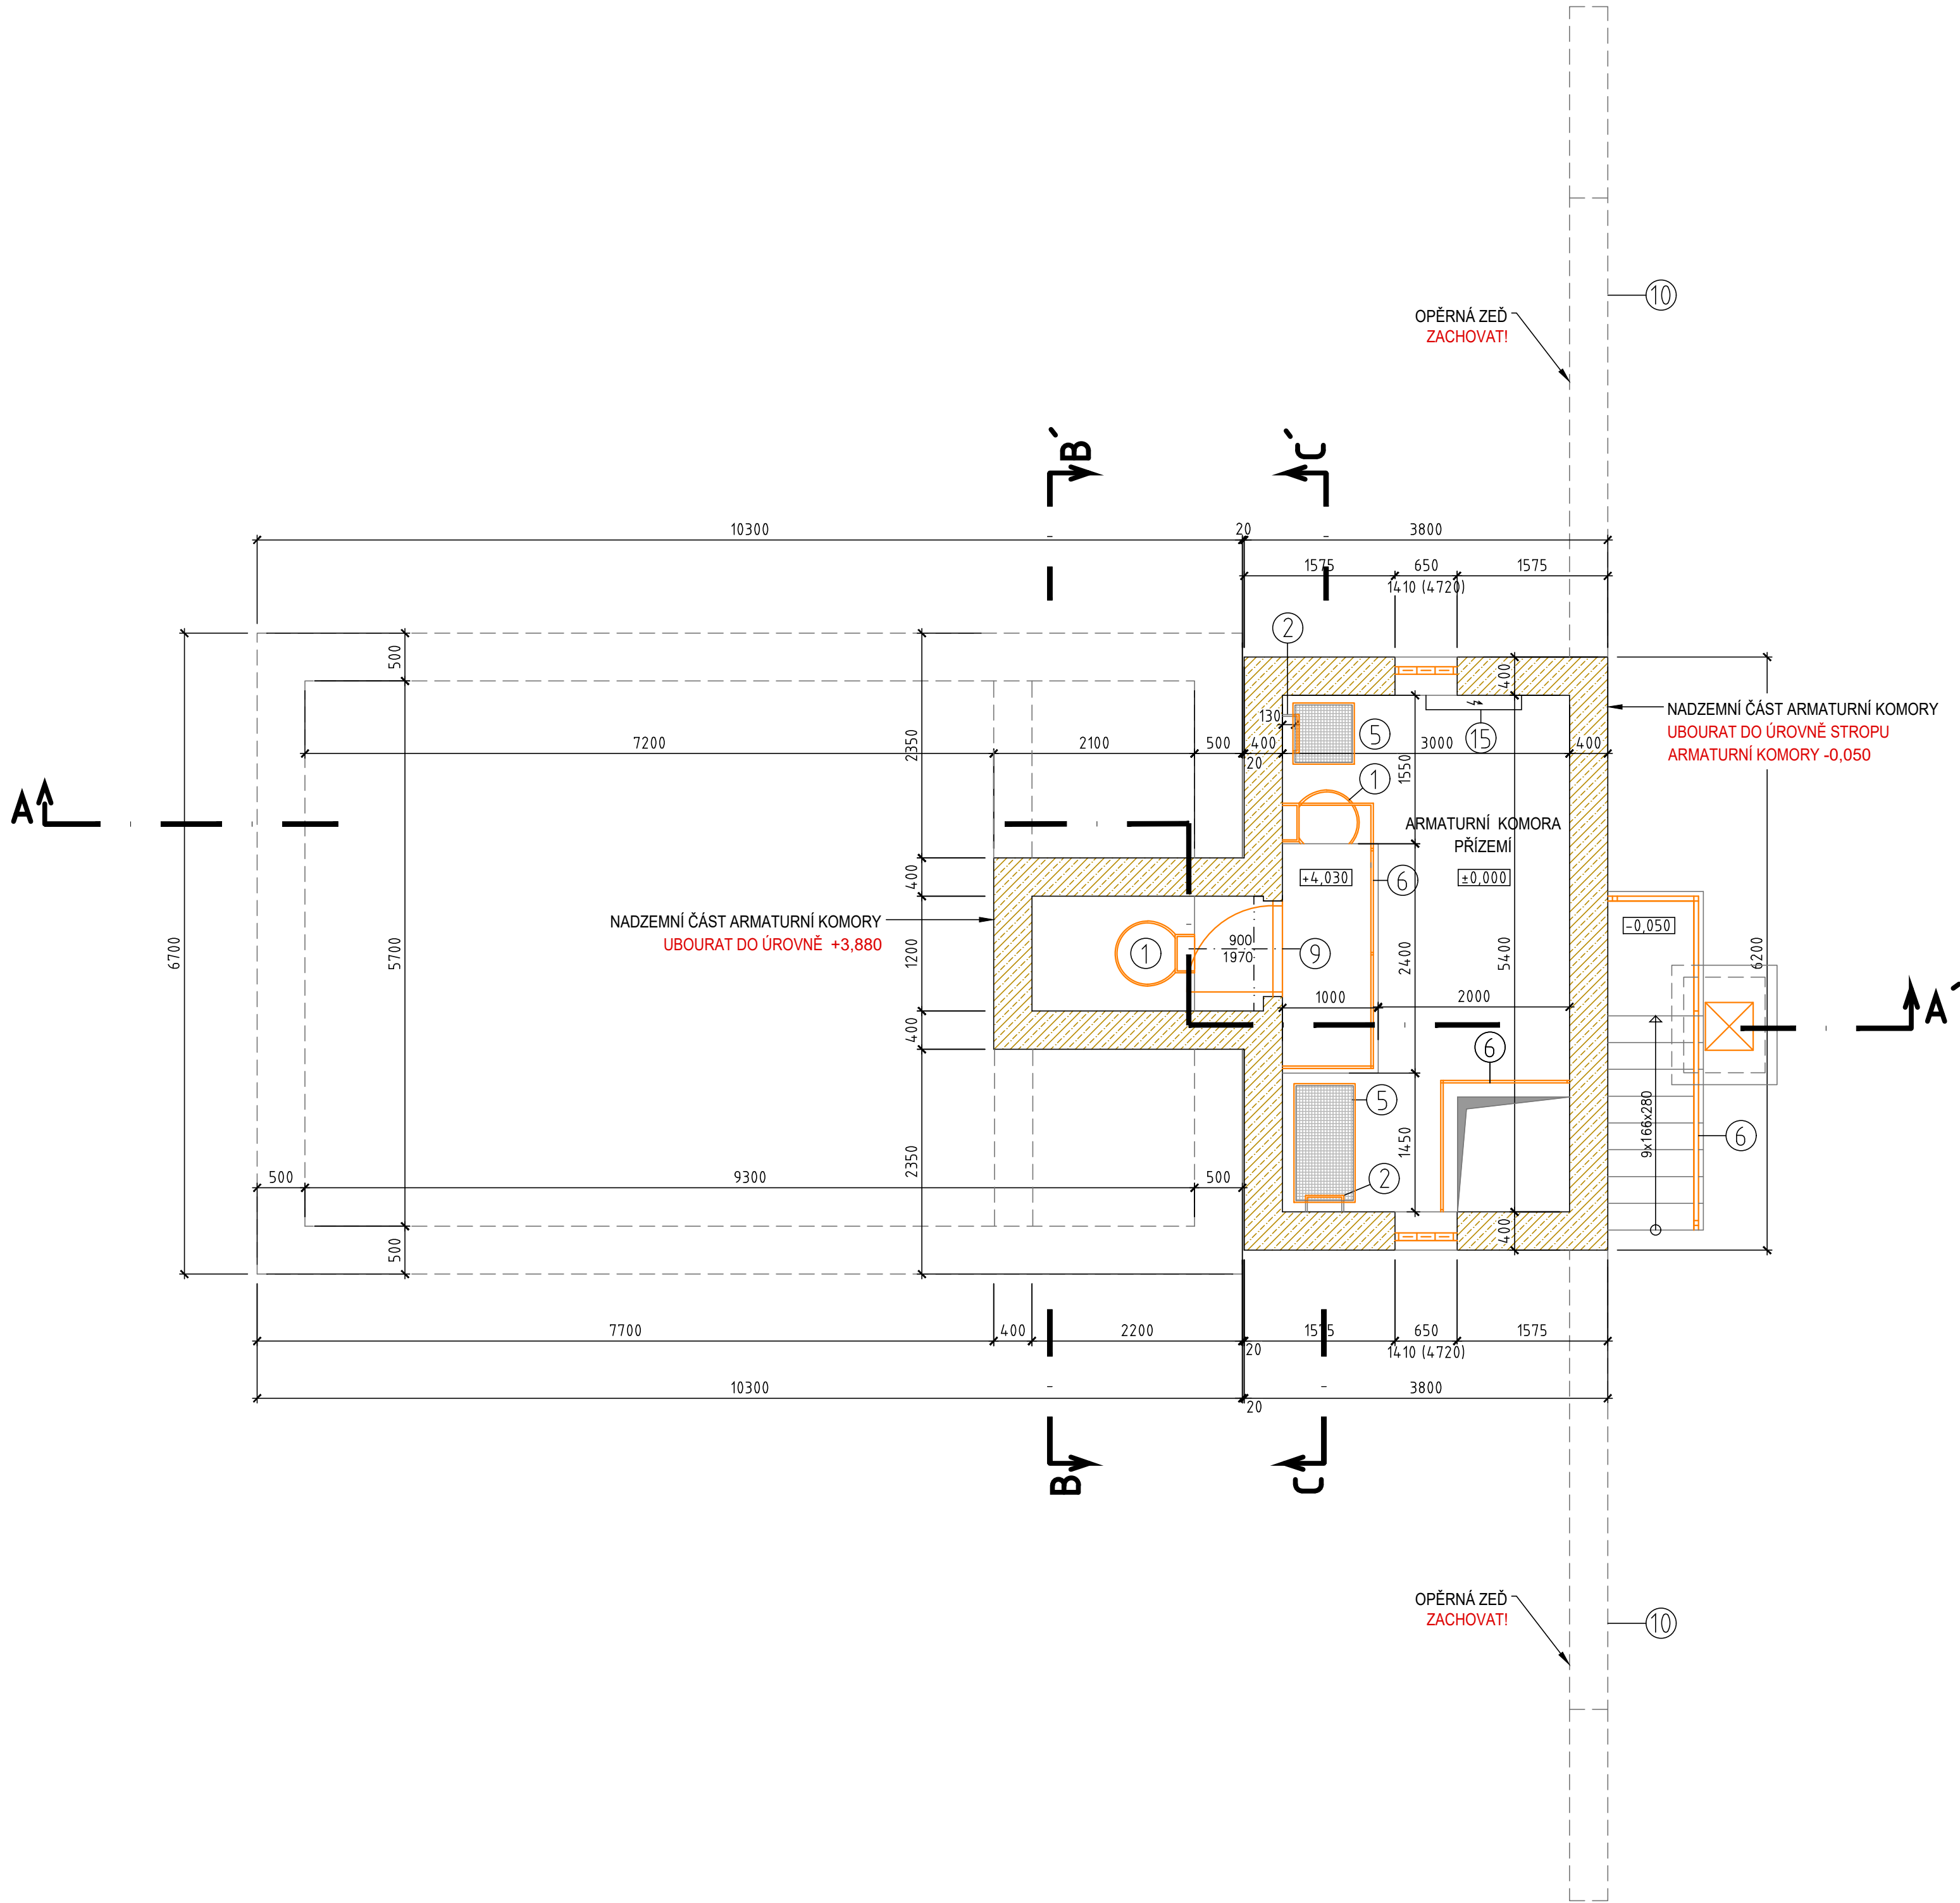

LEGENDA ZAŘÍZENÍ

- 1 provozní ocelový žebřík s ochranným košem
- 2 provozní ocelový žebník
- 3 vpusť
- 4 větrací průduchy ø 150 mm
- 5 vstup do suterénu, ocelový rám (zakryt kompozitním pororoštem)
- 6 zábradlí
- 7 pojistková skříň, zásuvka
- 8 vstupní plechové dveře
- 9 plechové dveře do akumulární komory
- 10 opěrná zeď
- 11 trubka ø 42 mm pro - přípojka NN
- 12 plechový poklop
- 13 elektrorozvaděč

LEGENDA

- STÁVAJÍCÍ KONSTRUKCE - PROSTÝ BETON
- STÁVAJÍCÍ KONSTRUKCE - ŽELEZOBETON
- UBOURANÉ CIHELNÉ ZDIVO
- UBOURANÝ ŽELEZOBETON
- UBOURANÝ ŽELEZOBETON - PREFABRIKÁTY
- ODTĚŽENÁ ZEMINA
- ODSTRANĚNÉ ZÁMEČNICKÉ A KLEMPÍŘSKÉ PRVKY,
- ODSTRANĚNÉ POTRUBÍ TECHNOLOGIE
- ODSTRANĚNÉ HYDROIZOLACE

±0,00 = ? m n.m. Bpv
Hmax. = +5,000 m n.m. Bpv

		VODOHOSPODÁŘSKÉ INŽENÝRSKÉ SLUŽBY a.s.	
Křížová 47, 150 39 PRAHA 5			
Vypracoval: Ing. H. Soukupová		Hlavní inž. projektu: Ing. P. Hofmann	
Projektant: Ing. P. Hofmann		Ved. atelieru: Ing. L. Kužel	
ŽERČICE VODOJEM - REKONSTRUKCE SO 01 - BOURACÍ A DEMONTÁŽNÍ PRÁCE		Datum: 01/2020	
		Stupeň: DUR/ DSP	
		Formát: 3 A4	
Investor: Vodovody a kanalizace Mladá Boleslav, a.s., Čechova 1151, 293 22 Ml. Boleslav		Zak.číslo: VIS - 3/19 - 008	
PŮDORYSNÝ ŘEZ 3 - 3'		Měřítko: 1:50	
		Číslo přílohy: D.1.4	
TENTO VÝKRES A JEHO PŘÍLOHY JSOU NAŠÍM DŮŠEVNÍM VLASTNICTVÍM, NESMÍ BÝT BEZ NAŠEHO PŘEDCHOZÍHO PÍSEMNÉHO SOUHLASU KOPÍROVÁNY, ROZMNOŽOVÁNY ANI ZPŘÍSTUPNĚNY JINÝMI OSOBAMI NEBO FIRMÁMI			