



PŮDORYS

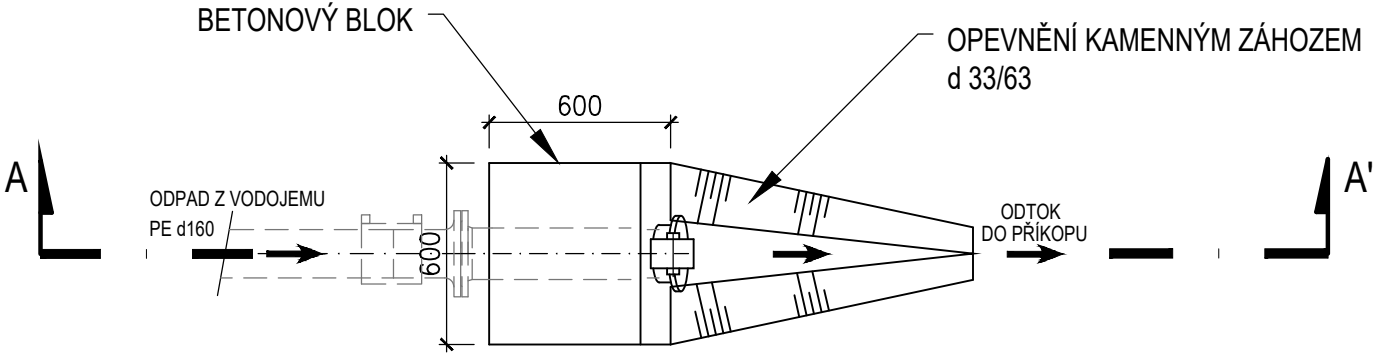

ŘEZ A - A'

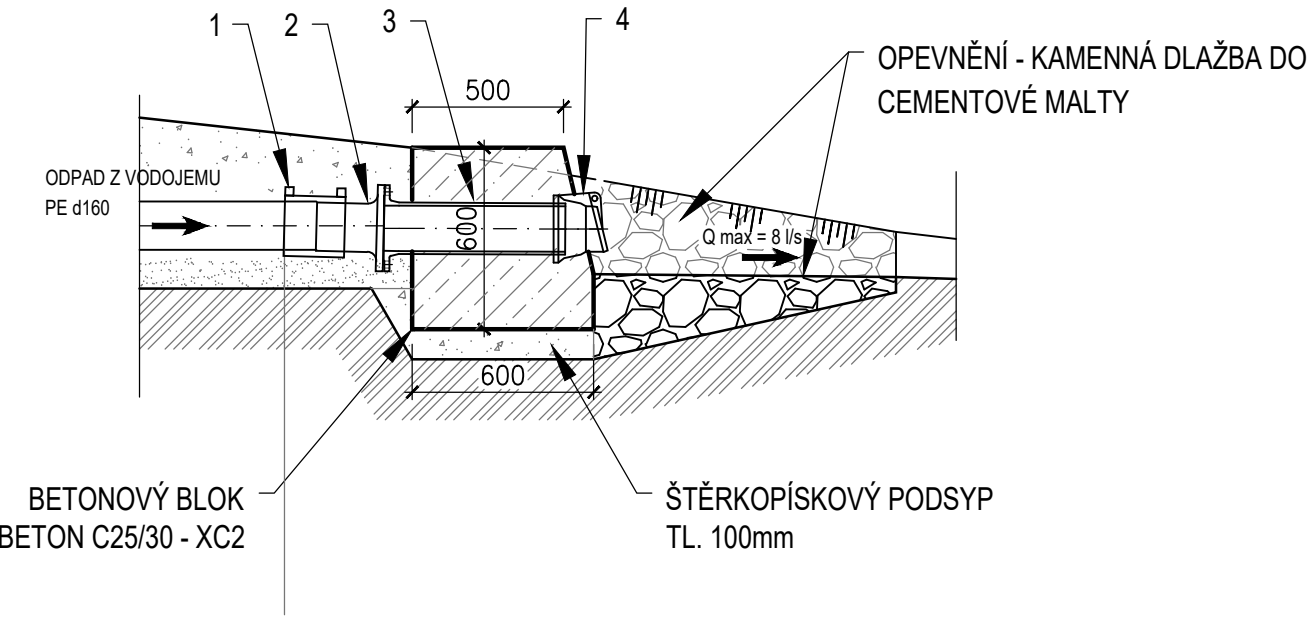

- ① MB-OBJÍMKA D160 - ELEKTROTVAROVKA, PE 100, SDR11
- ② EFL - INTEGROVANÝ LEMOVÝ NÁKRUŽEK S PŘÍRUBOU, d160, PE 100, SDR11
- ③ F- KUS - LT DN150
- ④ HRDLOVÁ KLAPKA KONCOVÁ - LT DN150 (ZAKA 001)



VODOHOSPODÁŘSKÉ INŽENÝRSKÉ SLUŽBY a.s.

Křížová 47, 150 39 PRAHA 5

Vypracoval: Ing. P. Hofmann		Hlavní inž. projektu: Ing. P. Hofmann	
Projektant: Ing. P. Hofmann		Ved. atelieru: Ing. L. Kužel	
ŽERČICE VODOJEM - REKONSTRUKCE SO 06 - VENKOVNÍ POTRUBÍ		Datum: 10/2020	
		Stupeň: DSPS	
		Formát: 2 A4	
Investor: Vodovody a kanalizace Mladá Boleslav, a.s., Čechova 1151, 293 22 Ml. Boleslav		Zak.číslo: VIS-3/19-008	
VÝUSTNÍ OBJEKT		Měřítko: 1:25	Číslo přílohy: D.6.5
		TENTO VÝKRES A JEHO PŘÍLOHY JSOU NAŠIM DUŠEVNÍM VLASTNICTVÍM, NESMÍ BÝT BEZ NAŠEHO PŘEDCHOZÍHO PÍSEMNÉHO SOUHLASU KOPÍROVÁNY, ROZMNOŽOVÁNY ANI ZPŘÍSTUPNĚNY JINÝM OSOBÁM NEBO FIRMÁM	