

SO 02 – ULICE ARBESOVA

SO 02 celý zrealizován již v roce 2021



SO 03 – ULICE BEZRUČOVA

SO 03 úsek Václavkova-Arbesova zrealizován již v roce 2021

SO 03 úsek Arbesova-Čechova realizace v roce 2022

SO 01 – ULICE OKRUŽNÍ, NA VANDROVCE, BEZRUČOVA

SO 01 celý realizace v roce 2022

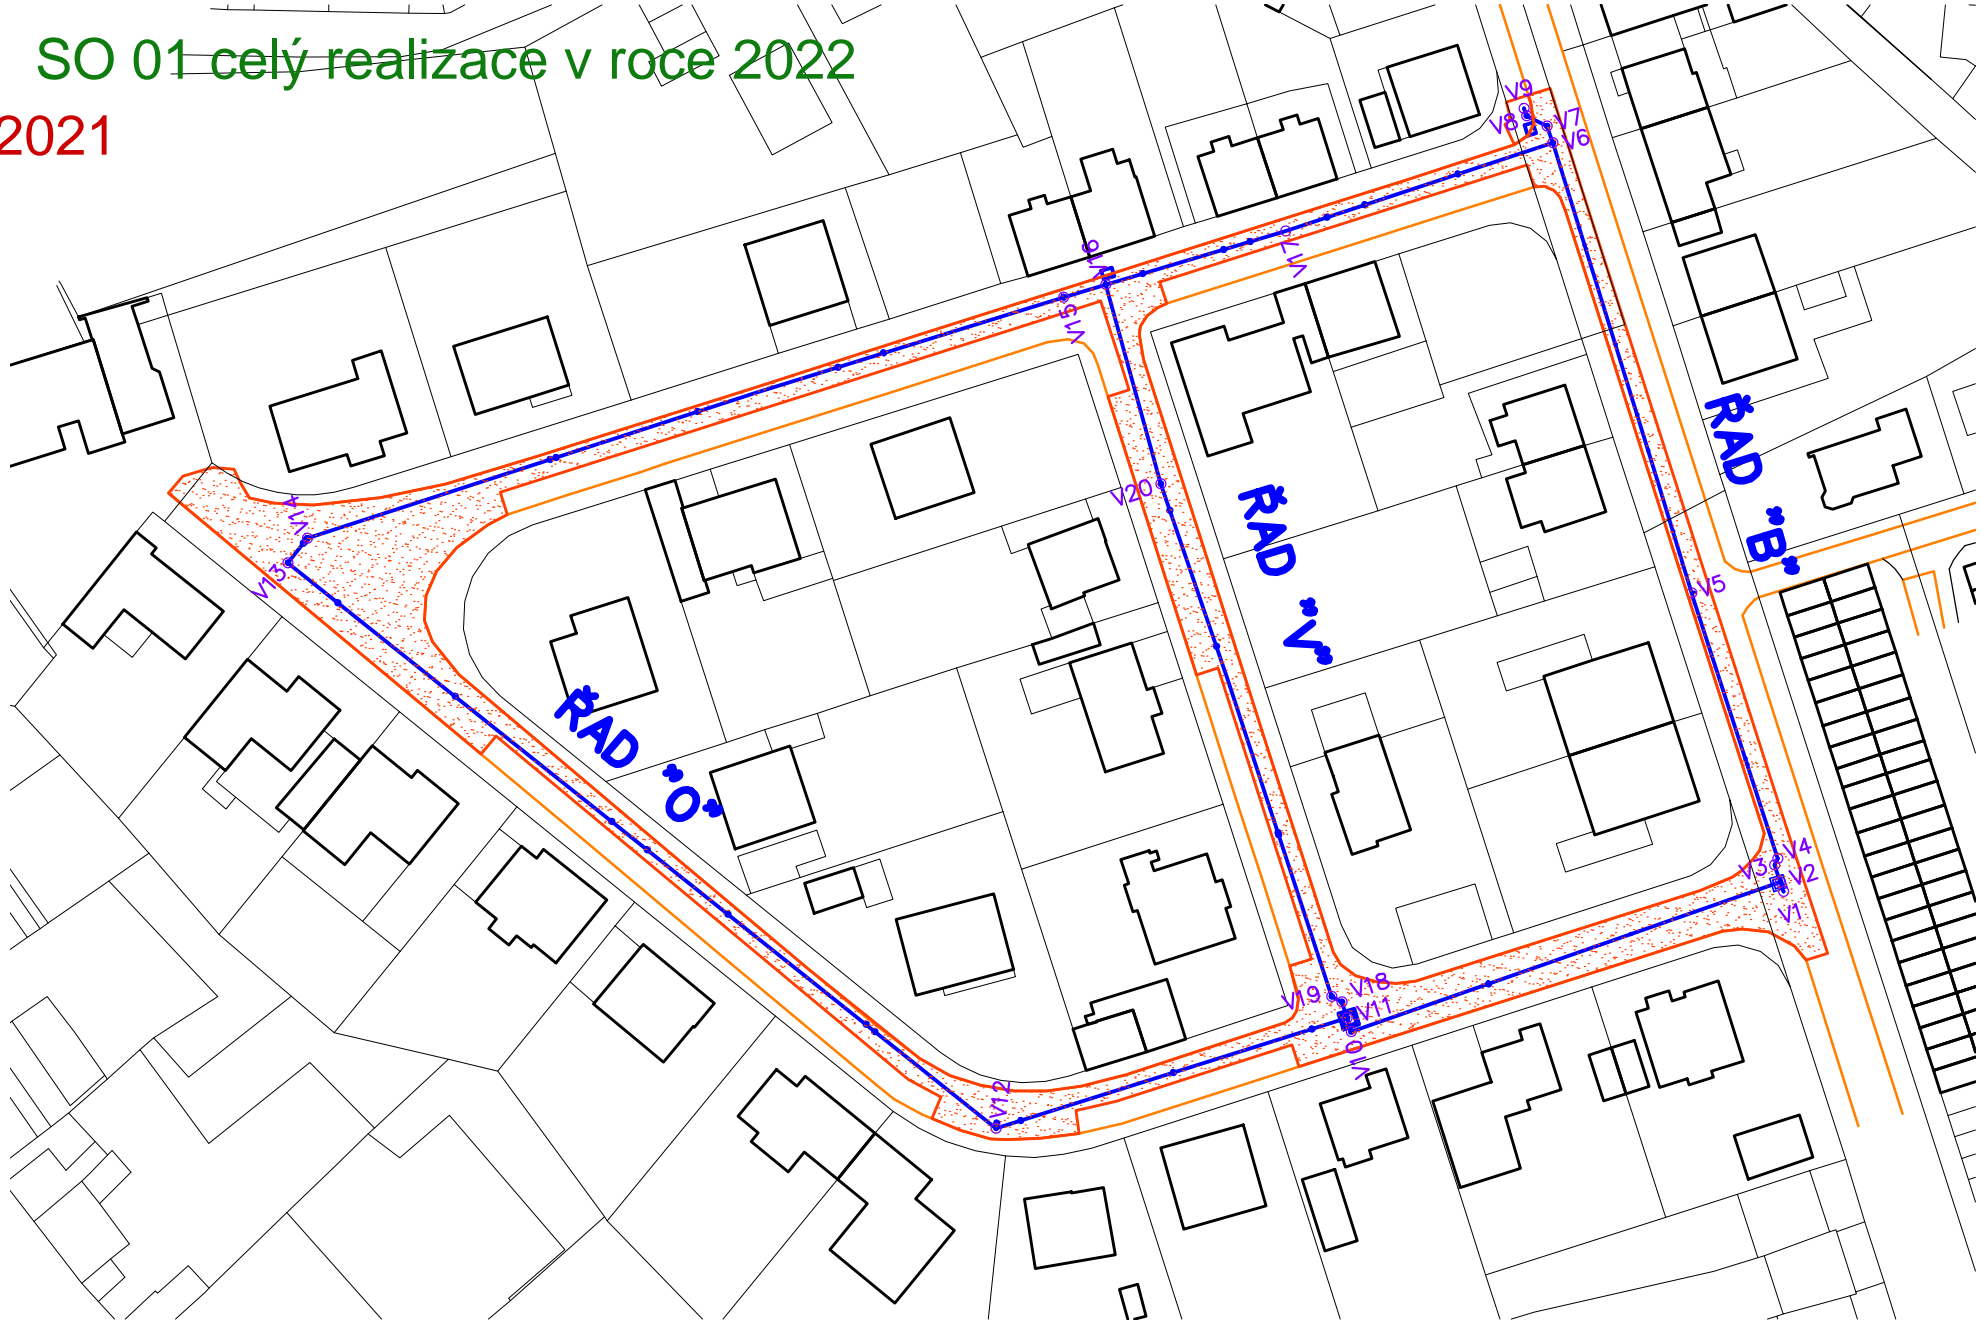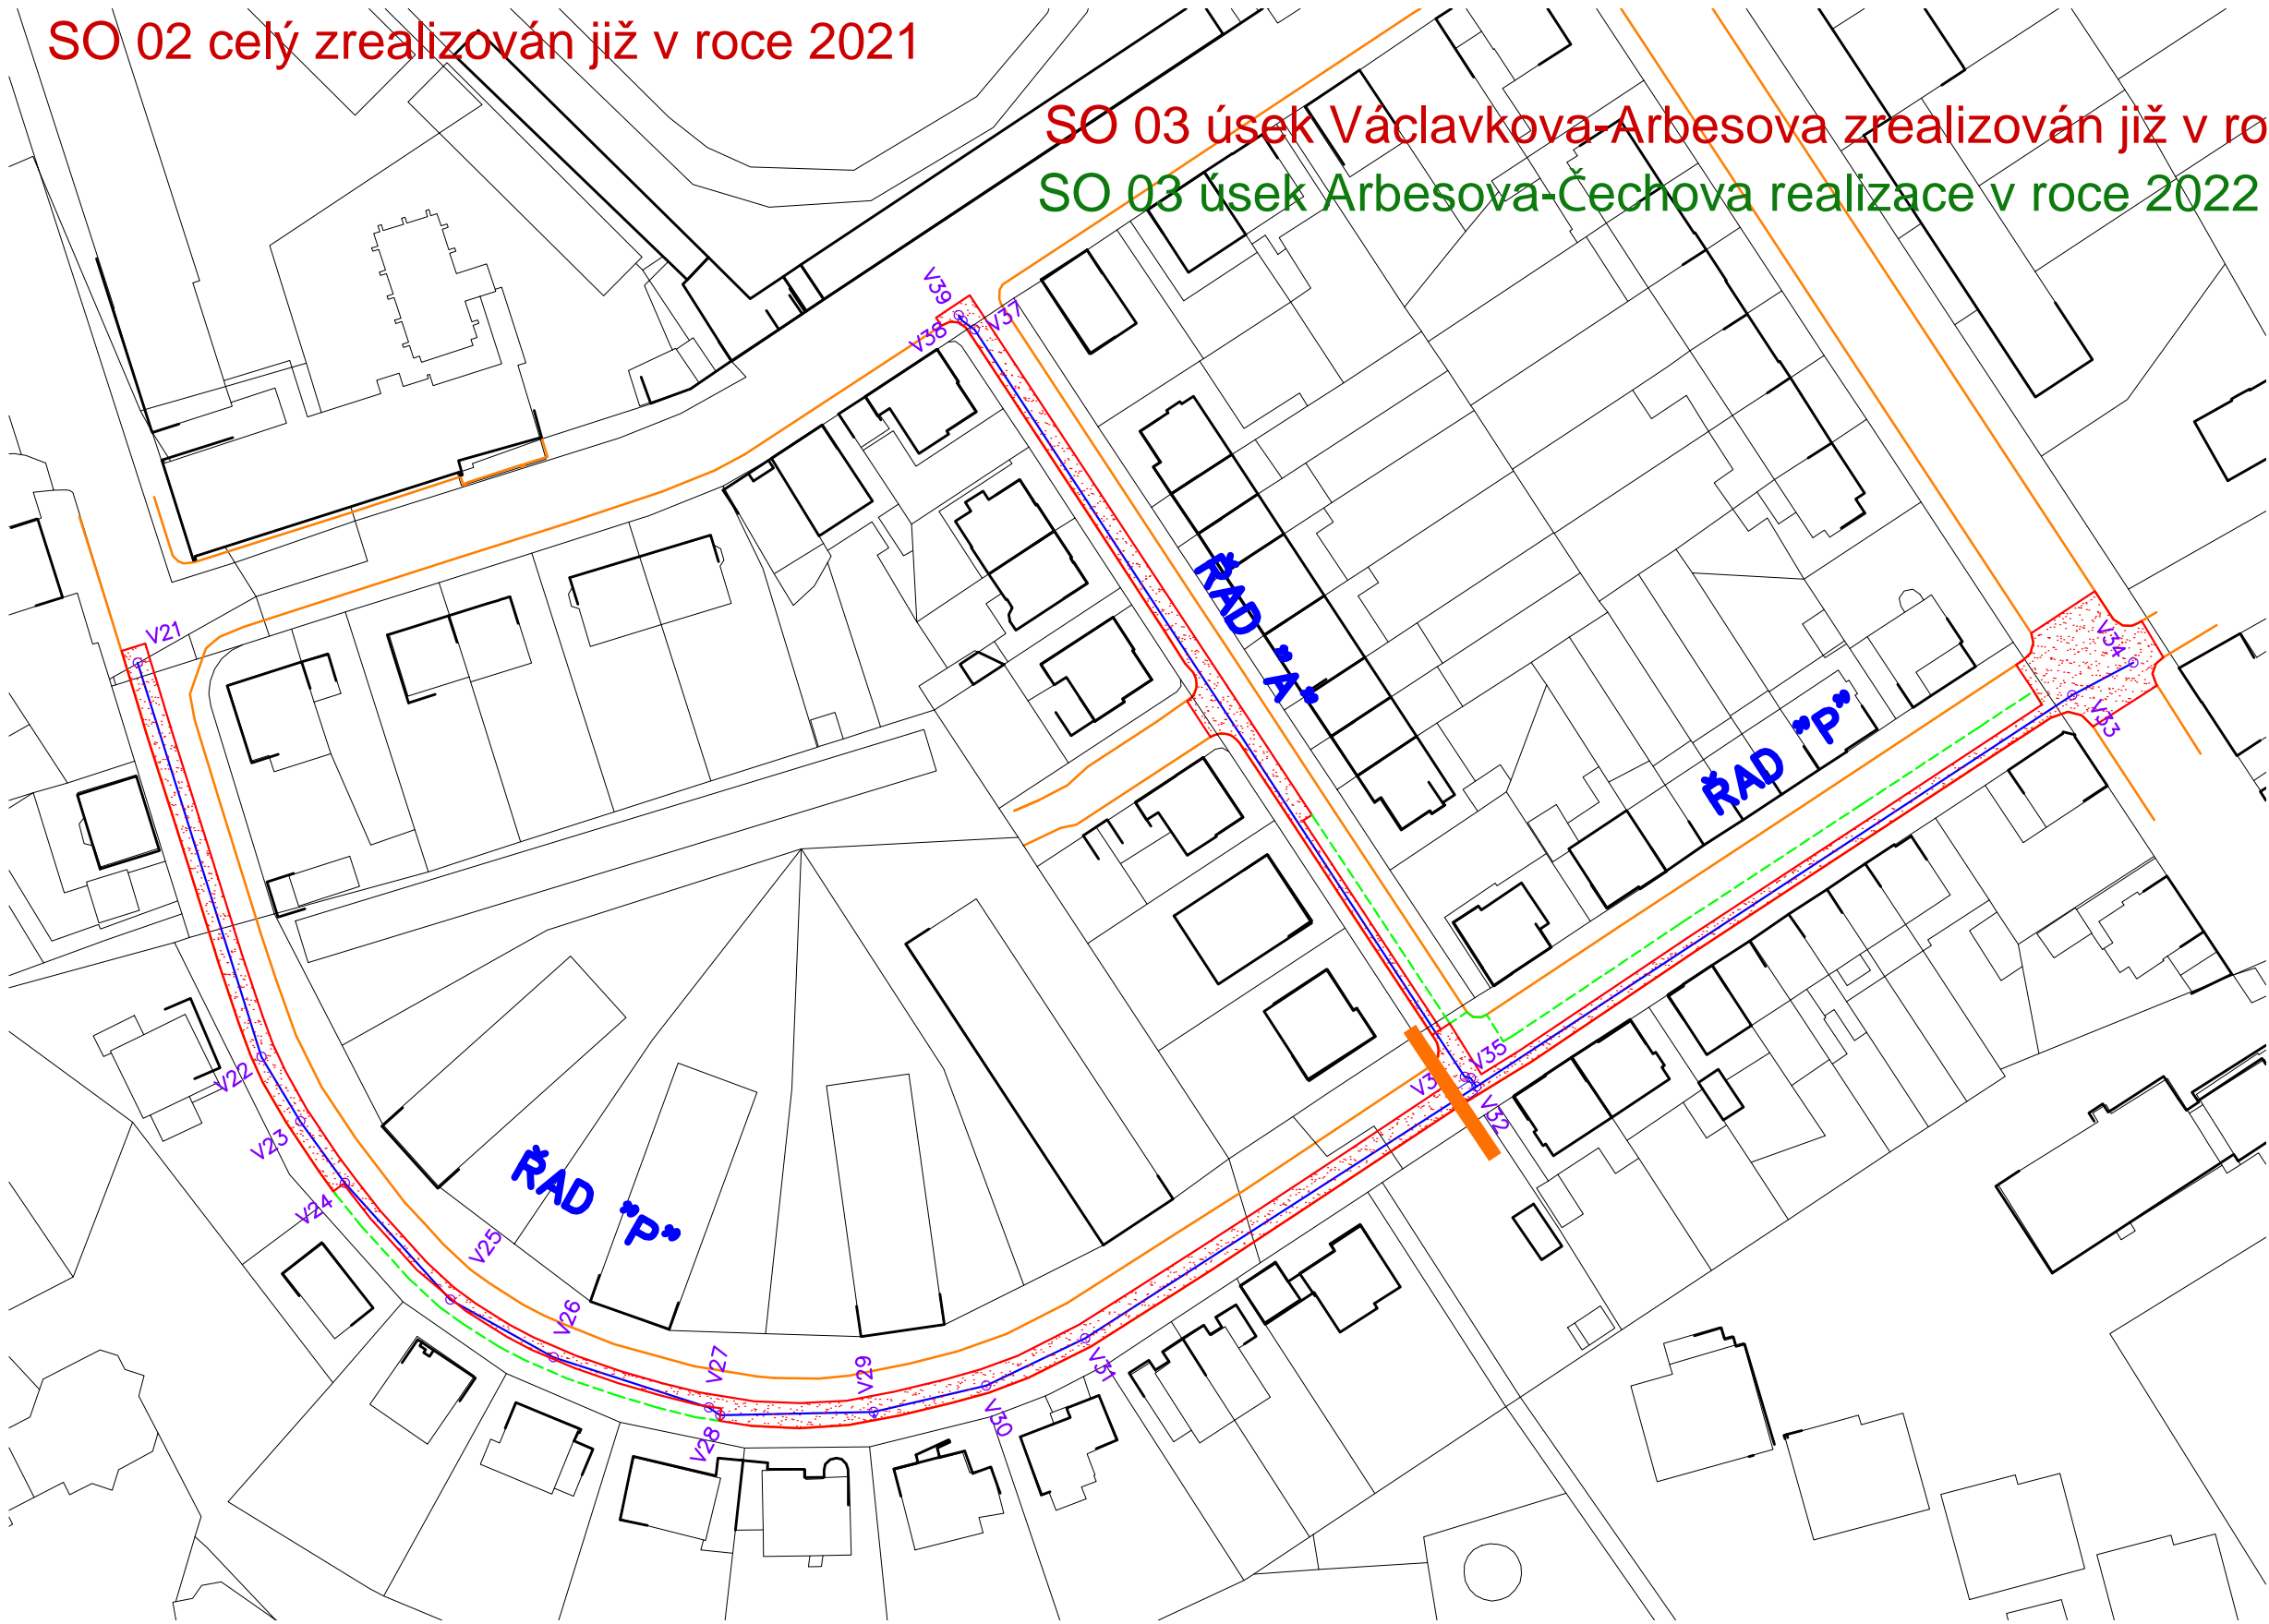

LEGENDA

- NAVRHOVANÁ PLOŠNÁ OPRAVA KOMUNIKACE (ACO – OBRUS) – PRO VODOVOD
- UVAŽOVANÁ PLOŠNÁ OPRAVA KOMUNIKACE (ACO – OBRUS) – PRO PLYNOVOD
- STÁVAJÍCÍ KOMUNIKACE

POZNÁMKY

ROZSAH OPRAVY ACO (OBRUS) – PRO VODOVOD:
SO 01 2813m2
SO 02 354m2
SO 03 1325m2

Změna	Popis/důvod	Datum	Podpis

PROJEKTOVÁ DOKUMENTACE PRO PROVEDENÍ STAVBY					
VODOVODY A KANALIZACE MLADÁ BOLESLAV, a.s. Investor Čechova 1151, 293 22 Mladá Boleslav			VODOHOSPODÁŘSKÁ projekční, inženýrská a konzultační KANCELÁŘ TRUTNOV nádraží v. Hrova 54101 Trutnov vht@volny.cz		
Místo MLADÁ BOLESLAV		Úřad MLADÁ BOLESLAV			
Č. zak. 01/2019	Stupeň PDPS	Projektant Ing. Jan ČÍŽEK	Vypracoval Ing. Jan ČÍŽEK	Datum 10/2019	Měřítko 1:1000
Akce MLADÁ BOLESLAV – NA VANDROVCE – OPRAVA VODOVODU					Č. přílohy 2.2
Příloha VYTYČOVACÍ SITUACE					