




ŘEZ B-B'

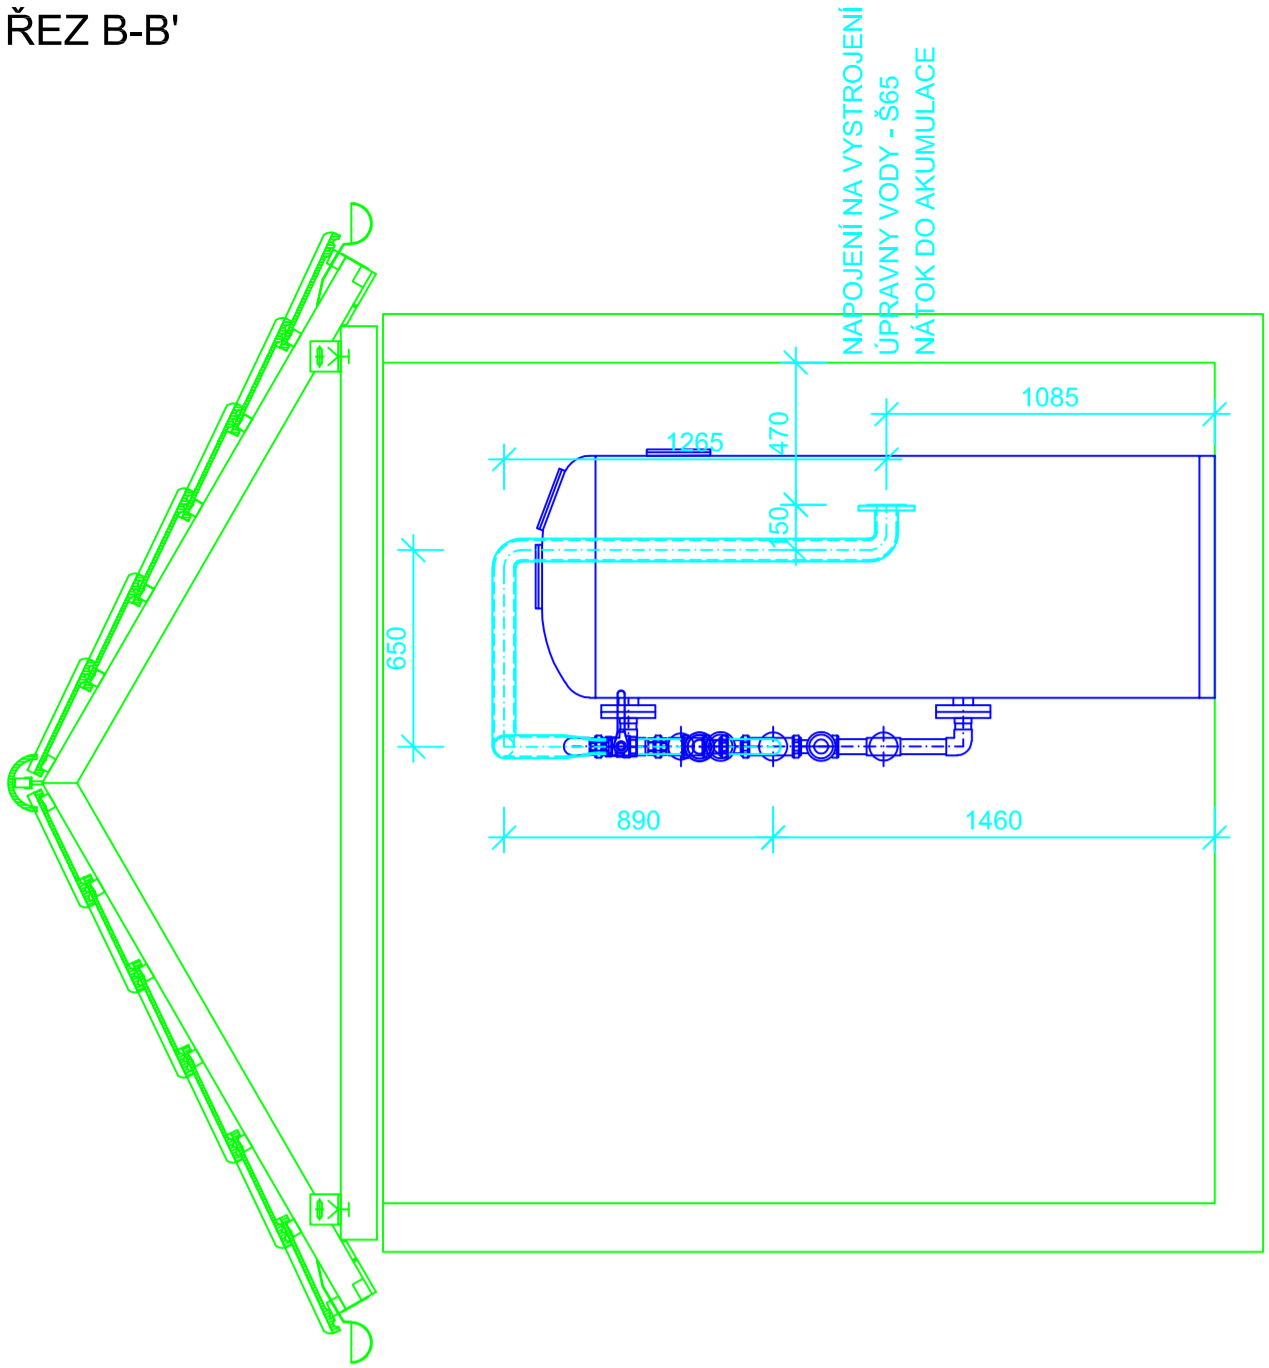


PŮDORYS NÁTOKU DO AKUMULACE - DODATEČNÁ INSTALACE PES FILTRŮ

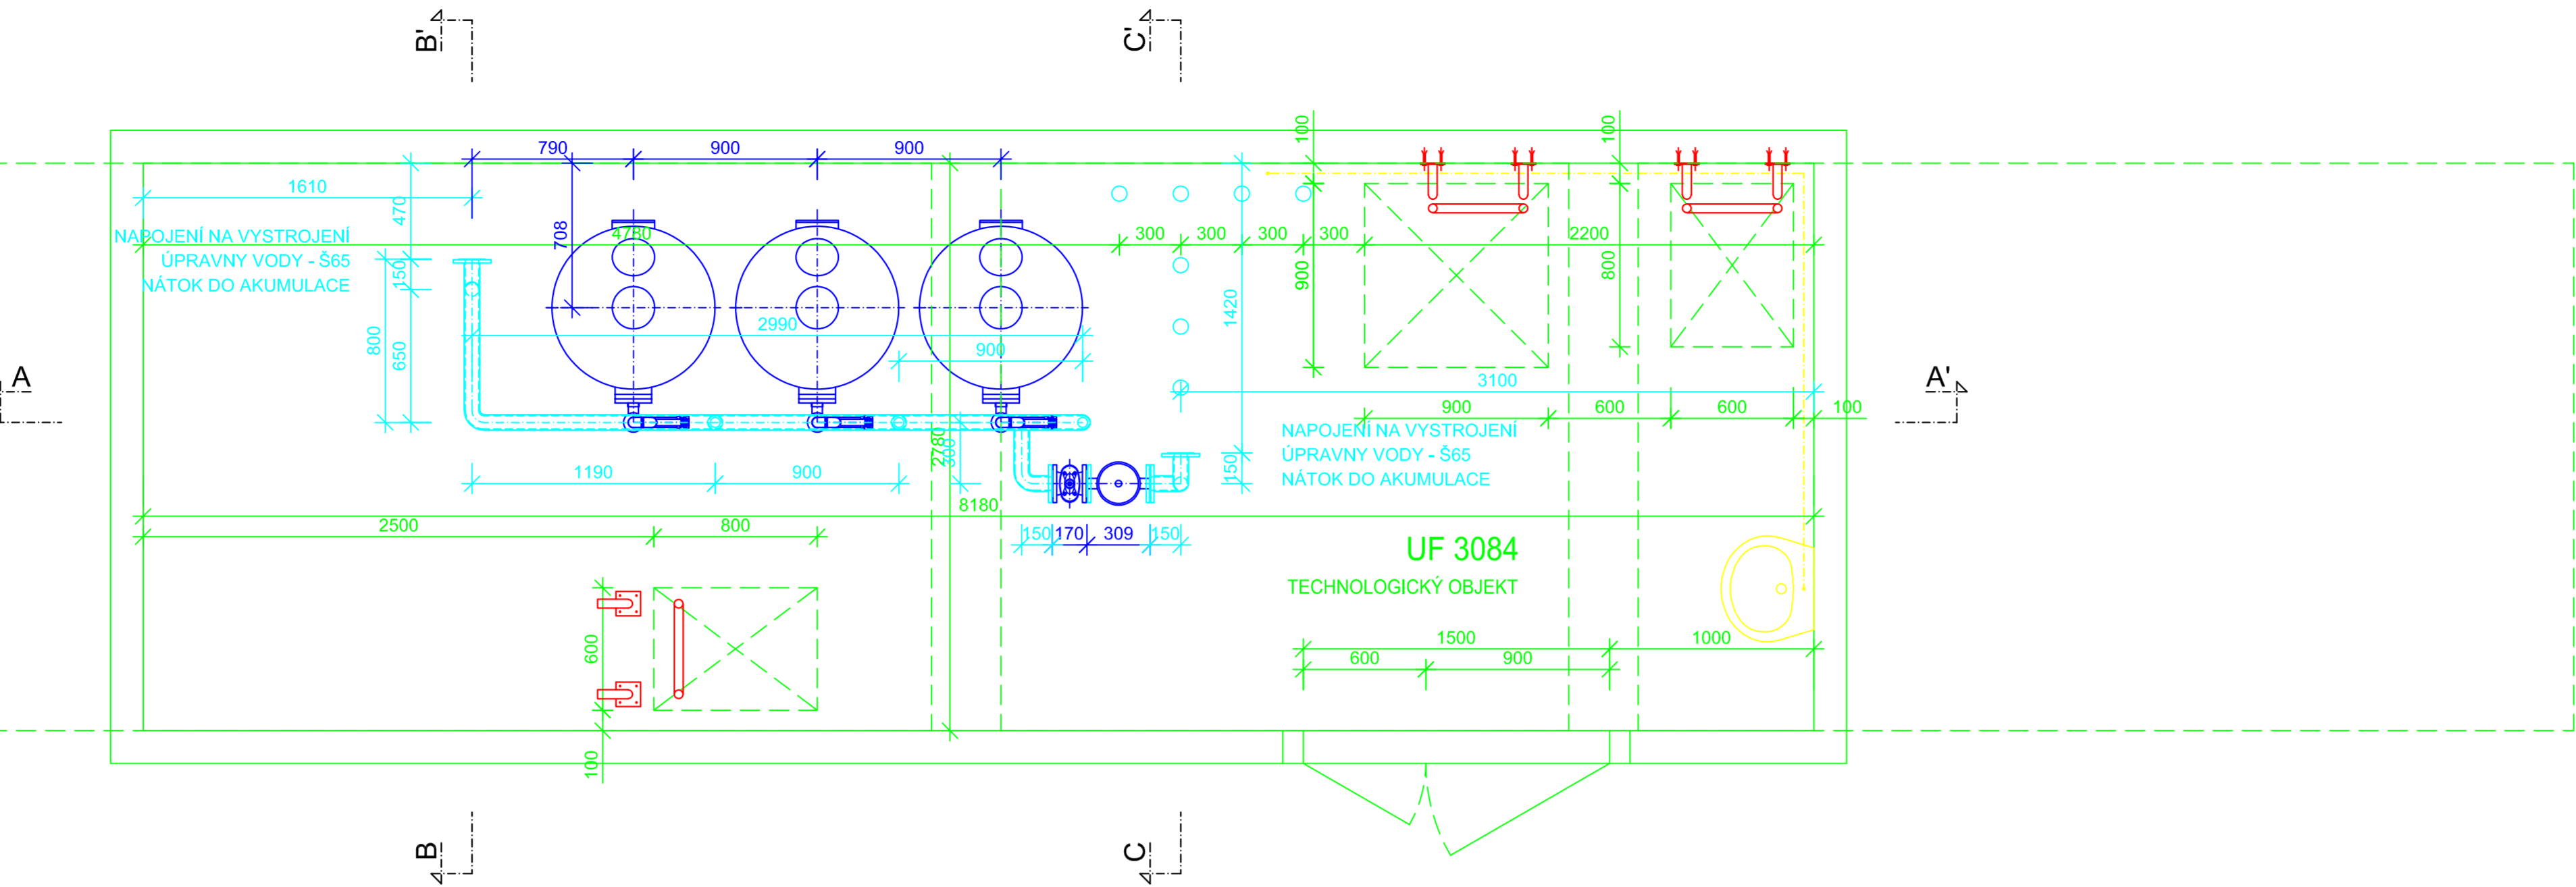


ŘEZ C-C'

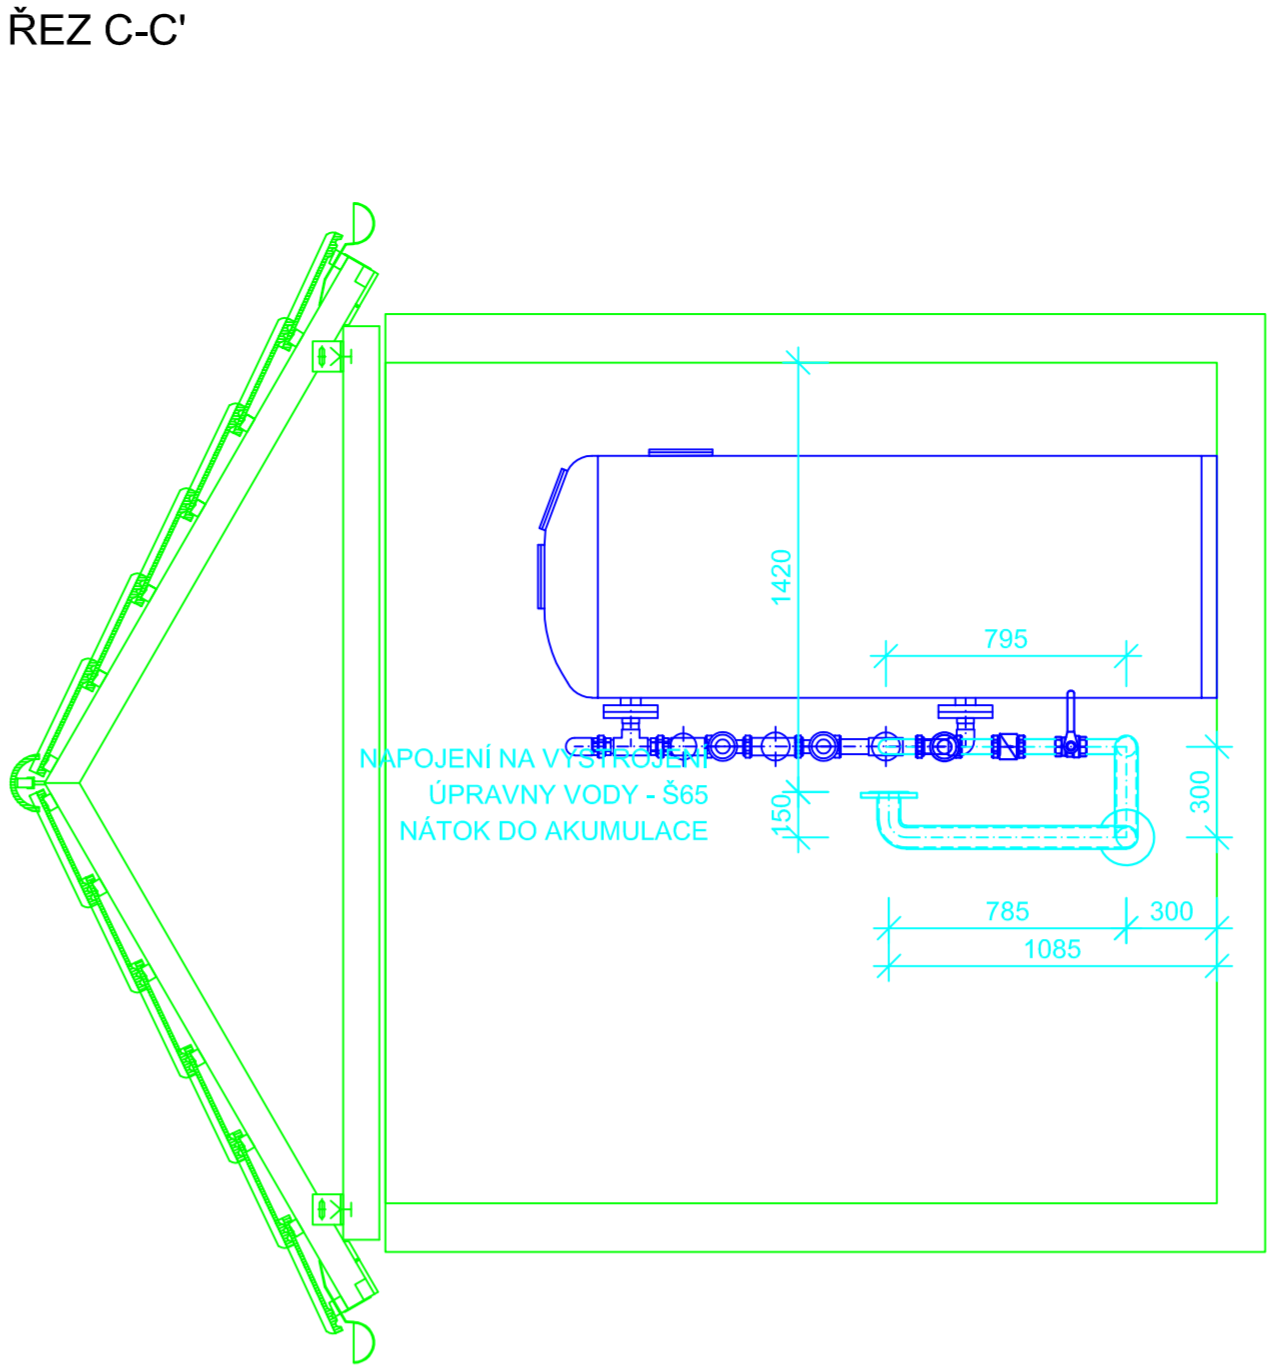

PŮDORYS VSAKOVÁNÍ PRACÍ VODY - DODATEČNÁ INSTALACE PES FILTRŮ

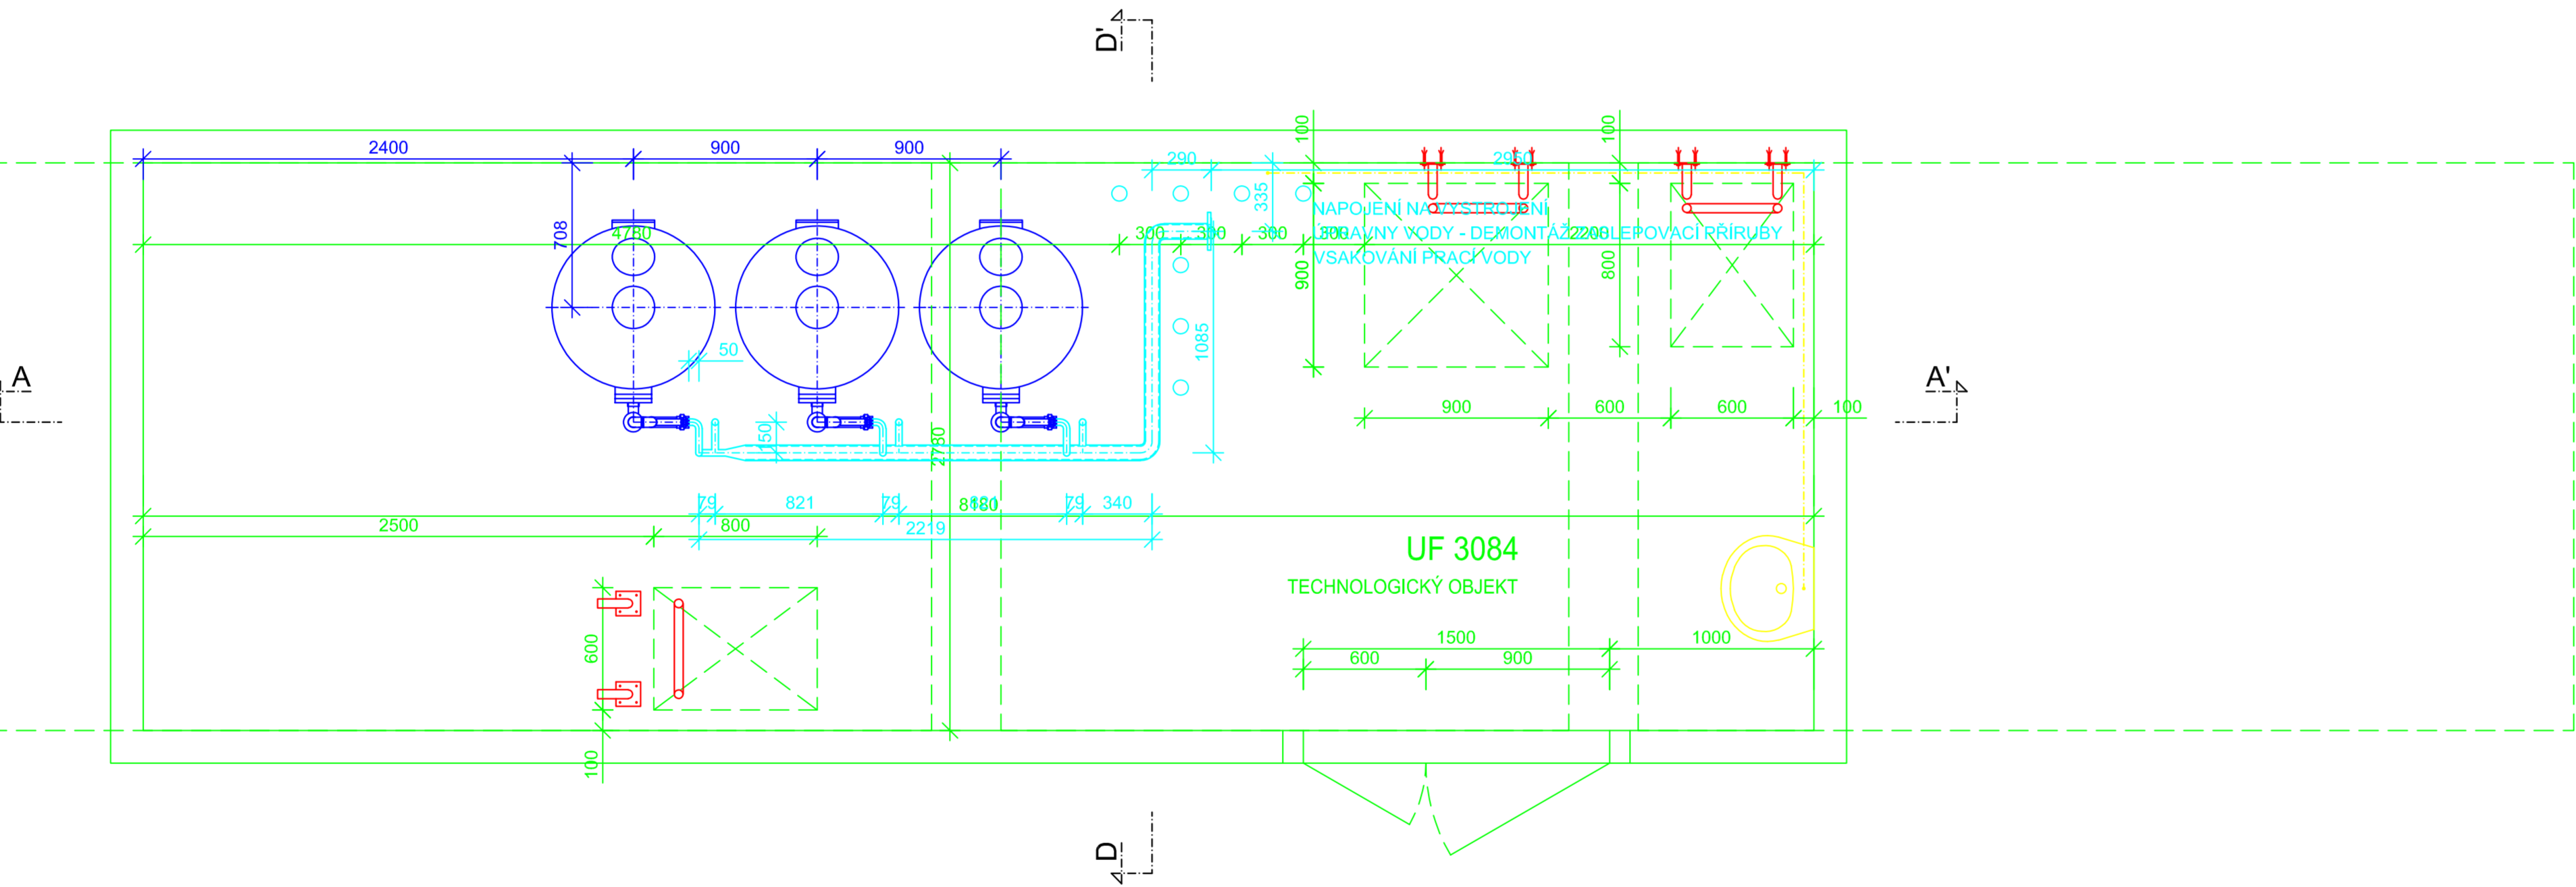


ŘEZ D-D'

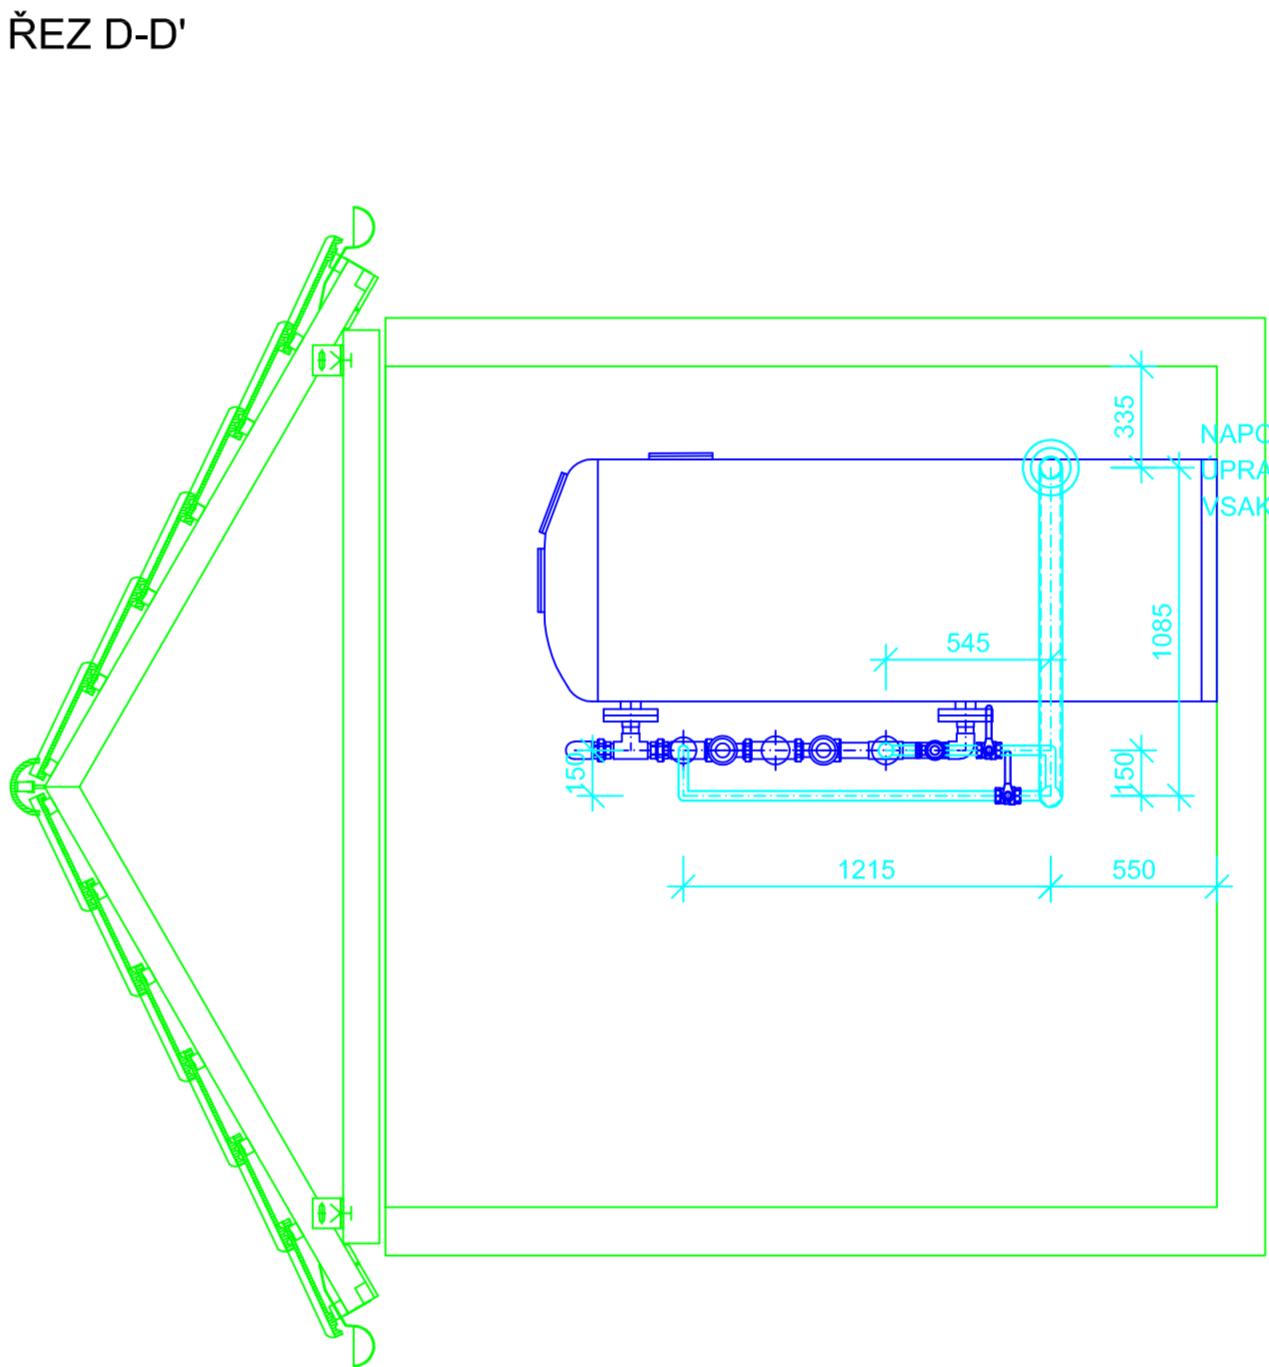


VYSTROJENÍ VODOJEMU
DODATEČNÁ INSTALACE PES FILTRŮ
1:25
PŮDORYSY A ŘEZY


PŮDORYS NÁTOKU PRACÍ VODY - ARMATURNÍ KOMORA
DODATEČNÁ INSTALACE PES FILTRŮ

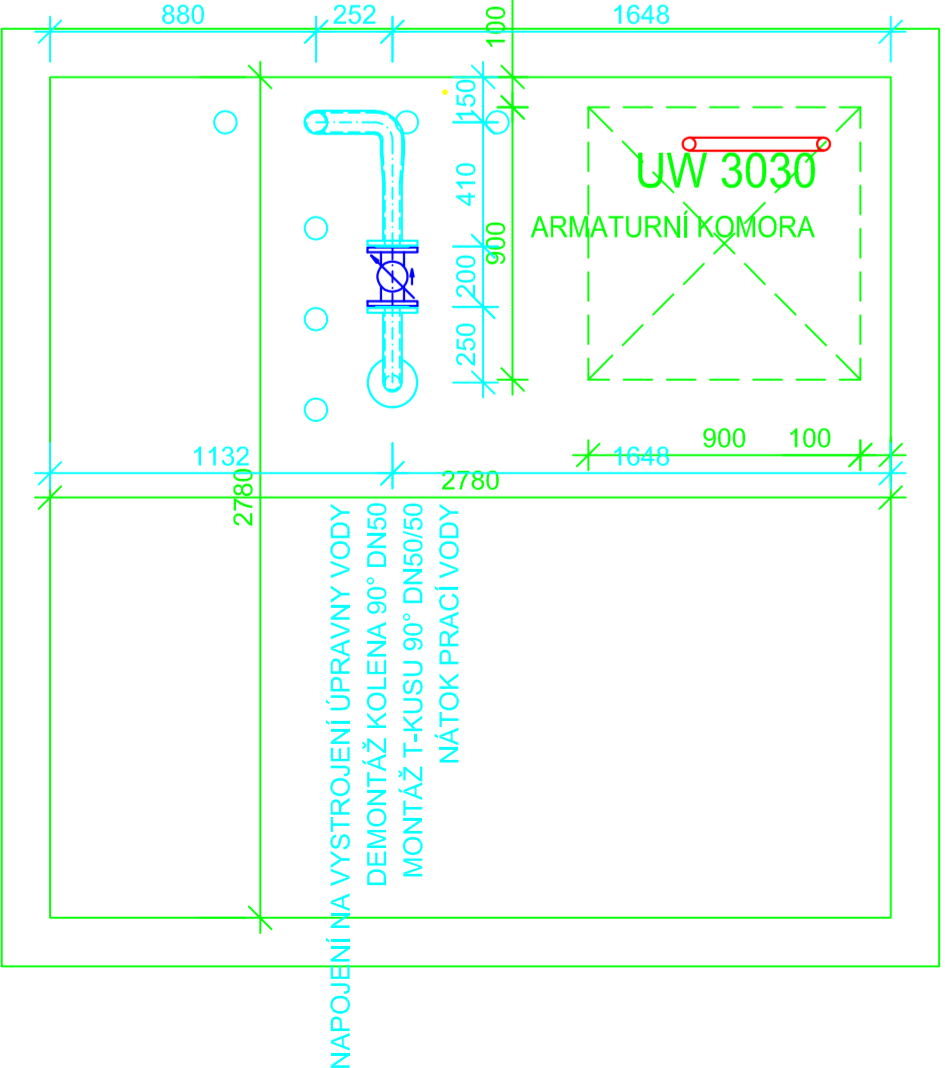

PŮDORYS NÁTOKU PRACÍ VODY - DODATEČNÁ INSTALACE PES FILTRŮ

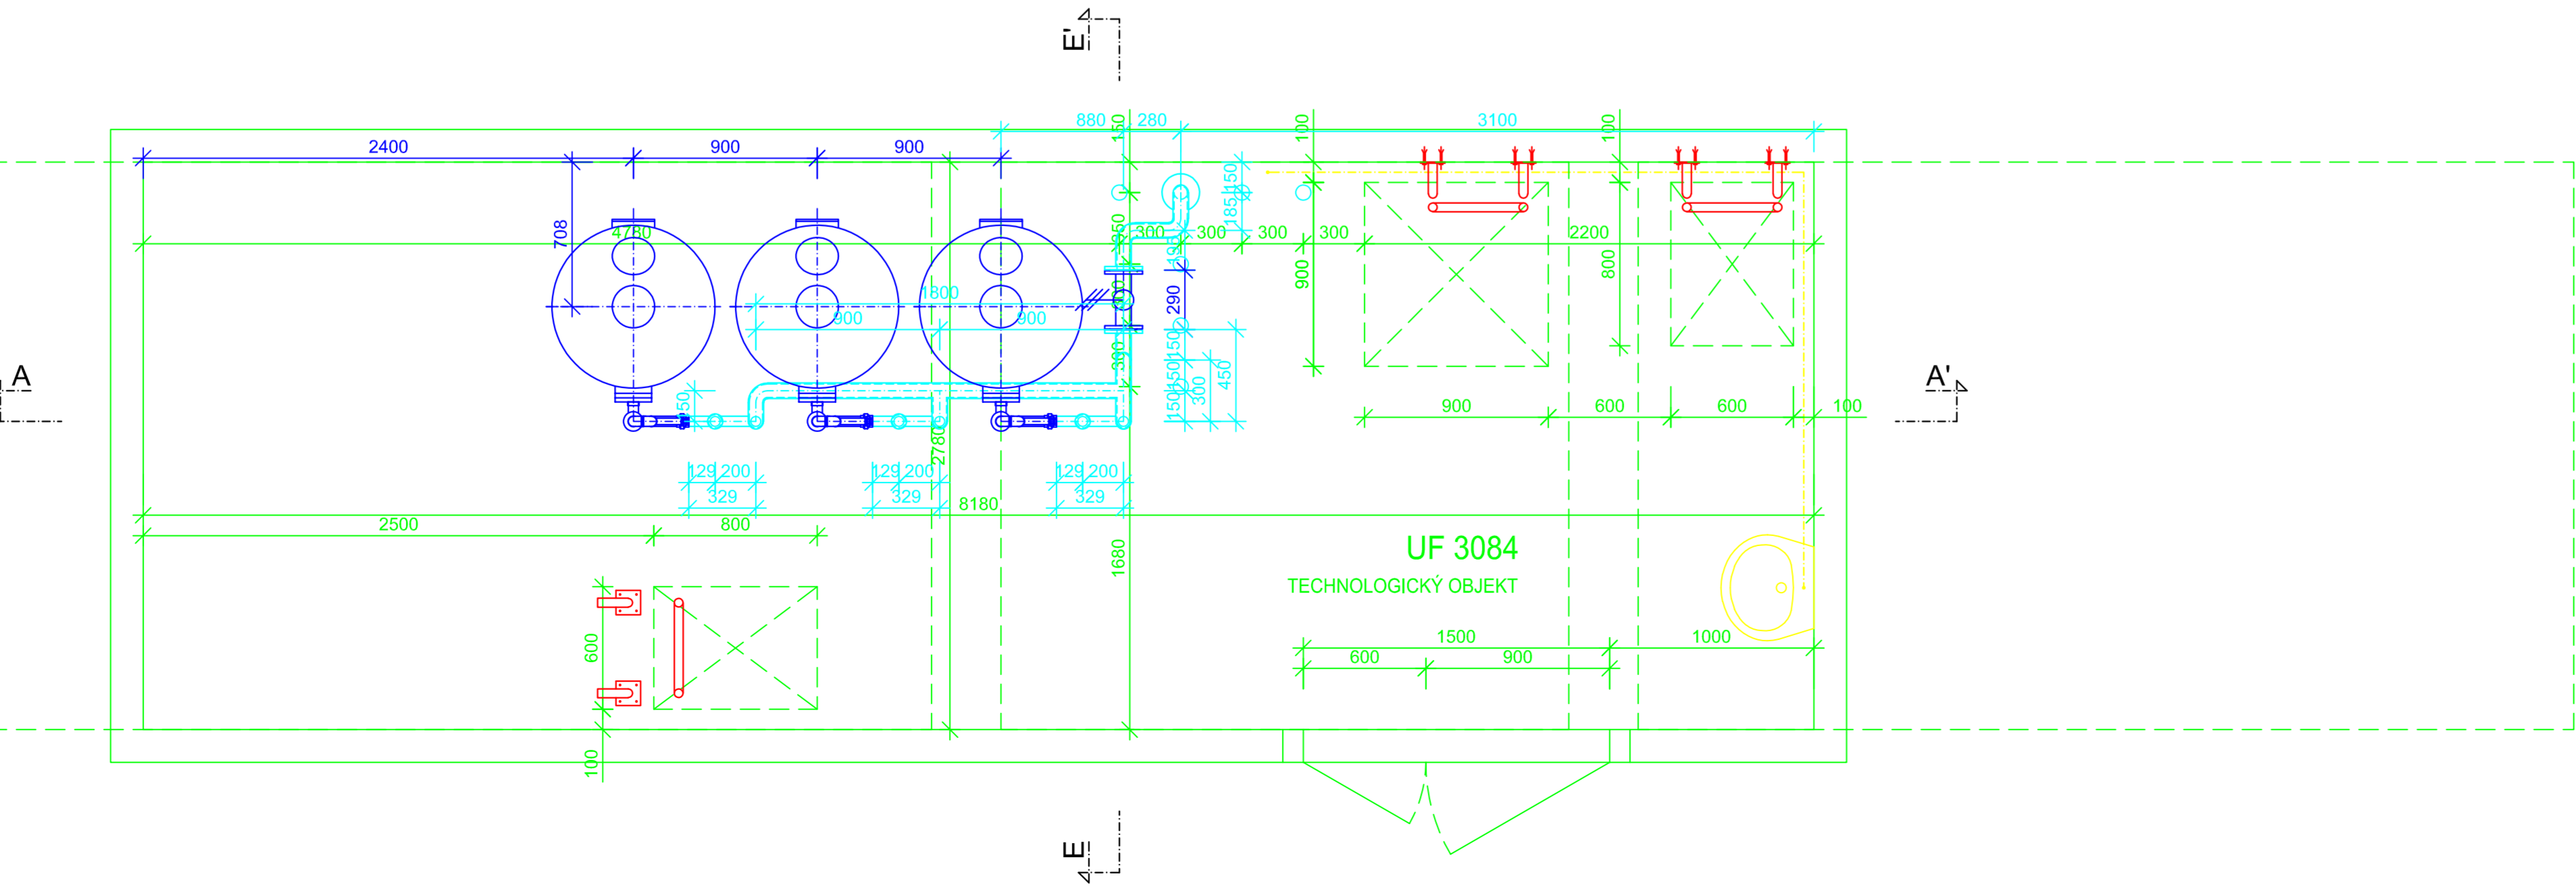

ŘEZ E-E'

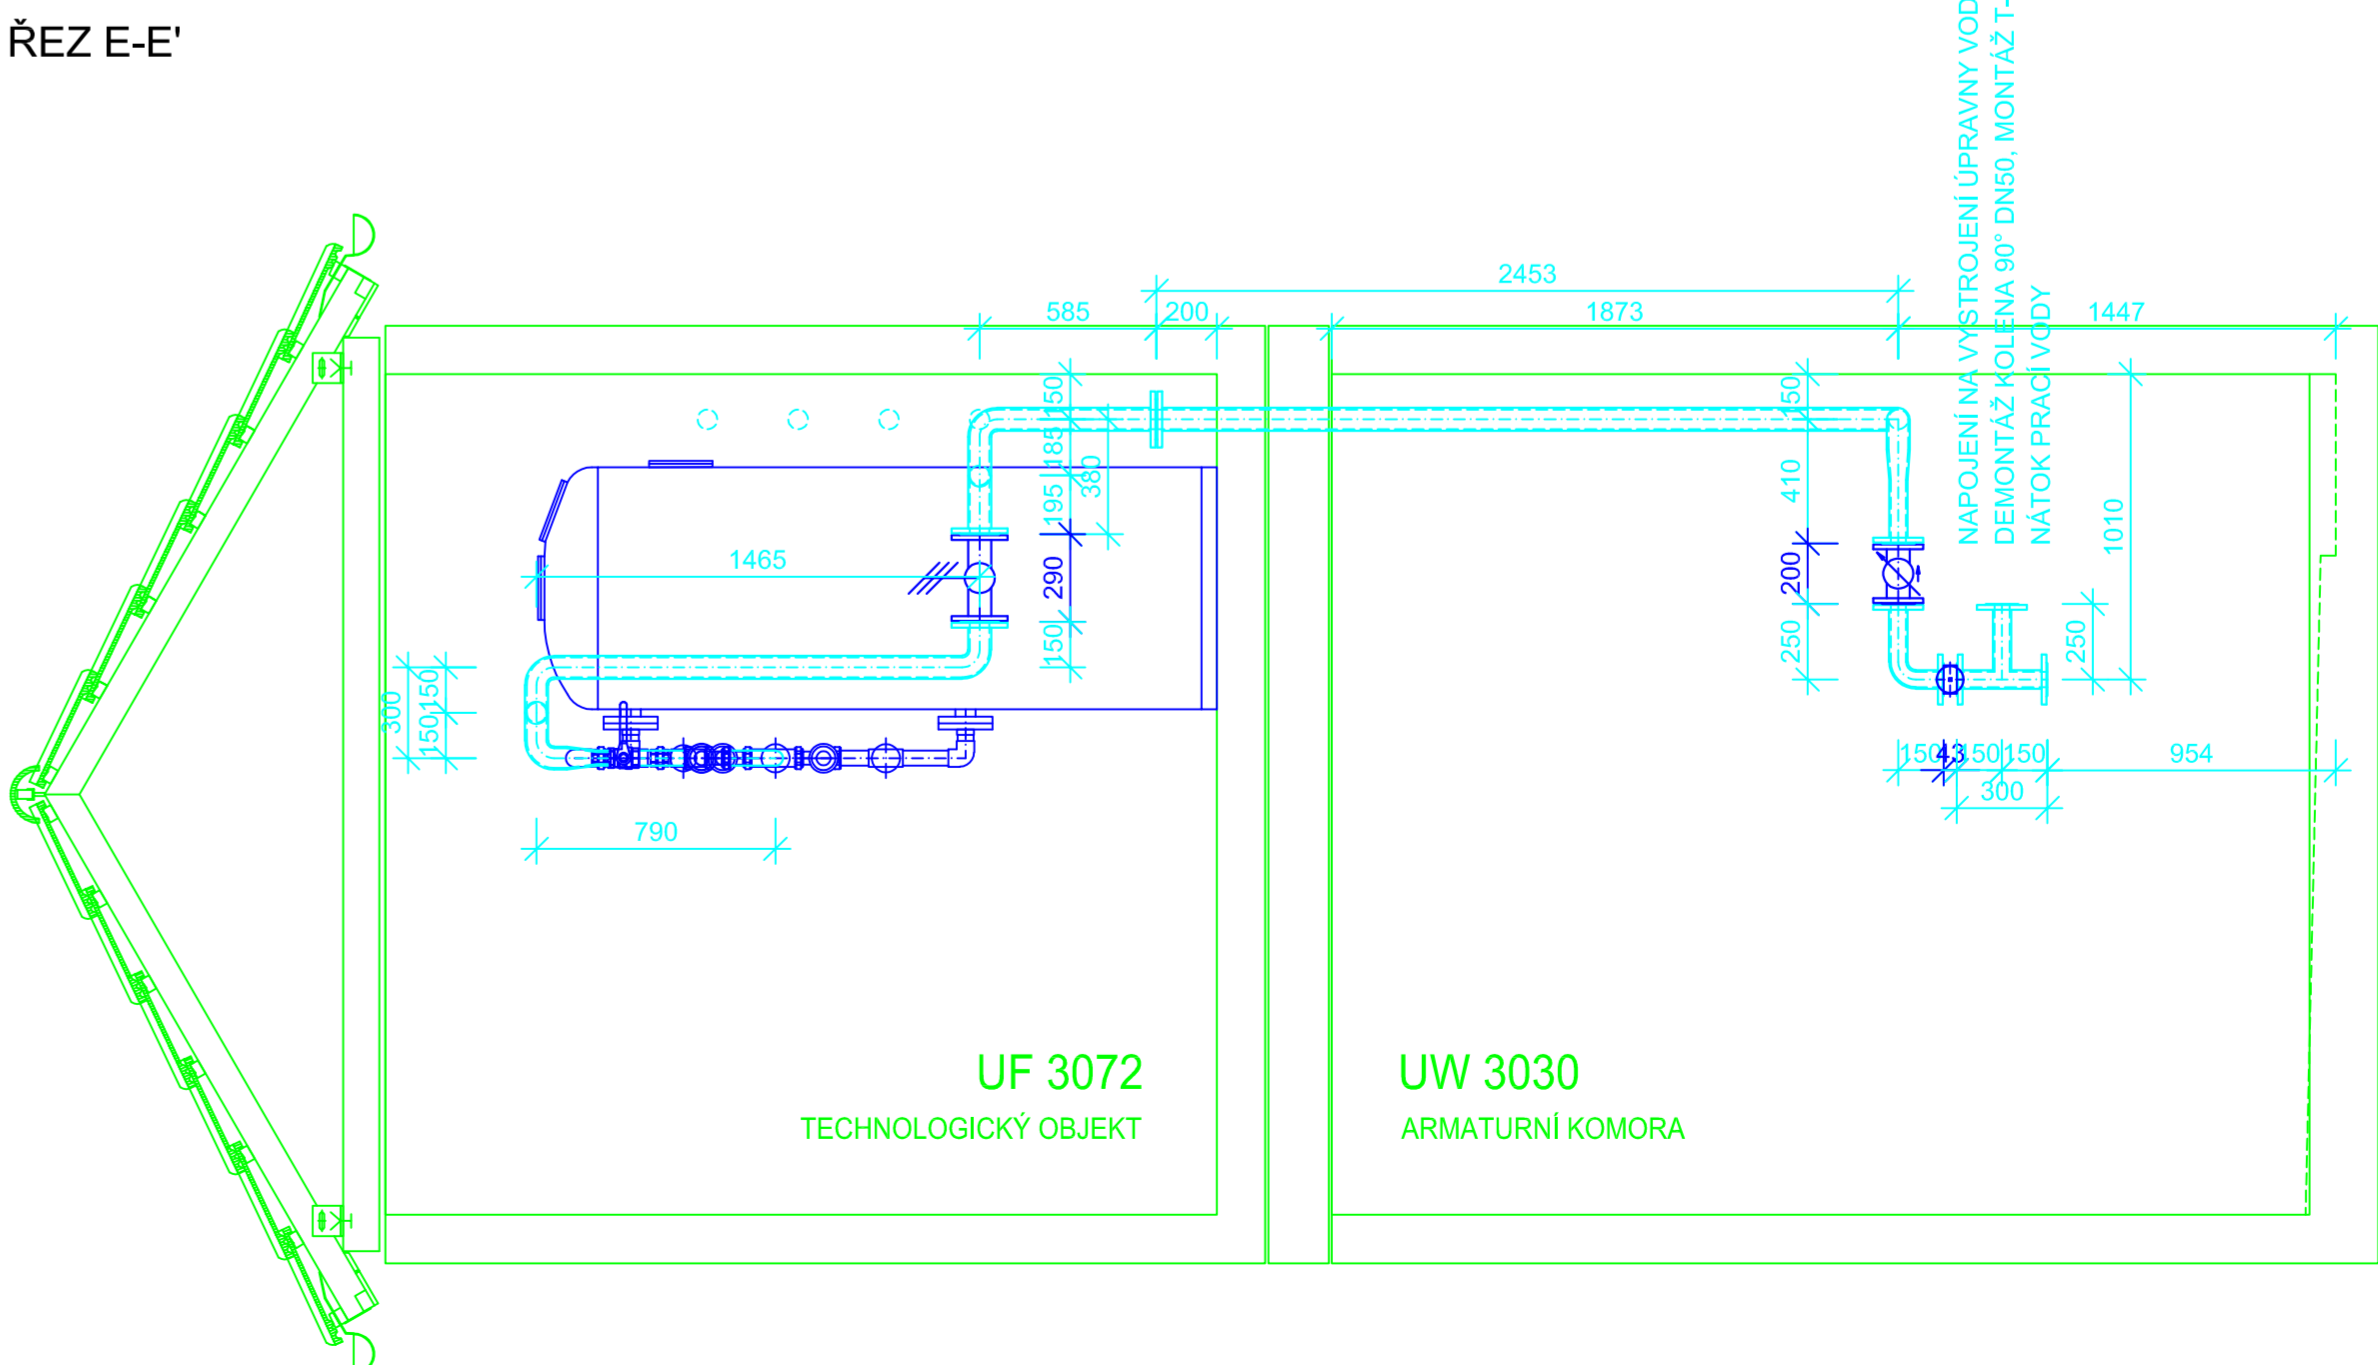

SO 02 - VODOJEM A ÚPRAVNA VODY

PS 01 - TECHNOLOGICKÁ ČÁST

Zodp. projektant:	Vypracoval:	GEVOS DIPORESA TABR 466 01 JAROMÍRKA 860 NISOU M. 003 34 400
Ing. M. Ulbrich	Z. Zabal	
Obec: Chotěšov	KÚ: Hřívno	Datum: III. 2023
Objednatel: VaK Mladá Boleslav, a.s., Čechova 1151, 293 22 Mladá Boleslav	Č. zakázky: 2006	
HŘÍVNO ŘEŠENÍ VODOVODU		Číslo kopie: DÚR + DSP
		Č. přílohy: D.2.2.9
VYSTROJENÍ VODOJEMU, DODATEČNÁ INSTALACE PES FILTRŮ - PŮDORYSY A ŘEZY		Měřítko: 1:25