




1 : 100

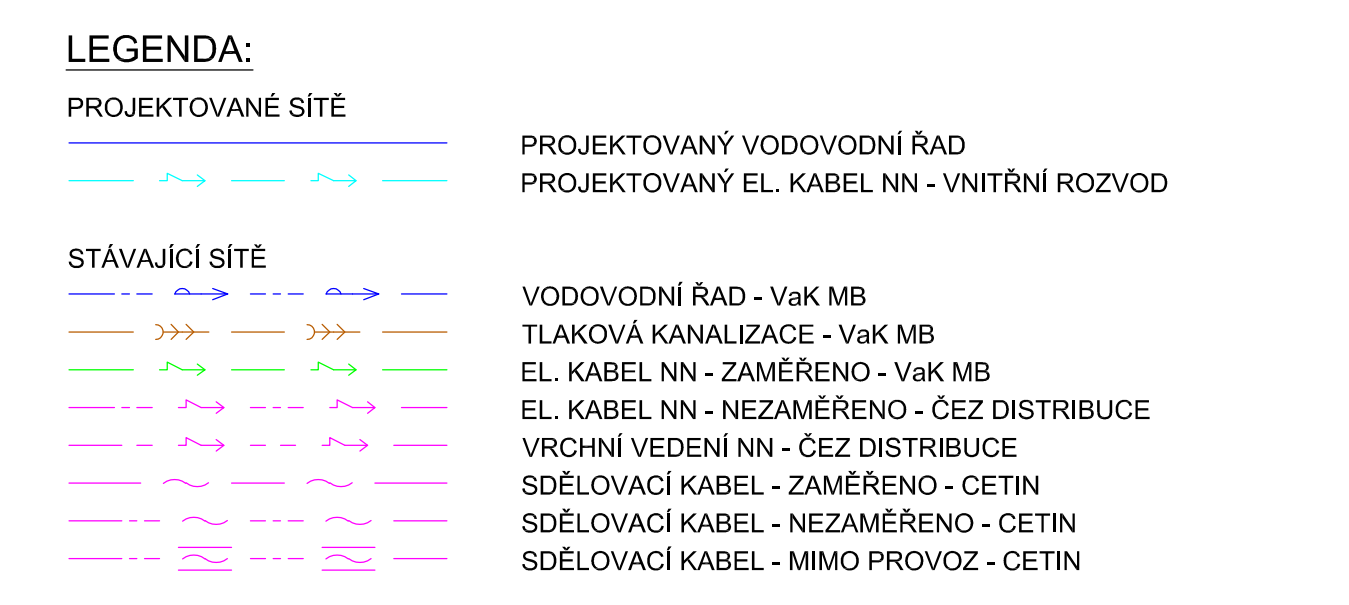

Výškový systém : Bp.v.			
Souřadnicový systém: S-JTSK			
Zodp. projektant:	Vypracoval:	 DVOŘSKÁ 748/9 466 01 JABLONEC NAD NISOU tel. 002 354 458	
Ing. M. Ulbrych	Z. Zobal, Z. Bůra		
Obec: Chotětov	KÚ: Hřivno		
Objednatel: VaK Mladá Boleslav, a.s., Čechova 1151, 293 22 Mladá Boleslav		Datum:	III, 2023
<h1 style="text-align: center;">HŘIVNO</h1> <h2 style="text-align: center;">ŘEŠENÍ VODOVODU</h2>		Č. zakázky:	2006
		Číslo kopie:	
		DUR + DSP	
SITUACE		Měřítko: 1 : 100	Č. přílohy: D.4.2