



ŘEZ A-A'
ČERPAČÍ STANICE

SOBĚTUCHY, VODOVOD - ŘEŠENÍ KVALITY VODY


SO 06 - DEMOLICE NEVYUŽÍVANÝCH OBJEKTŮ
DEMOLICE ČERPAČÍ STANICE A LIKVIDACE STUDNY
1 : 25

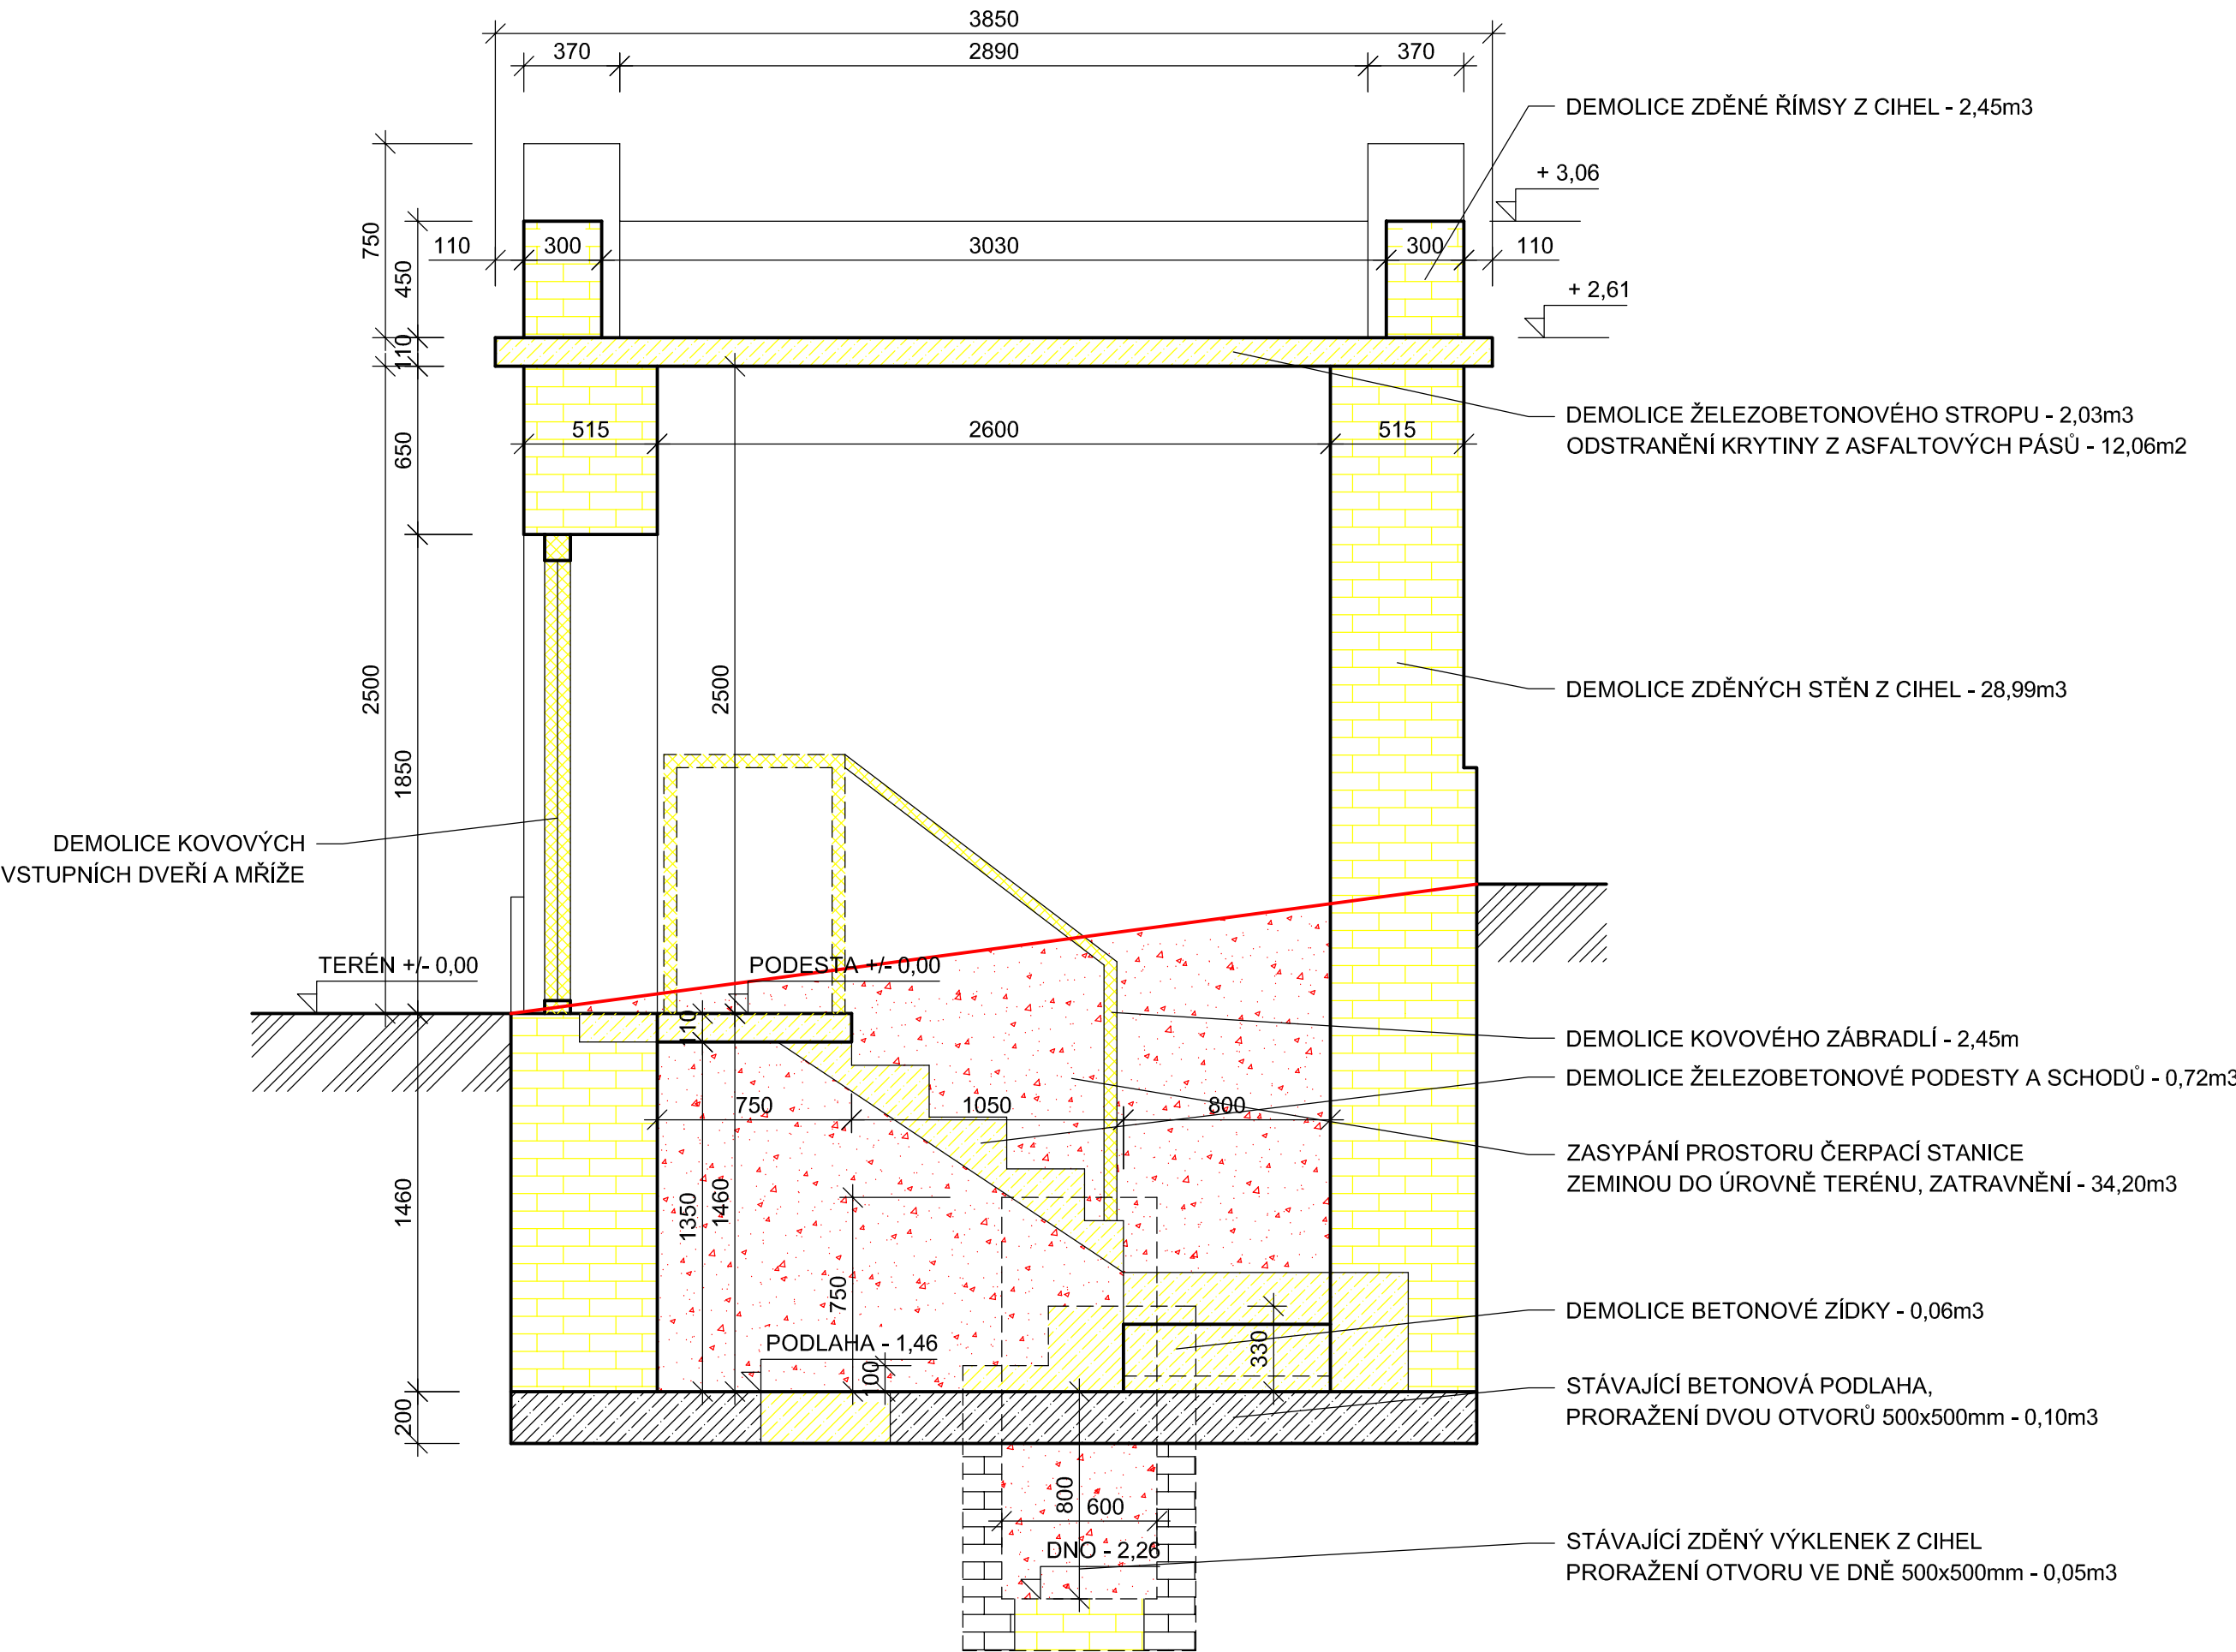

PŮDORYS

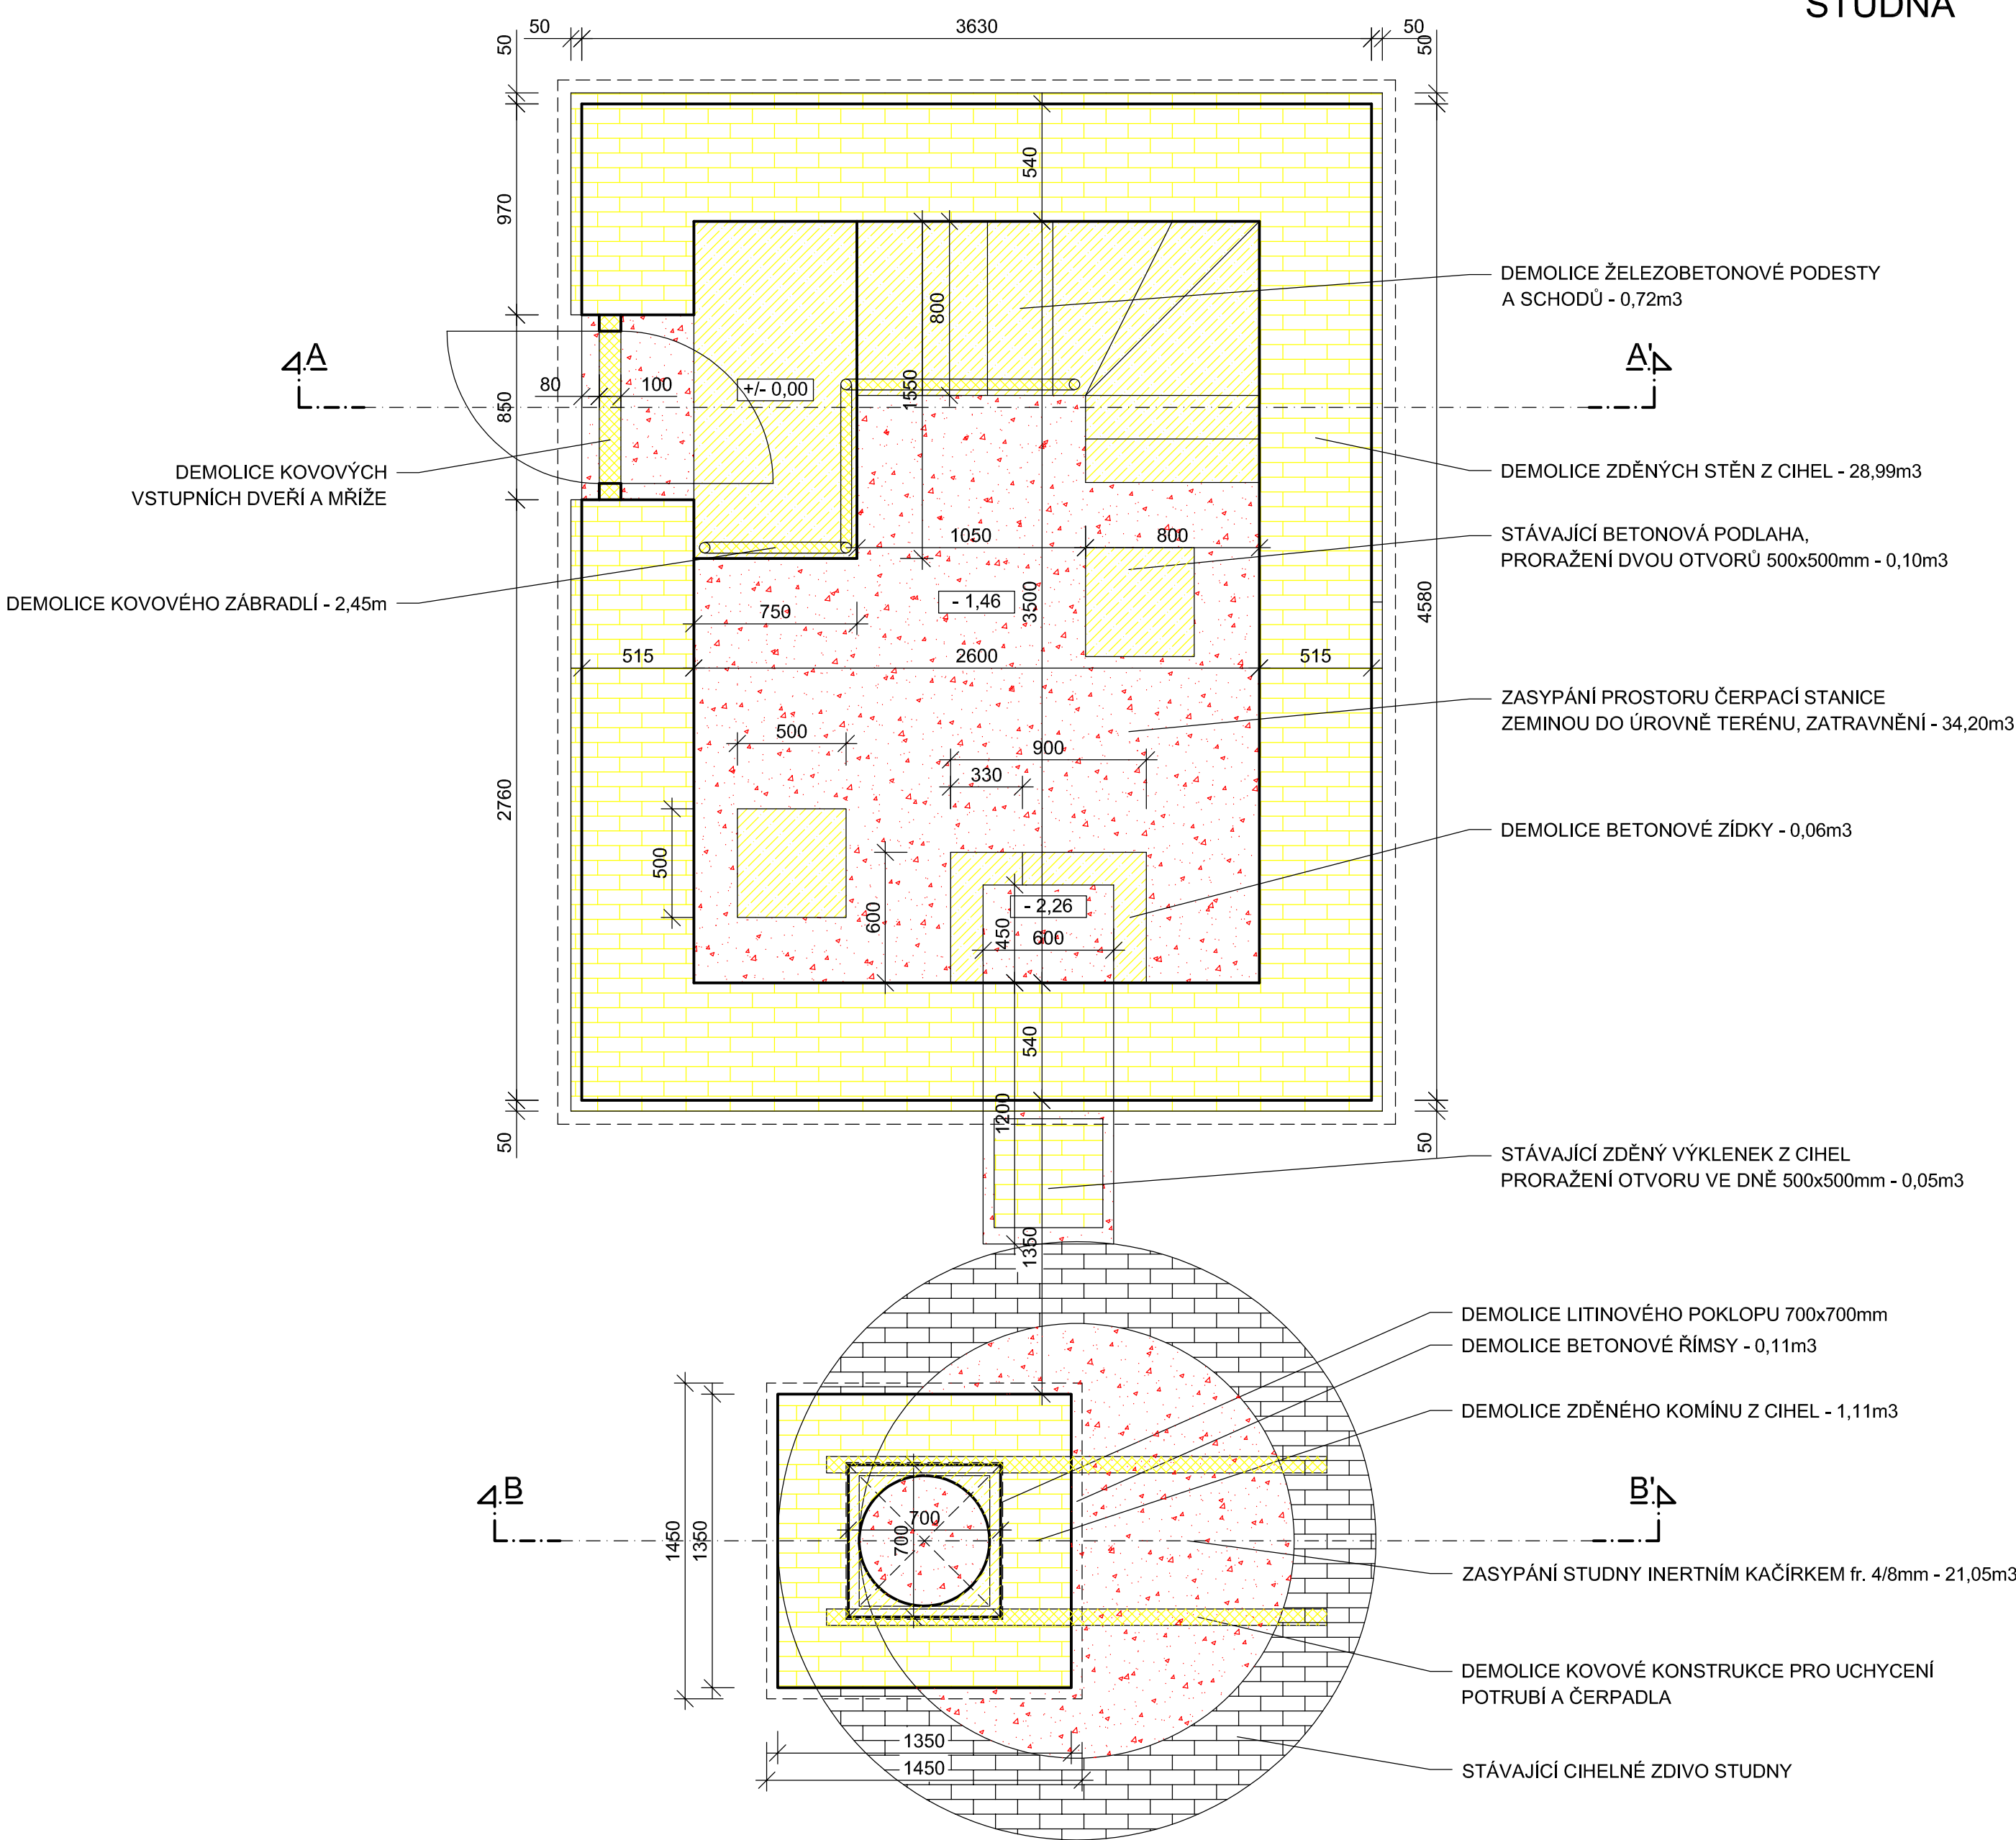

ŘEZ B-B'
STUDNA

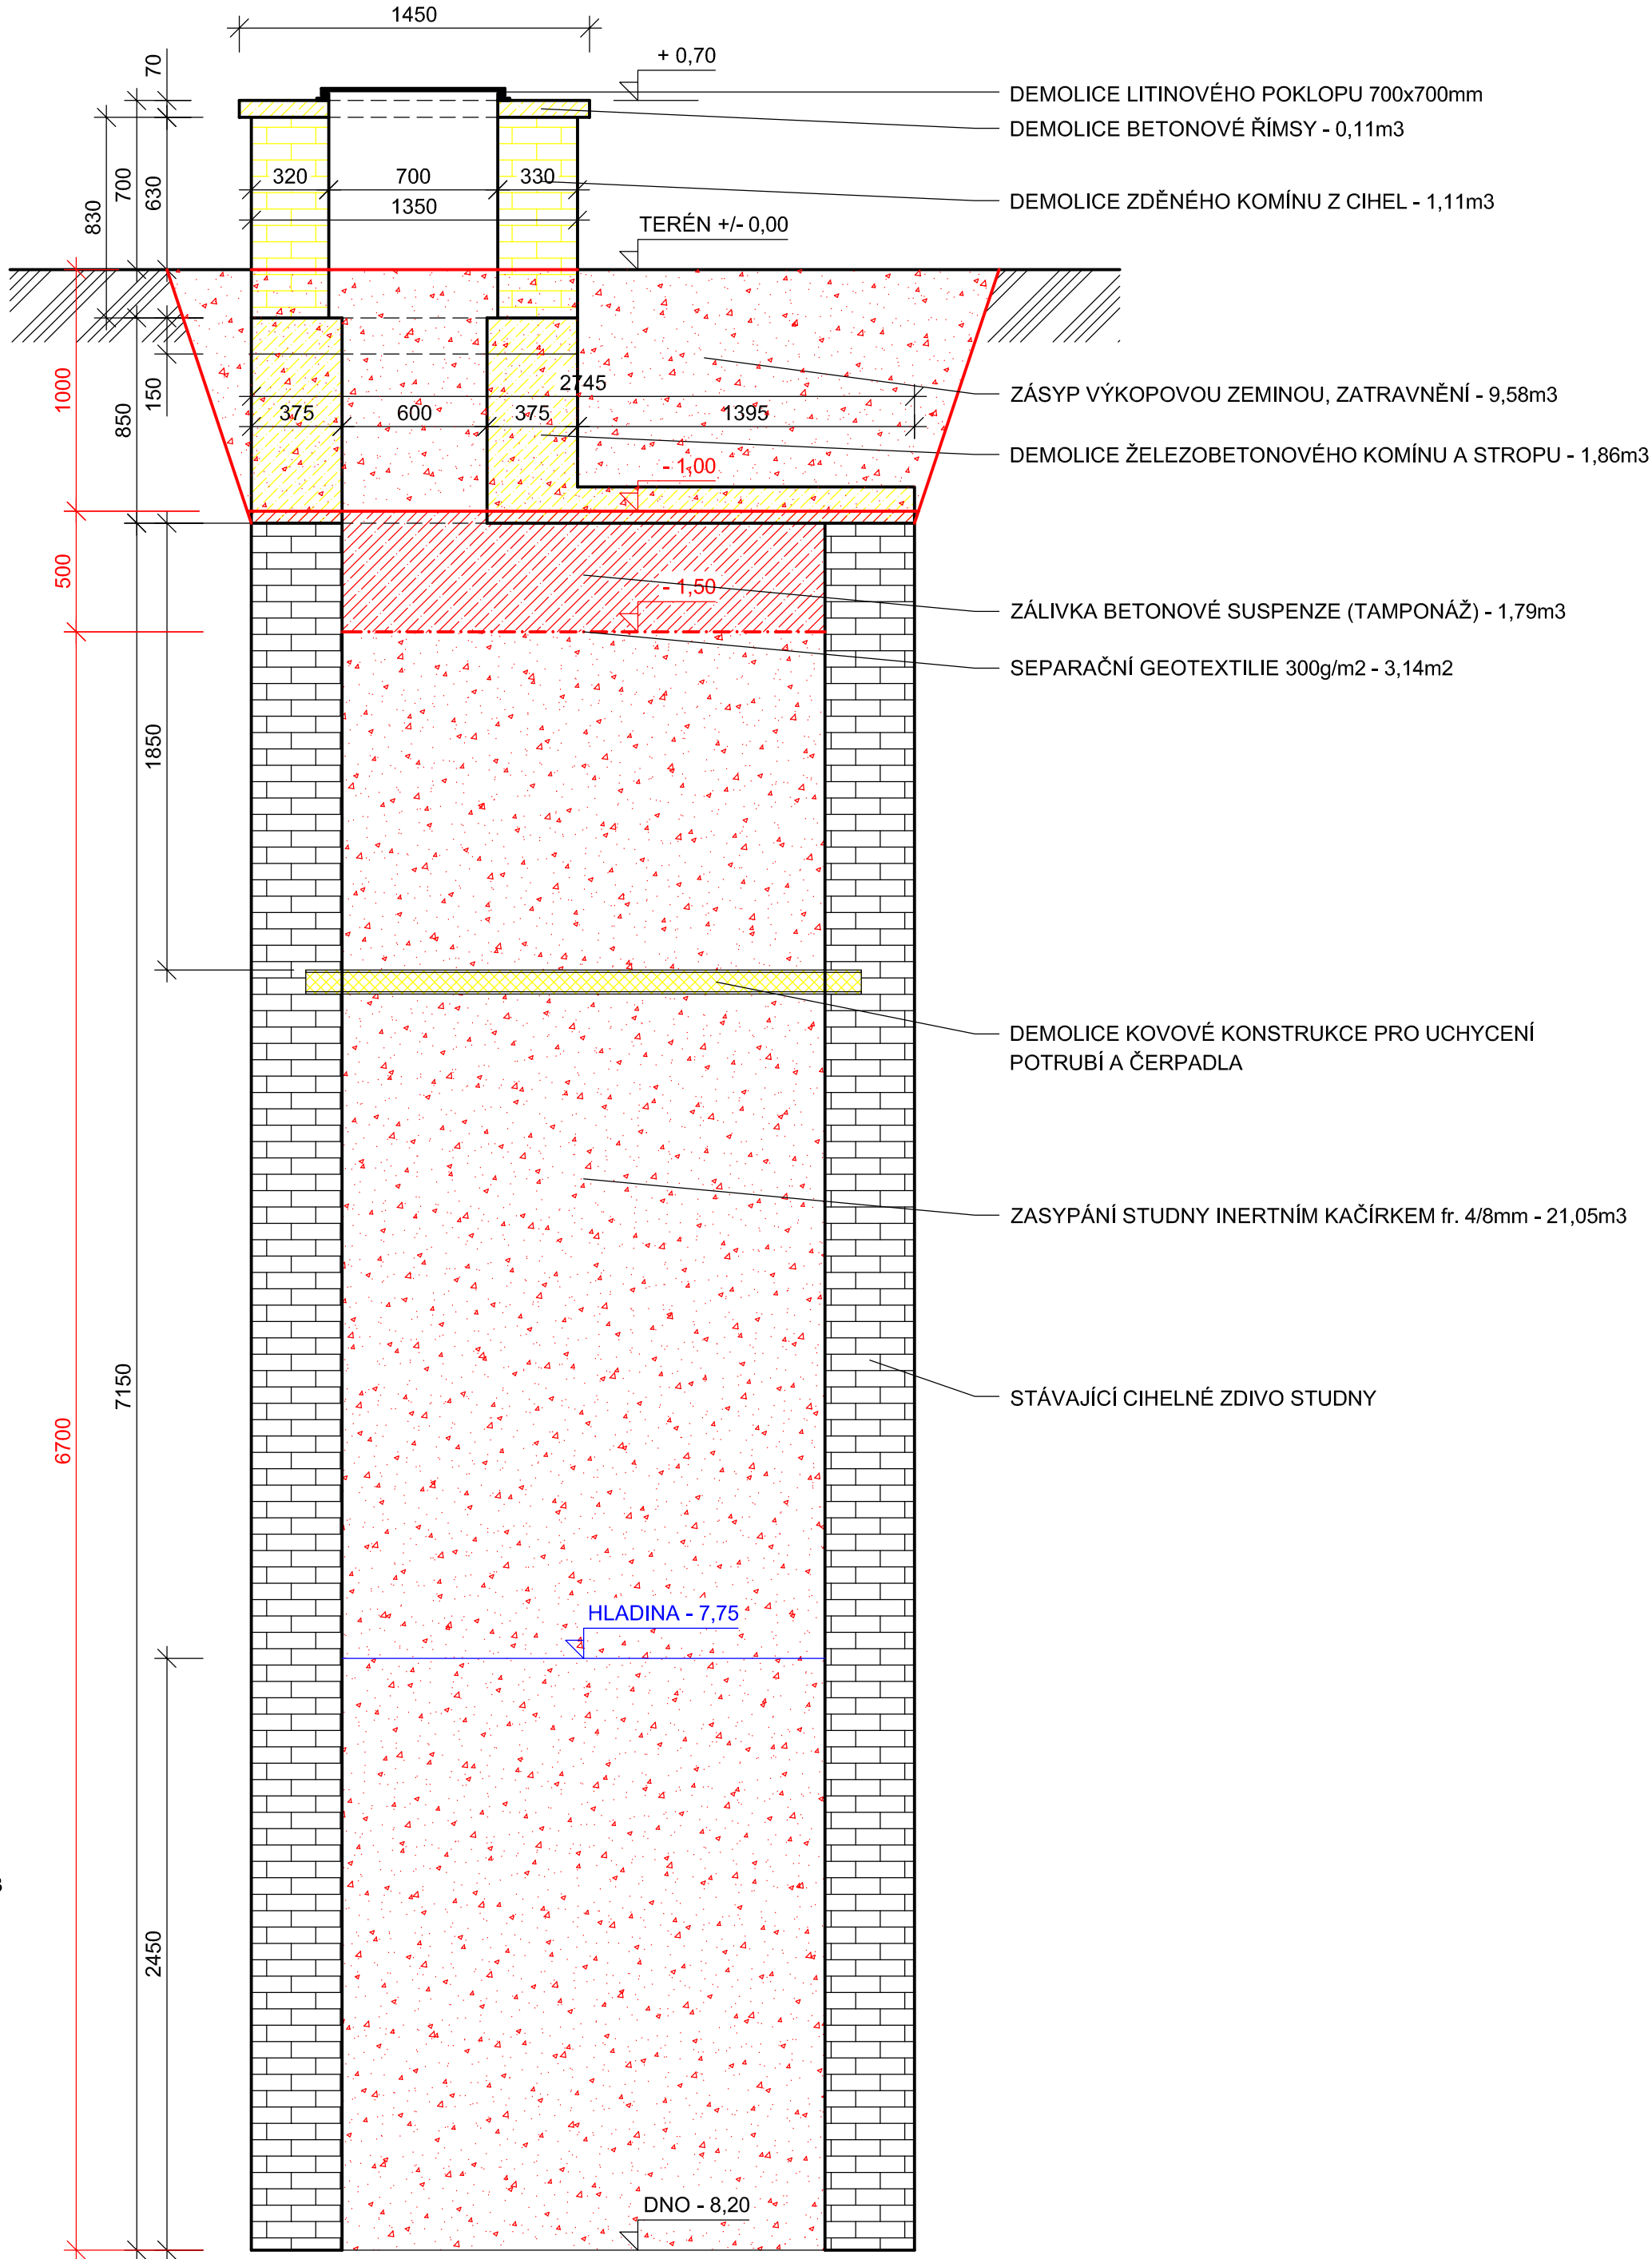

POZNÁMKA:
VEŠKERÉ DEMONTOVANÉ POTRUBÍ, TVAROVKY, ARMATURY A ČERPADLO Z ČERPAČÍ STANICE
A STUDNY BUDE PŘEDÁNO ZÁSTUPCŮM VaK MLADÁ BOLESLAV, a.s.

SO 06 - DEMOLICE NEVYUŽÍVANÝCH OBJEKTŮ

Zodp. projektant: Ing. M. Ulbrich	Vypracoval: Z. Zobal	GEVOS DVOŘSKÁ 748/II 466 01 JABLONEC PRAŽSKÝ tel. 602 584 456	
Obec: Tuřice	KÚ: Tuřice	Datum:	II. 2023
Objednatel: VaK Mladá Boleslav, a.s., Čechova 1151, 293 22 Mladá Boleslav		Č. zakázky:	2007
SOBĚTUCHY, VODOVOD ŘEŠENÍ KVALITY VODY		Číslo kopie:	
		DÚR + DSP	
DEMOLICE ČERPAČÍ STANICE A LIKVIDACE STUDNY		Měřítko: 1 : 25	Č. přílohy: D.6.4