


SOBĚTUCHY, VODOVOD ŘEŠENÍ KVALITY VODY

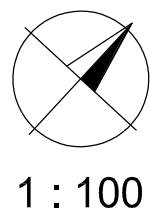


SO 06 - DEMOLICE NEVYUŽÍVANÝCH OBJEKTŮ SITUACE DEMOLICE ČERPACÍ STANICE A LIKVIDACE STUDNY

LEGENDA:

STÁVAJÍCÍ SÍŤ



VODOVODNÍ ŘAD
EL. KABEL NN
VRCHNÍ VEDENÍ NN

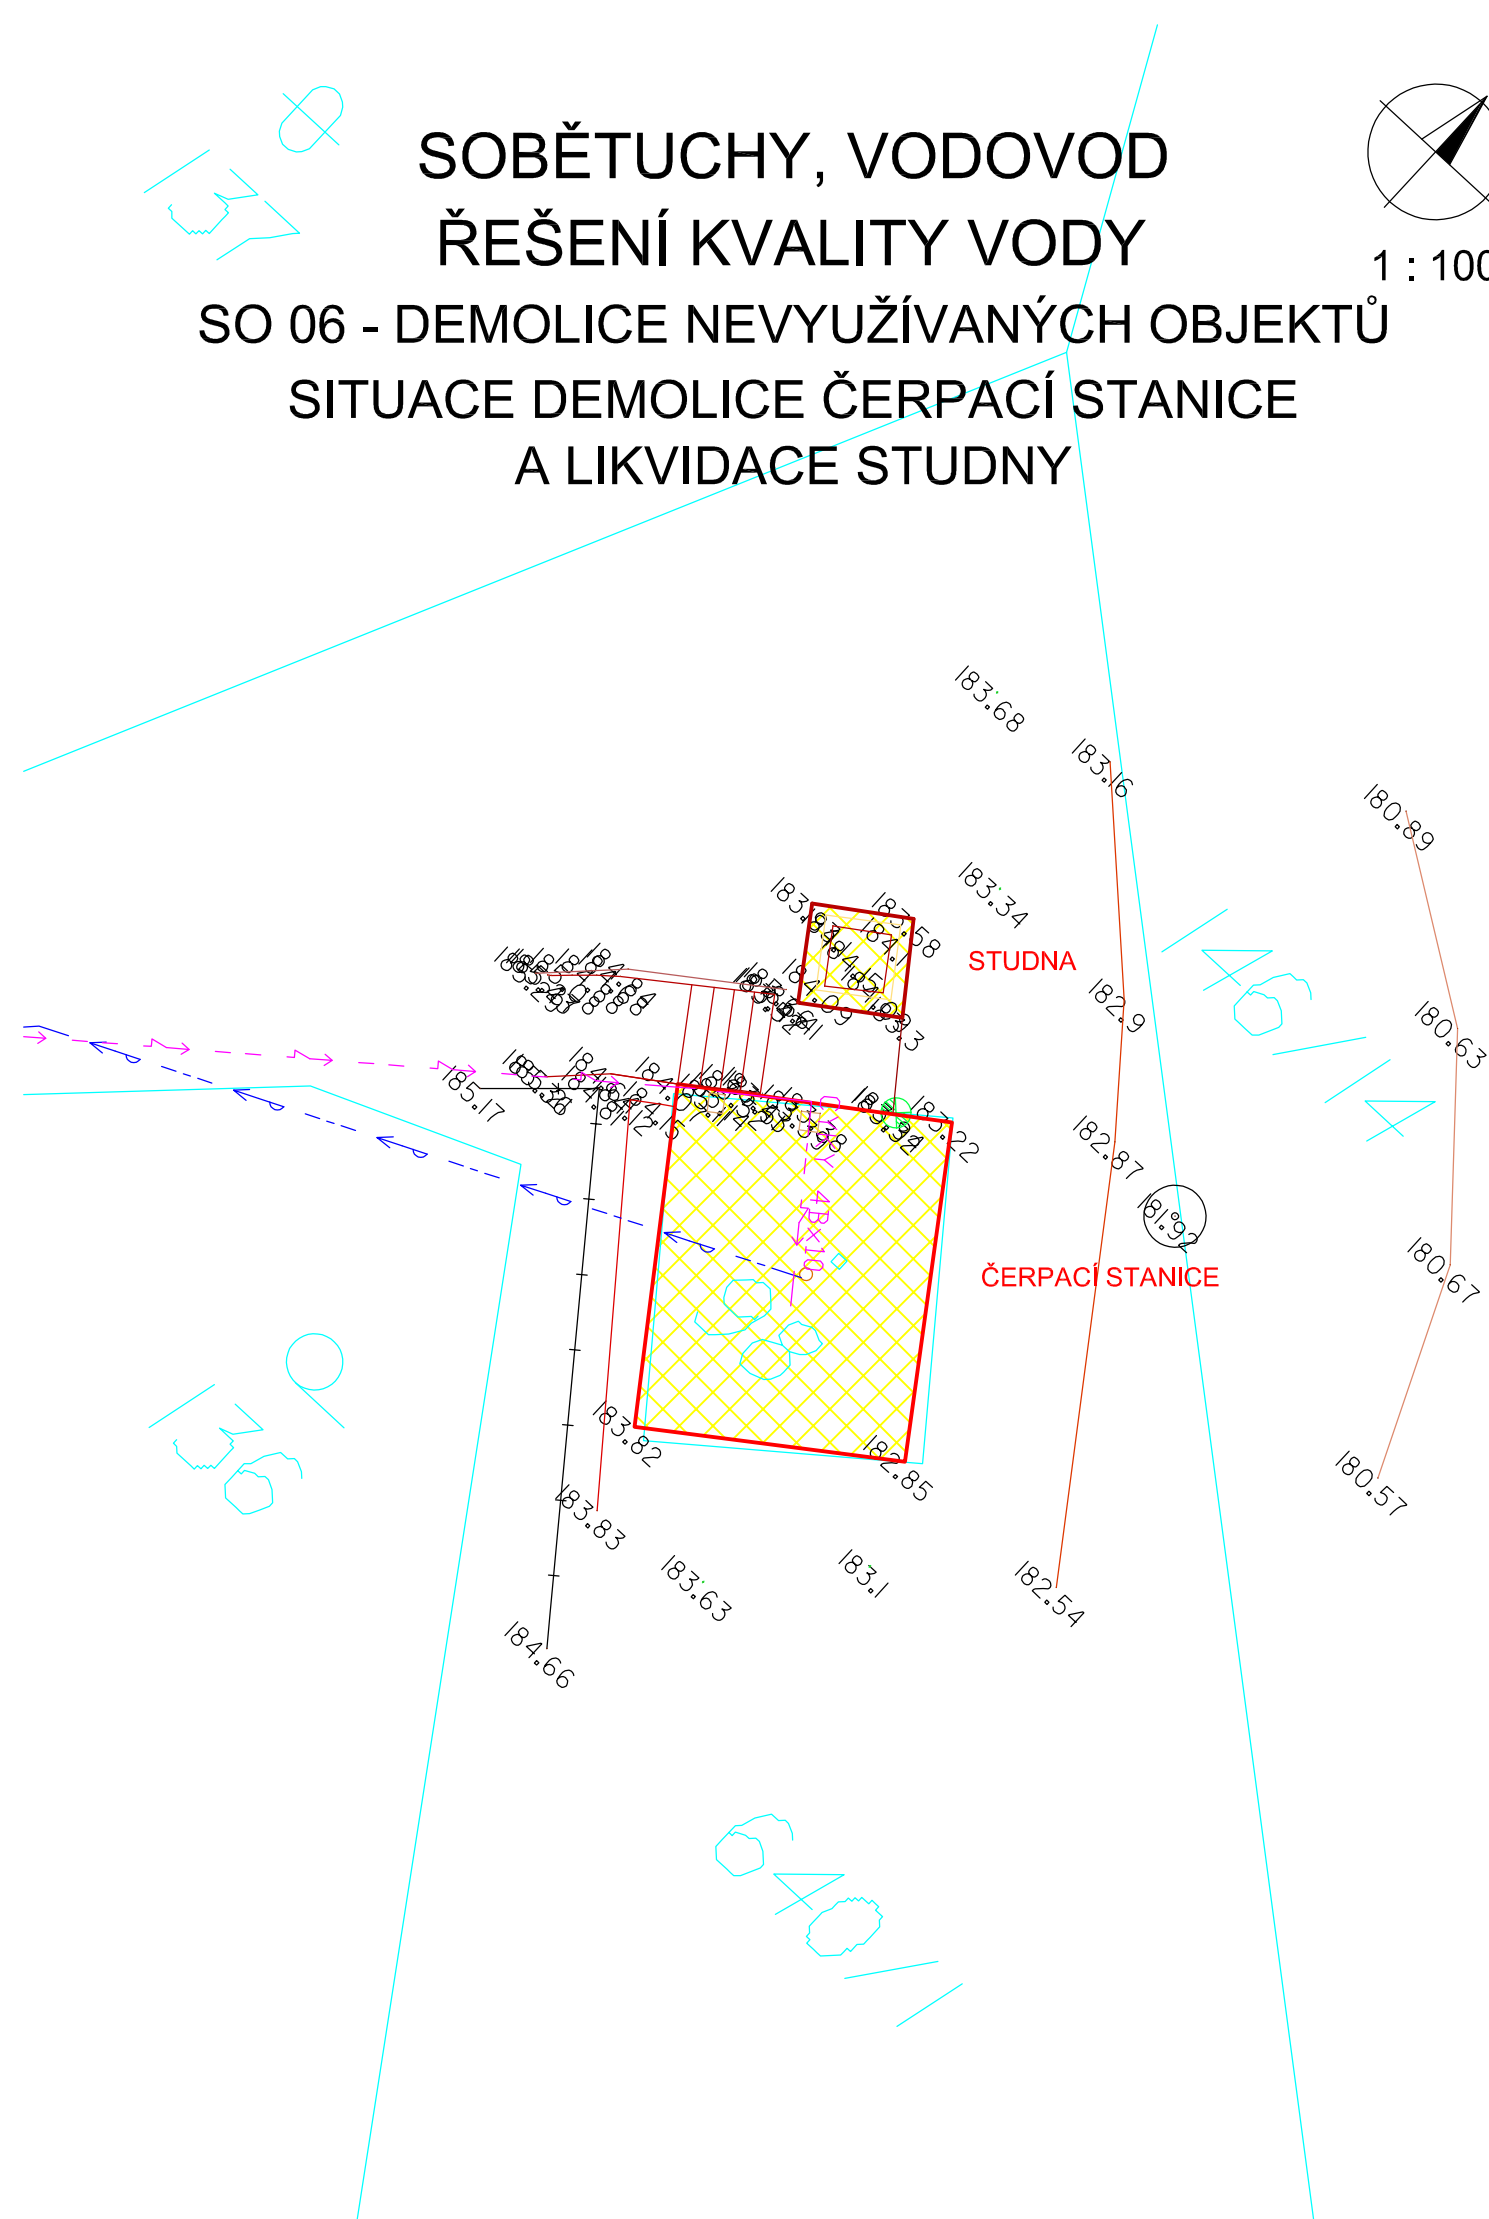

SO 06 - DEMOLICE NEVYUŽÍVANÝCH OBJEKTŮ

Výškový systém : Bpv.

Souřadnicový systém: S-JTSK

Zodp. projektant:	Vypracoval:	<div>GEVOS</div> <div>DVORSKÁ 748/9 466 01 JABLONEC NAD NISOU tel. 602 584 458</div>	
Ing. M. Ulbrych	Z. Zobal		
Obec: Tuřice	KÚ: Tuřice		
Objednatel: VaK Mladá Boleslav, a.s., Čechova 1151, 293 22 Mladá Boleslav		Datum:	II. 2023
<div>SOBĚTUCHY, VODOVOD ŘEŠENÍ KVALITY VODY</div> <div>SITUACE DEMOLICE ČERPACÍ STANICE A LIKVIDACE STUDNY</div>		Č. zakázky:	2007
		Číslo kopie:	
		DÚR + DSP	
		Měřítko: 1 : 100	Č. přílohy: D.6.2