


OPRAVY KRAJSKÝCH KOMUNIKACÍ SKRŮVKA ORNICE

LEGENDA INŽENÝRSKÝCH SÍTÍ:

STÁVAJÍCÍ	NOVĚ	
		KANALIZACE DEŠŤOVÁ
		VODOVOD
		VODOVOD, VaK MB
		KAN. VÝTLAK
		KAN. VÝTLAK, VaK MB
		SIL. VED. NN NADZ.-ČEZ
		SIL. VED. VN NADZ.-ČEZ
		SIL. VED. NN PODZ.-ČEZ
		SEK-CETIN
		SIL. VED. NN PODZ.-CETIN
		SEK-CETIN-NEPROVOZOV.
		VEŘEJNÉ OSVĚTLENÍ
		MÍSTNÍ ROZHLAS
		HRANICE DOČASNÉHO STAV

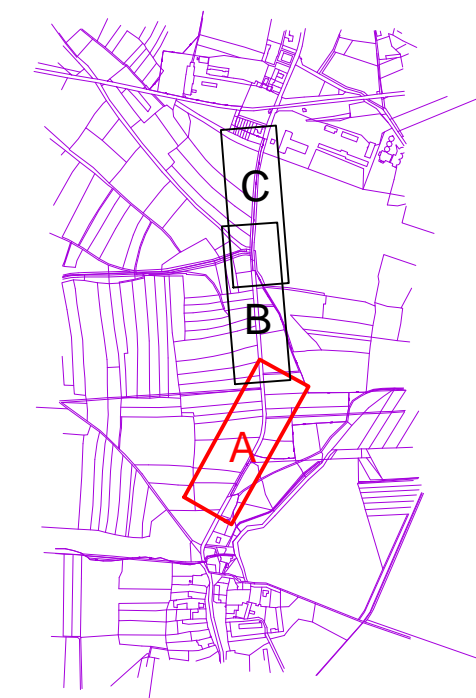

Investor:

VODOVODY A KANALIZACE MLADÁ BOLESLAV, a.s.
ČECHOVA 1151, 293 01 MLADÁ BOLESLAV
IČO: 46356983

Hlavní projektant

Vypracoval

Geodet

ing.E.Kozák

ing.E.Kozák, V.Bičiště

Ing.Evžen Kozák
projekce vodohospodářských staveb
Koryta 29, Loukov 294 11
tel: 326 789 357 602 422 354
E-mail: evzenkozak@seznam.cz

stavba:

PĚČICE – VODOVODNÍ A KANALIZAČNÍ PŘIVADĚČ

číslo zakázky:

2017108

stupeň PD:

DÚR/DSP

datum:

8.2018

měřítko:

1:500

formát:

5x4

výkres číslo:

výtisk číslo:

06

objekt:

SO 01 VODOVOD

obsah:

SITUACE DÍL A

název dig.souboru:

2017108-D.1.2. SITUACE.DWG

číslo přílohy:

D.1.2

VODOVODY
KANALIZACE
MLADÁ BOLESLAV, a.s.