


OPRAVY KRAJSKÝCH KOMUNIKACÍ SKRÝTKA ORNICE

LEGENDA INŽENÝRSKÝCH SÍTÍ:

STÁVAJÍCÍ	NOVĚ	
		KANALIZACE DEŠŤOVÁ
		VODOVOD
		VODOVOD, VaK MB
		KAN. VÝTLAK
		KAN. VÝTLAK, VaK MB
		SIL. VED. NN NADZ. - ČEZ
		SIL. VED. VN NADZ. - ČEZ
		SIL. VED. NN PODZ. - ČEZ
		SEK - CETIN
		SIL. VED. NN PODZ. - CETIN
		SEK - CETIN - NEPROVOZOV.
		VEŘEJNÉ OSVĚTLENÍ
		MÍSTNÍ ROZHLAS
		HRANICE DOČASNÉHO STAV

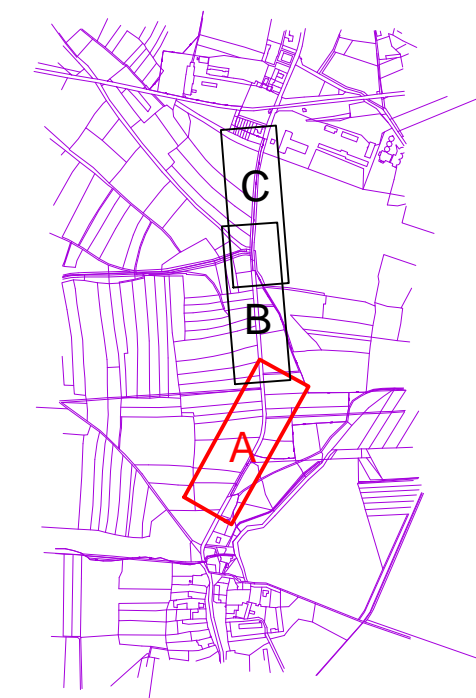

Investor:

VODOVODY A KANALIZACE MLADÁ BOLESLAV, a.s.  
ČECHOVA 1151, 293 01 MLADÁ BOLESLAV  
IČO: 46356983

Hlavní projektant

Vypracoval

Geodet

ing.E.Kozák

ing.E.Kozák, V.Bičířtě

Ing.Evžen Kozák  
projekce vodo­hospodářských staveb  
Koryta 29, Loukov 294 11  
tel: 326 789 357 602 422 354  
E-mail: evzenkozak@seznam.cz

stavba:

PĚČICE – VODOVODNÍ A KANALIZAČNÍ PŘIVADĚČ

číslo zakázky:

2017108

stupeň PD:

DÚR/DSP

datum:

4.2019

měřítko:

1:500

formát:

5x44

výkres číslo:

výtisk číslo:

12

objekt:

SO 02 KANALIZAČNÍ VÝTLAK

obsah:

SITUACE DÍL A

název dig.souboru:

2017108–D.2.2. SITUACE.DWG

číslo přílohy:

D.2.2

VODOVODY  
KANALIZACE  
MLADÁ BOLESLAV, a.s.