



HŘIVNO - ŘEŠENÍ VODOVODU

SO 06 - DEMOLICE NEVYUŽÍVANÝCH OBJEKTŮ
DEMOLICE STÁVAJÍCÍHO OBJEKTU V MÍSTĚ NOVÉHO VODOJEMU
1 : 25

ŘEZ A-A'

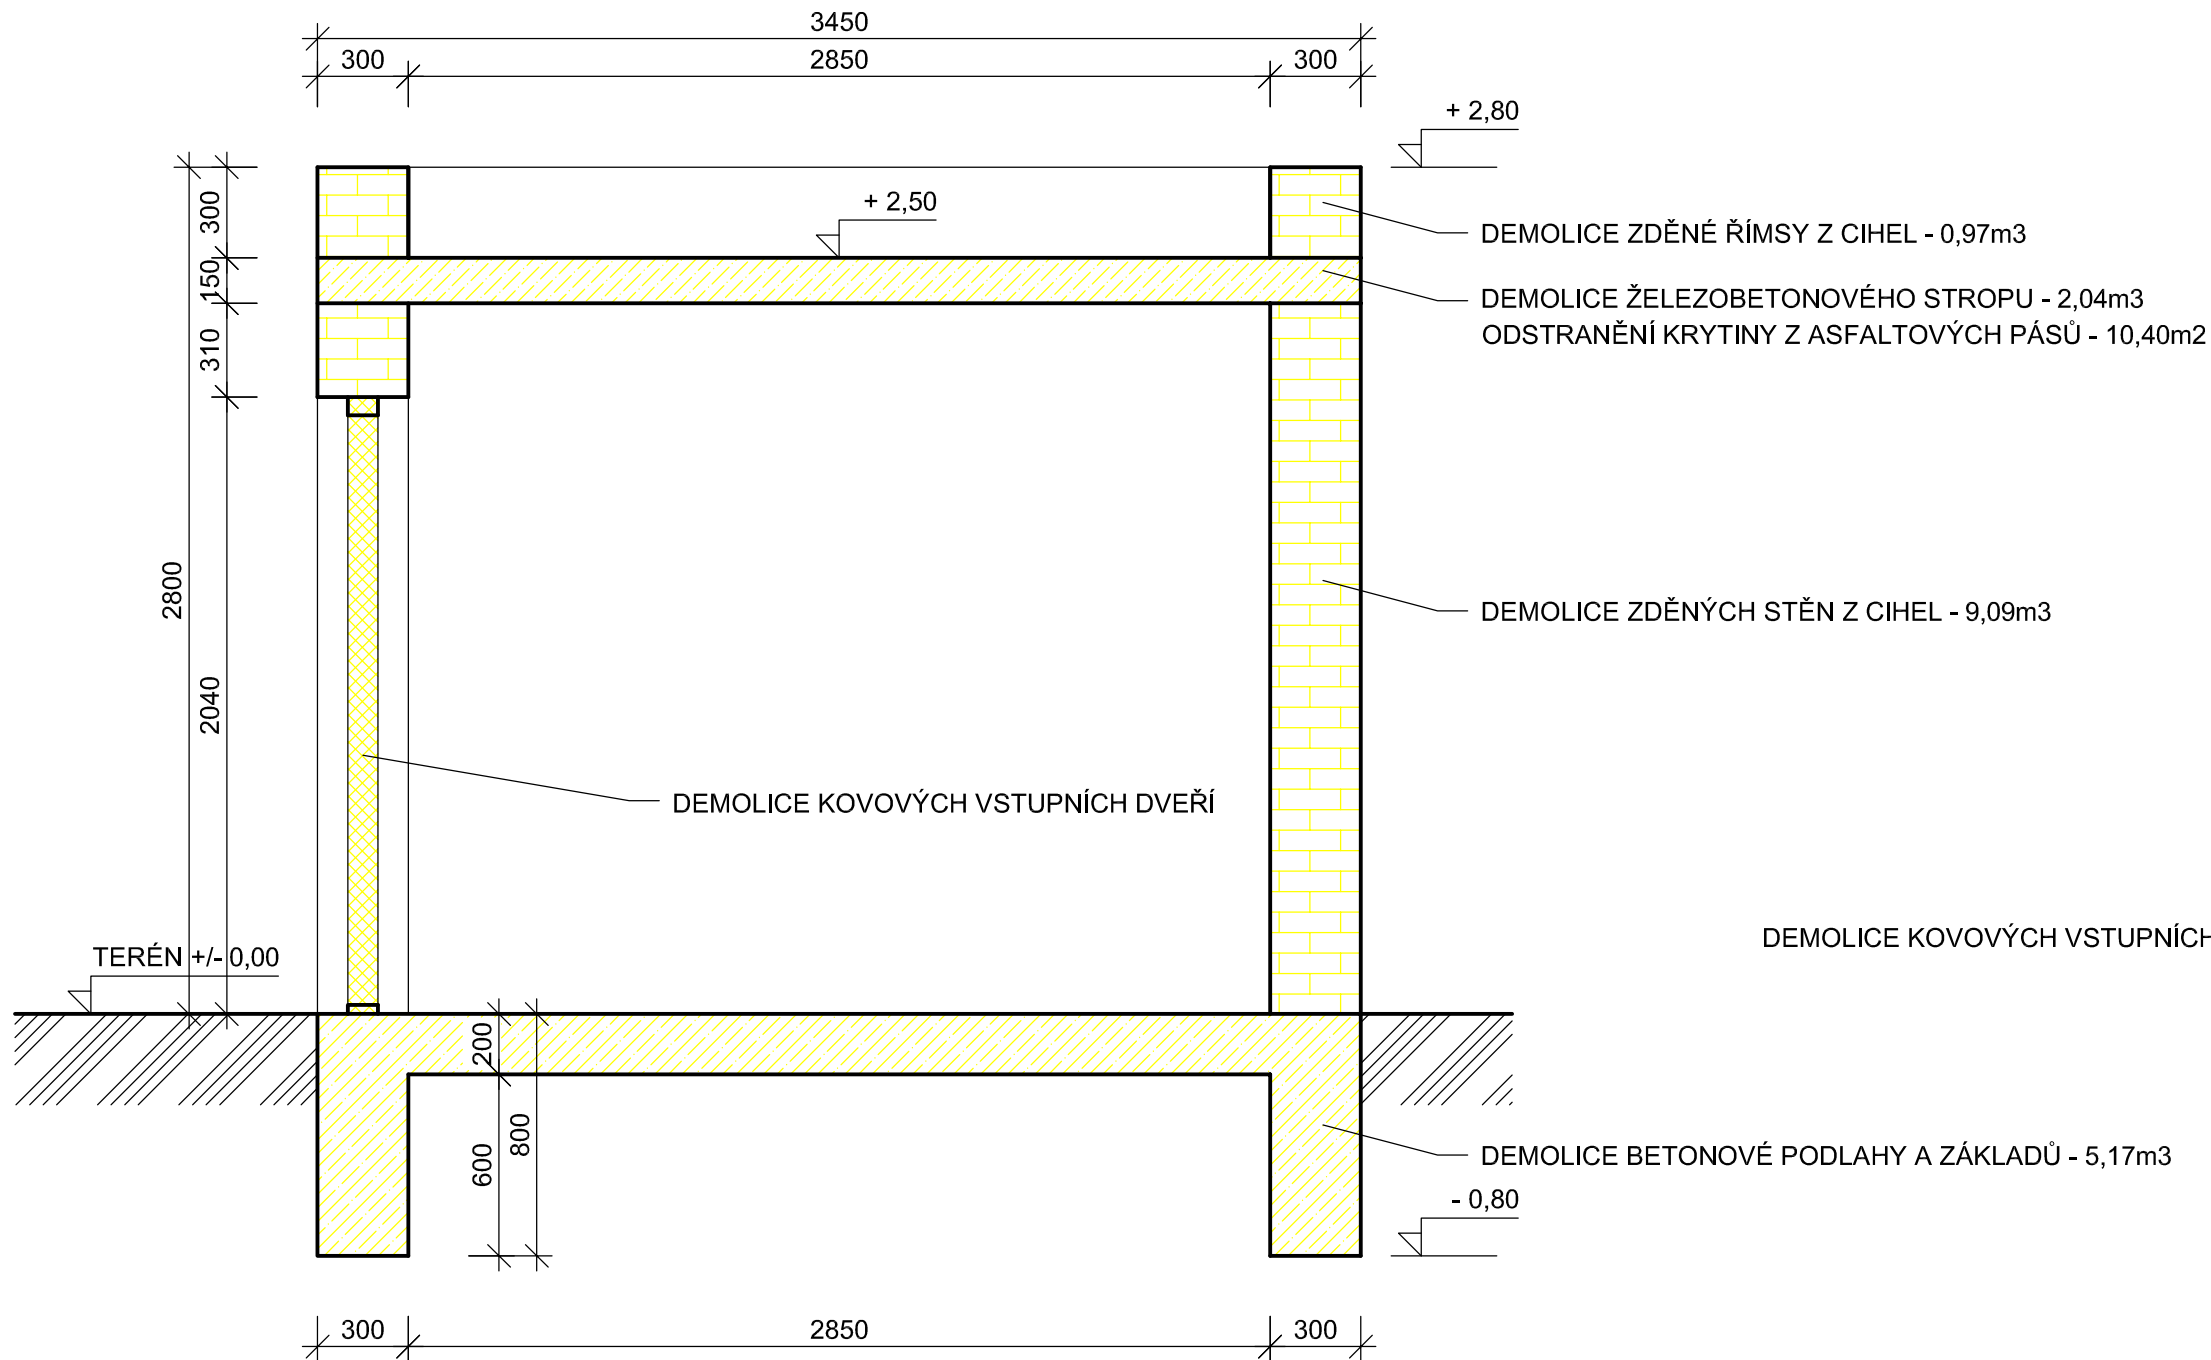

PŮDORYS

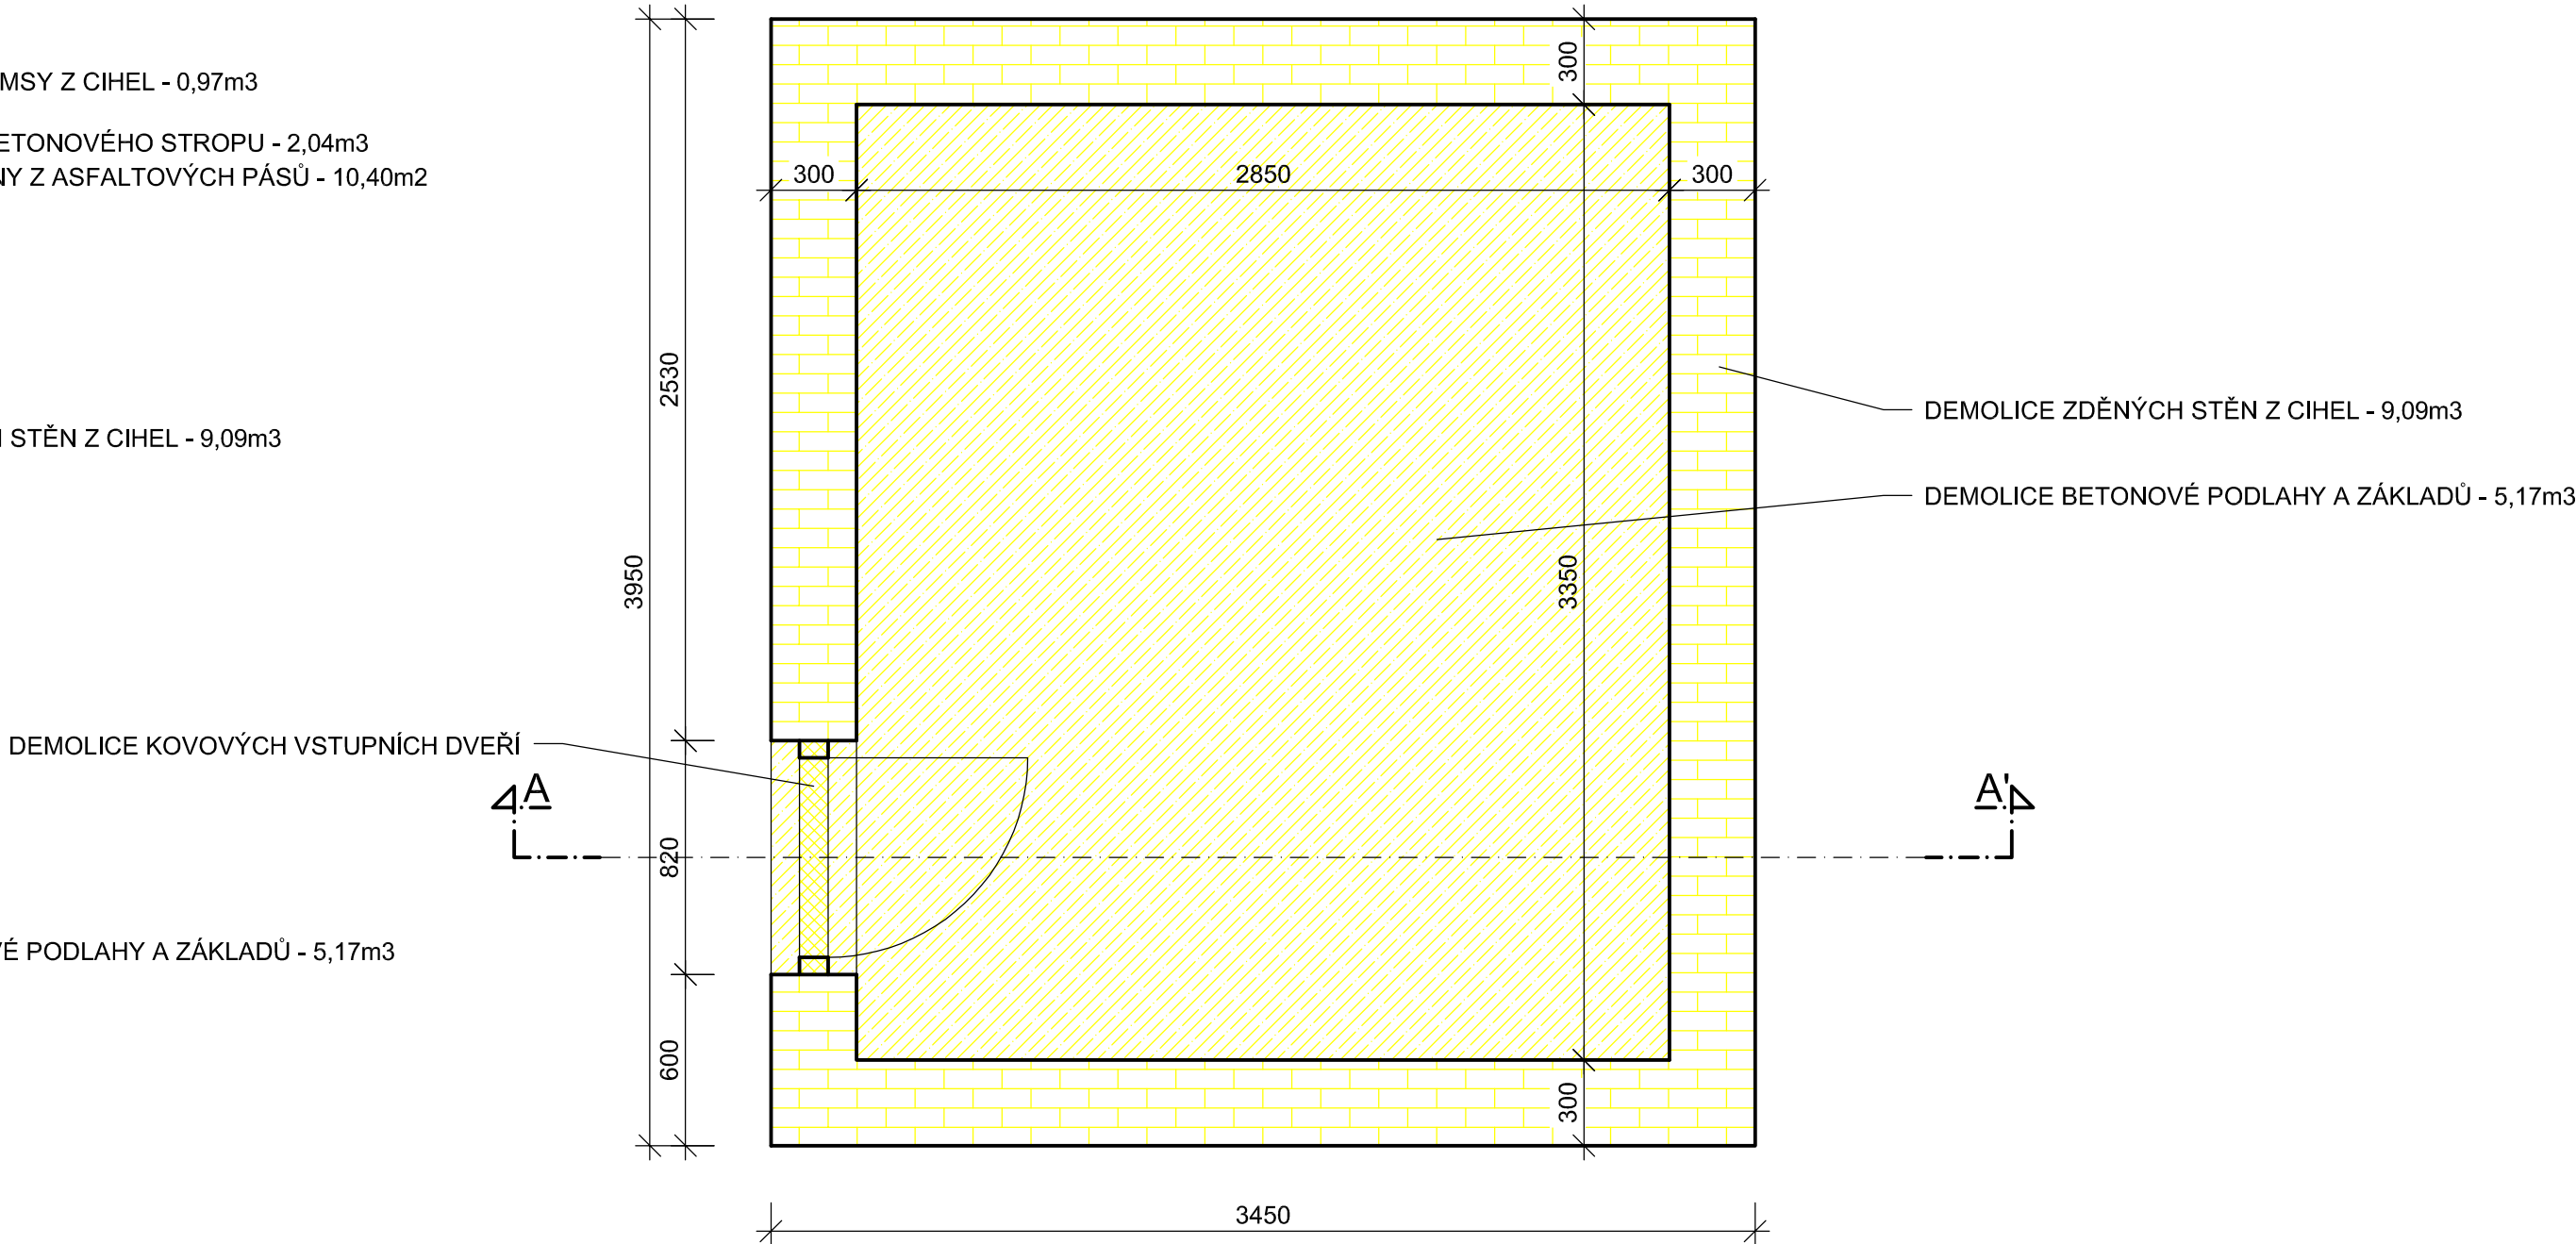

SO 06 - DEMOLICE NEVYUŽÍVANÝCH OBJEKTŮ

| | | | |
|---|-------------|--|----------------------|
| Zodp. projektant: | Vypracoval: | GEVOS DVORSKÁ 748/9 466 01 JABLONEC NAD NISOU tel. 602 584 458 | |
| Ing. M. Ulbrych | Z. Zobal | | |
| Obec: Chotětov | KÚ: Hřívno | | |
| Objednatel: VaK Mladá Boleslav, a.s., Čechova 1151, 293 22 Mladá Boleslav | | Datum: | III. 2023 |
| HŘIVNO ŘEŠENÍ VODOVODU | | Č. zakázky: | 2006 |
| | | Číslo kopie: | |
| | | DŮR + DSP | |
| DEMOLICE STÁVAJÍCÍHO OBJEKTU | | Měřítko: 1 : 25 | Č. přílohy: D.6.3 |