


SITUACE STAVBY
M 1:500

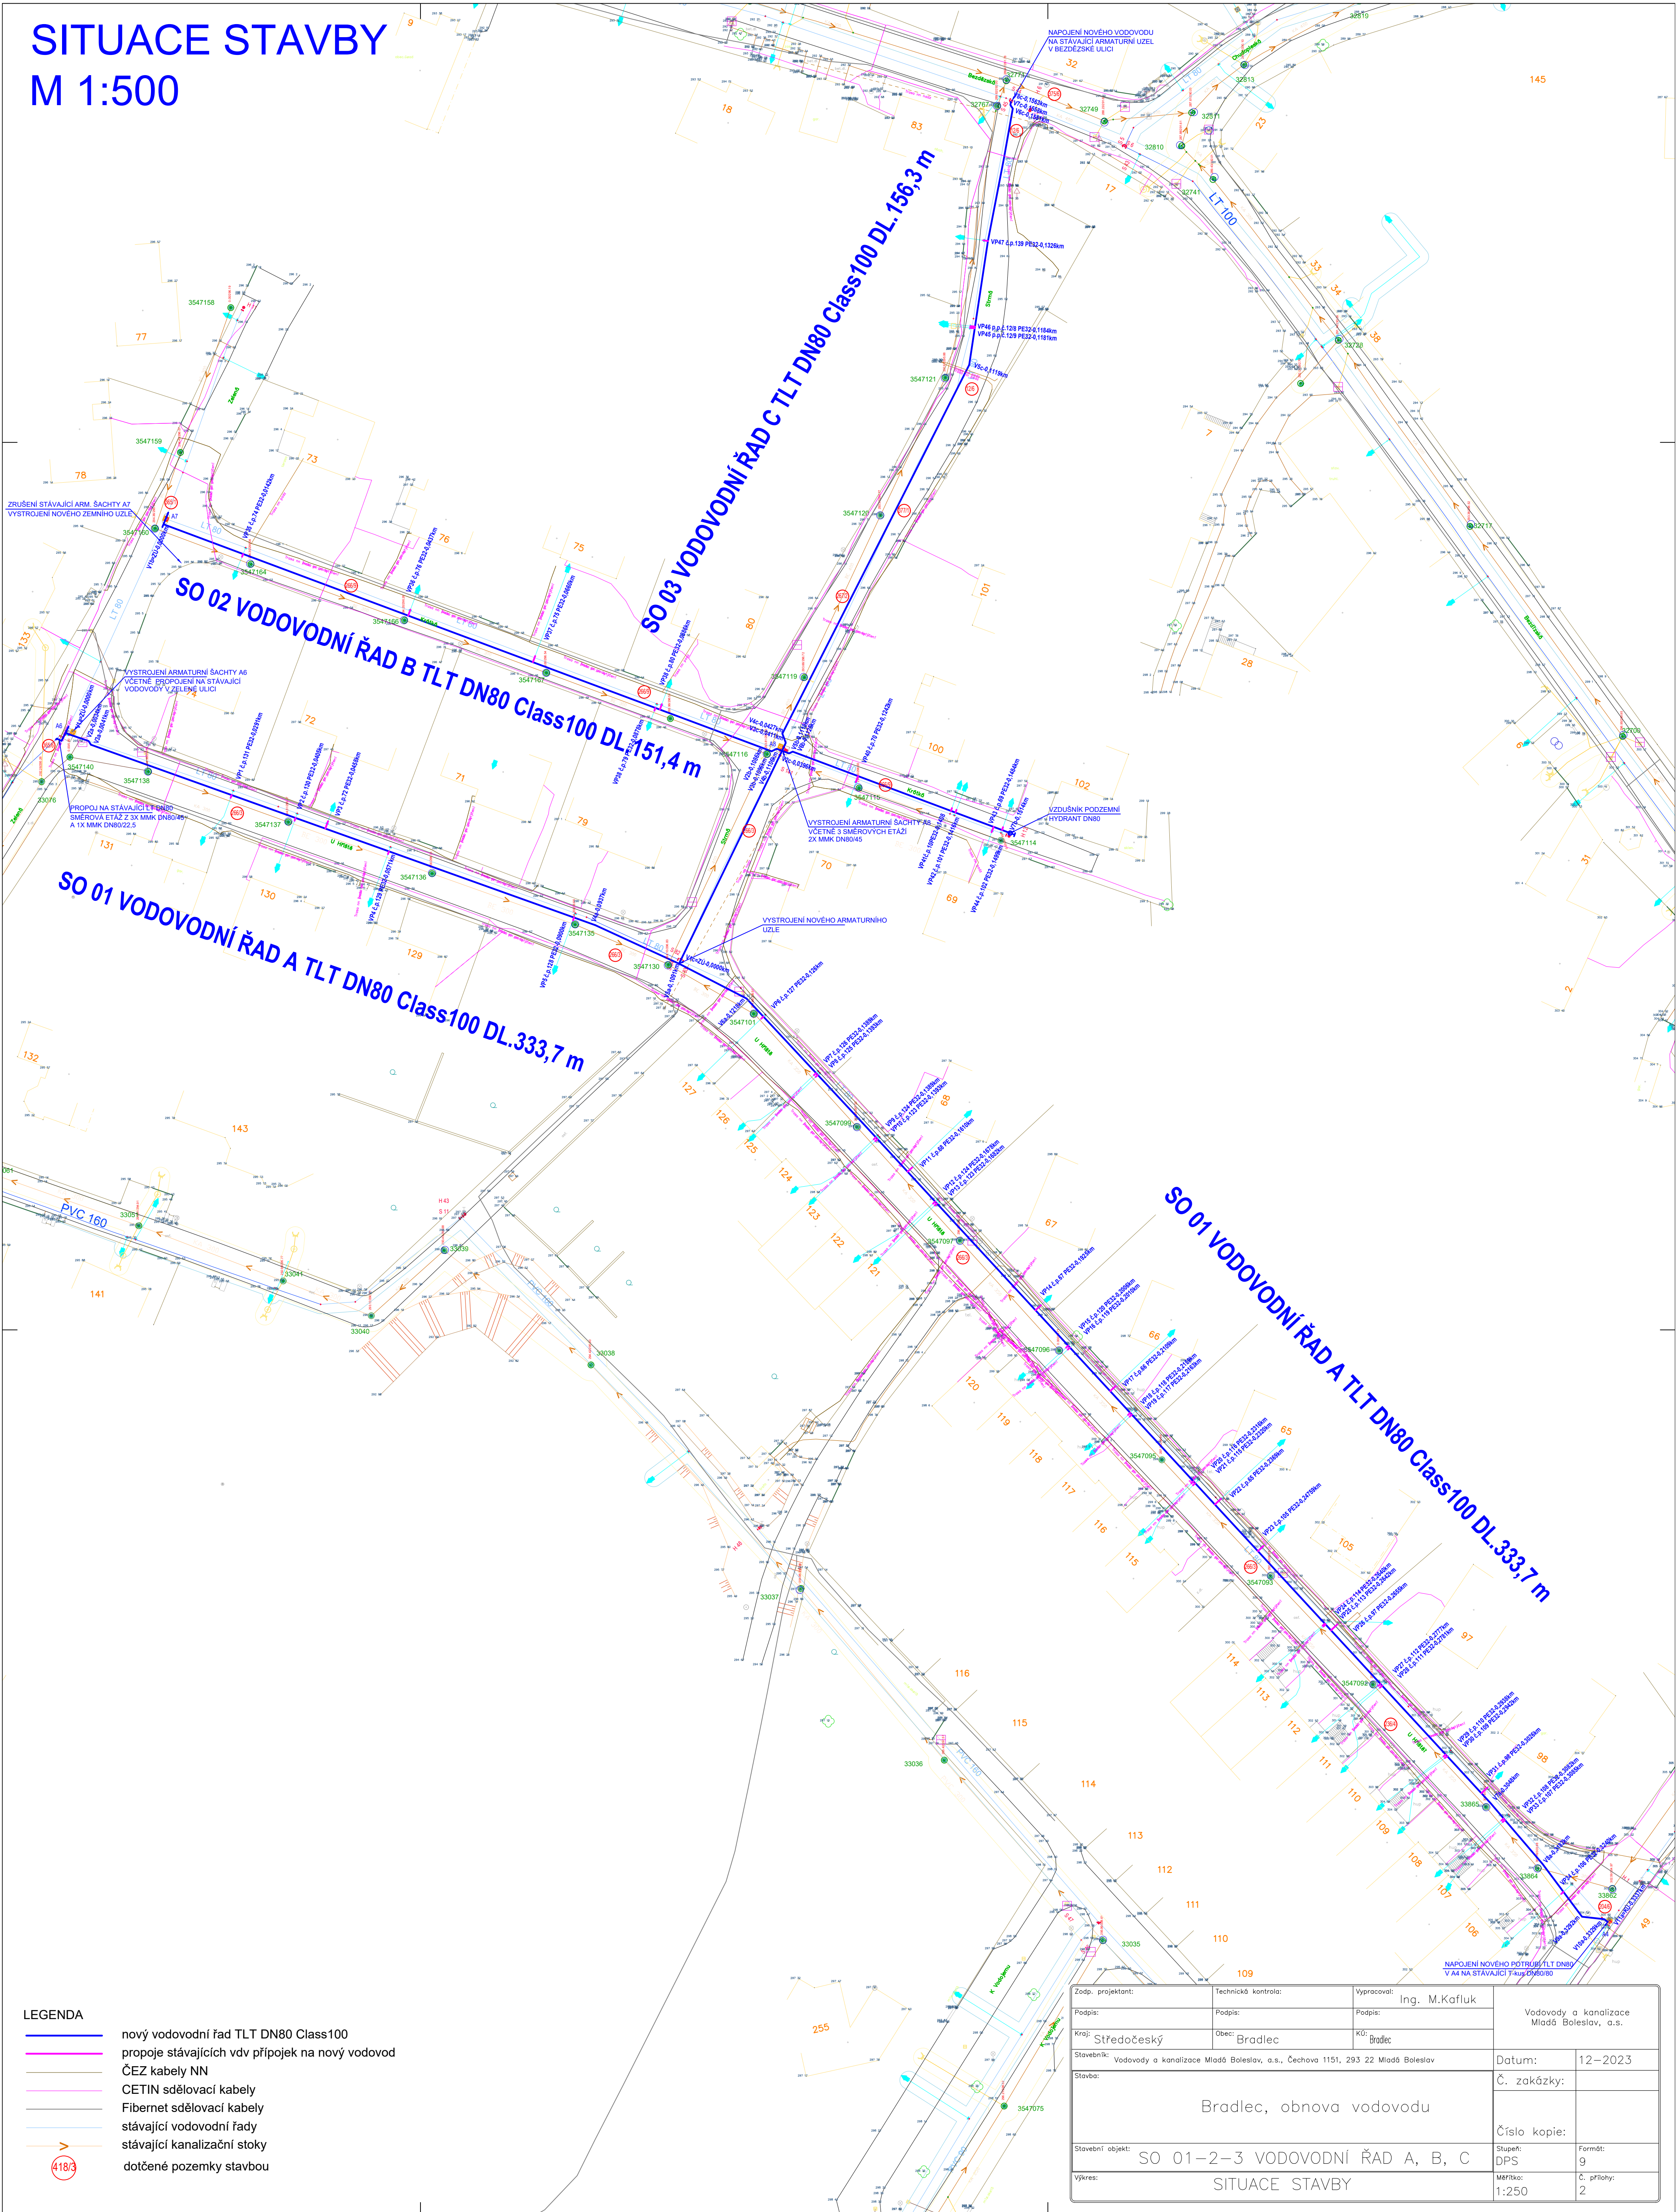

- LEGENDA
- nový vodovodní řád TLT DN80 Class100
 - propoje stávajících vdv přípojek na nový vodovod
 - ČEZ kabely NN
 - CETIN sdělovací kabely
 - Fibernet sdělovací kabely
 - stávající vodovodní řady
 - stávající kanalizační stoky
 - dotčené pozemky stavbou

Zodp. projektant:	Technická kontrola:	Vypracoval:	Ing. M.Kafluk
Podpis:	Podpis:	Podpis:	
Kraj: Středočeský	Obec: Bradlec	KÚ: Bradlec	Vodovody a kanalizace Mladá Boleslav, a.s.
Stavebník: Vodovody a kanalizace Mladá Boleslav, a.s., Čechova 1151, 293 22 Mladá Boleslav	Datum: 12-2023		
Stavba: Bradlec, obnova vodovodu	Č. zakázky:		
Stavební objekt: SO 01-2-3 VODOVODNÍ ŘAD A, B, C	Číslo kopie:		
Výkres: SITUACE STAVBY	Stupeň: DPS		
	Formát: 9		
	Měřítko: 1:250		
	Č. přílohy: 2		