




POHLED PŘEDNÍ

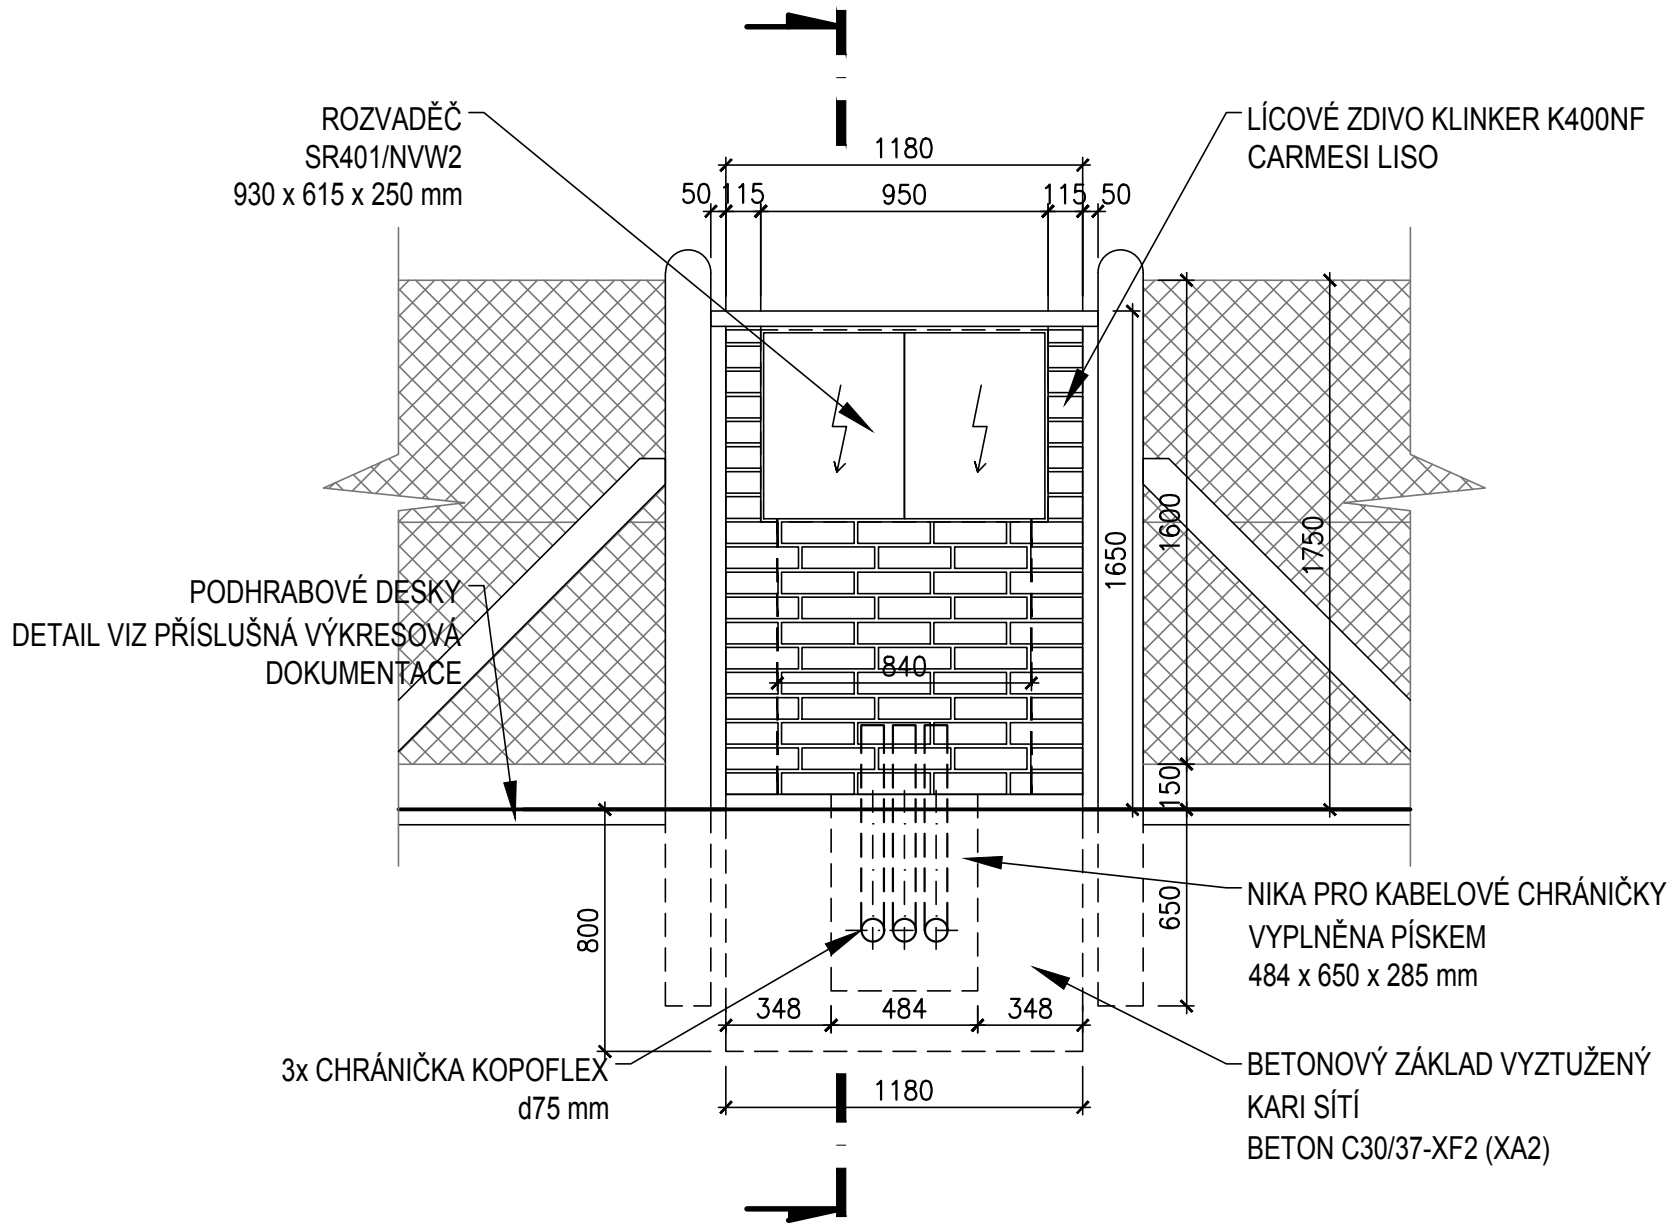

ŘEZ

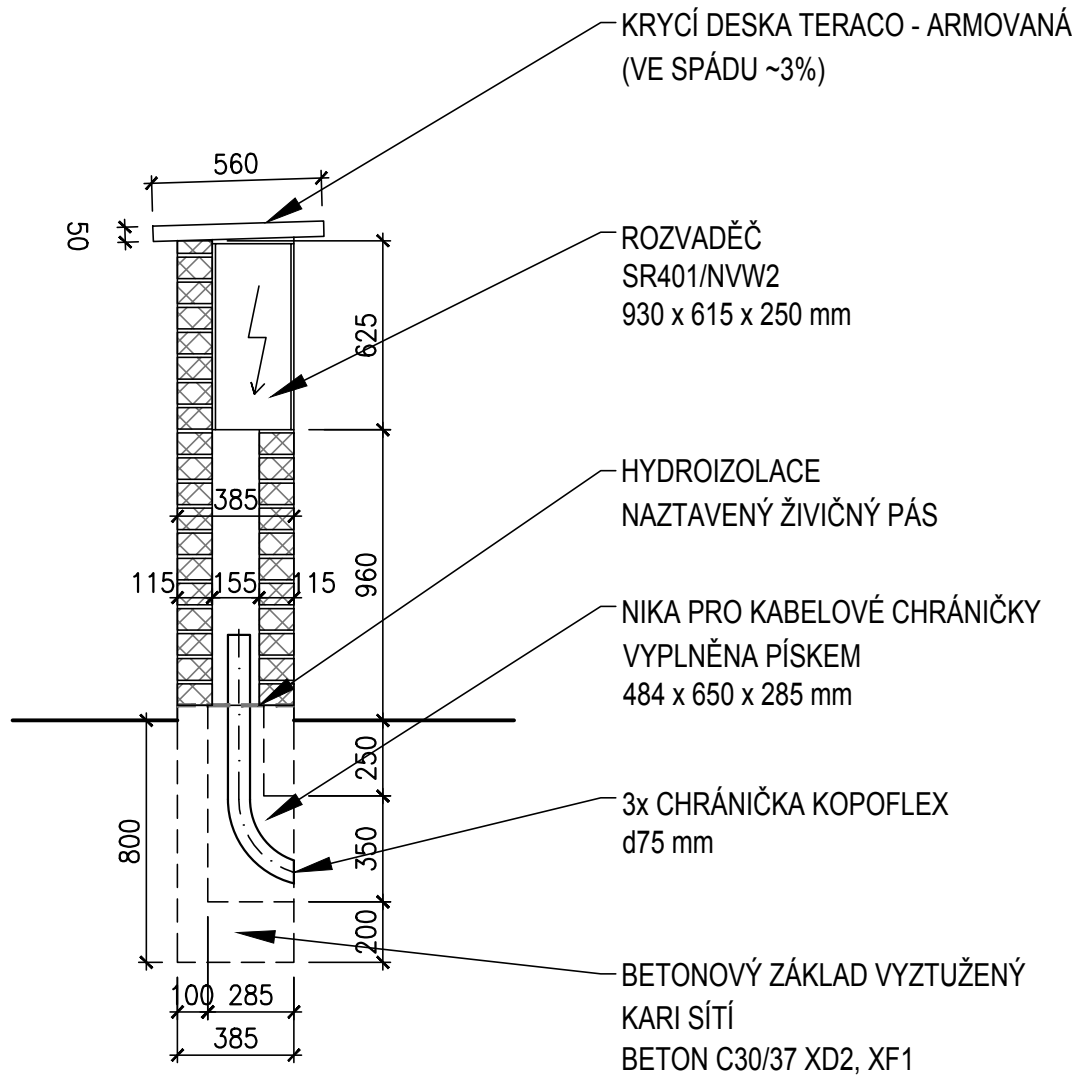

PŮDORYS

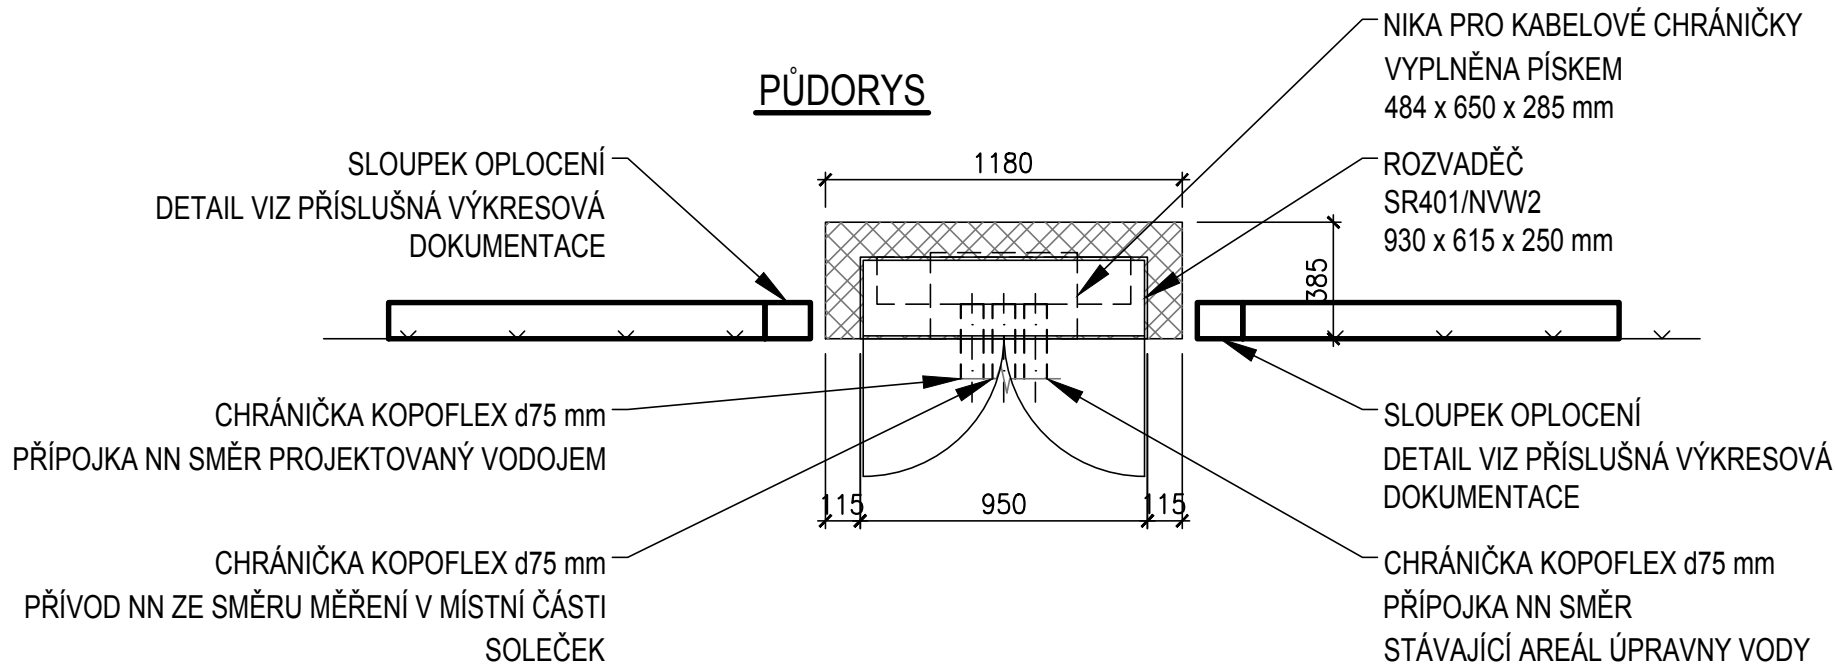

LEGENDA



	VODOHOSPODÁŘSKÉ INŽENÝRSKÉ SLUŽBY a.s.		
	Křížová 47, 150 00 PRAHA 5		
Vypracoval: Ing. L. Kužel		Hlavní inž. projektu: Ing. M. Butor	
Projektant: Ing. L. Kužel		Ved. atelieru: Ing. M. Butor	
SV MB, ROZŠÍŘENÍ SVV - ETAPA 2 D. DOKUMENTACE OBJEKTŮ A TECH. A TECHNOL. ZAŘÍZENÍ D.4 - SO 01.1 - TERÉNNÍ ÚPRAVY, OPLOCENÍ		WGS-84:	
		Datum: říjen 2015	
		Stupeň: DSP/DPS	
Investor: Vodovody a kanalizace Mladá Boleslav, a.s., Čechova 1151, 293 22 Mladá Boleslav		Formát: 3 A4	
		Zak.číslo: VIS 3/15 - 002	
ZDĚNÝ PILÍŘEK ELEKTORROZVADĚČE		Měřítko: 1:25	
		Číslo přílohy: D.4.04	