



ŘEZ C - C

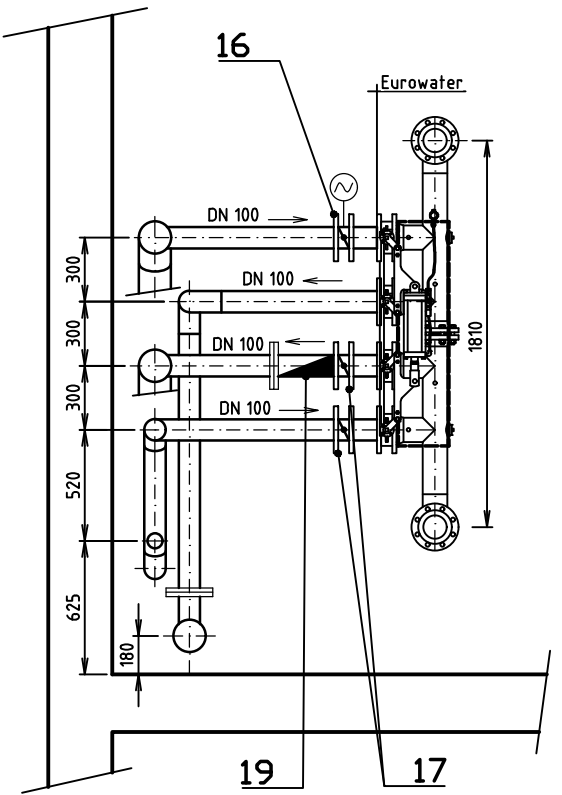

ŘEZ D - D

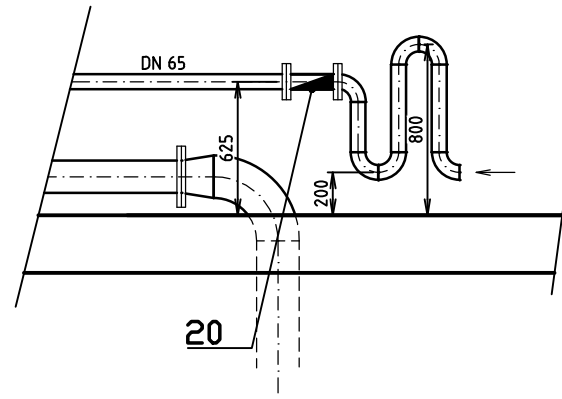

±0,000 = 229,530

		VODOHOSPODÁŘSKÉ INŽENÝRSKÉ SLUŽBY a.s.	
		Křížová 47, 150 00 PRAHA 5	
Vypracoval: Václav Klouzal		Hlavní inž. projektu: Ing. M. Butor	
Projektant: Václav Klouzal		Ved. atelieru: Ing. L. Kužel	
SV MN. HRADIŠTĚ, ZDROJE SYCHROV - DOPLNĚNÍ ÚV PS 01 STROJNĚ TECHNOLOGICKÁ ČÁST		Datum: 04/2024	
		Stupeň: ŘPZ (DÚR/DSP/DPS)	
		Formát: A4	
Investor: Vodovody a kanalizace Mladá Boleslav, a.s., Čechova 1151, M.B.		Zak. číslo: VIS 3/24 - 010	
PŮDORYS 1 NP, ŘEZY C-C, D-D		Měřítko: 1:25	Číslo přílohy: D.04.4