


SITUACE DÍL A

SITUACE DÍL B

SITUACE DÍL C

LEGENDA:

STÁVAJÍCÍ	ODCH. PÁSMO	NOVÉ	POZNÁMKA
			VODOVOD
			VODOVODNÍ PŘÍPOJKY
			PRODL. IDENT. VODIČE
			PLYNOVOD VTL
			SEK-CETIN
			SILOVÉ VEDENÍ VN NADZ.
			SILOVÉ VEDENÍ KN PODZ.
			ODKAMNĚNÍ PÁSMO SILNICE III 18
			ODKAMNĚNÍ PÁSMO SILNICE III 18
			HRANICE KN
			HRANICE DOČAS. STAV.
			KACENÍ STROMŮ

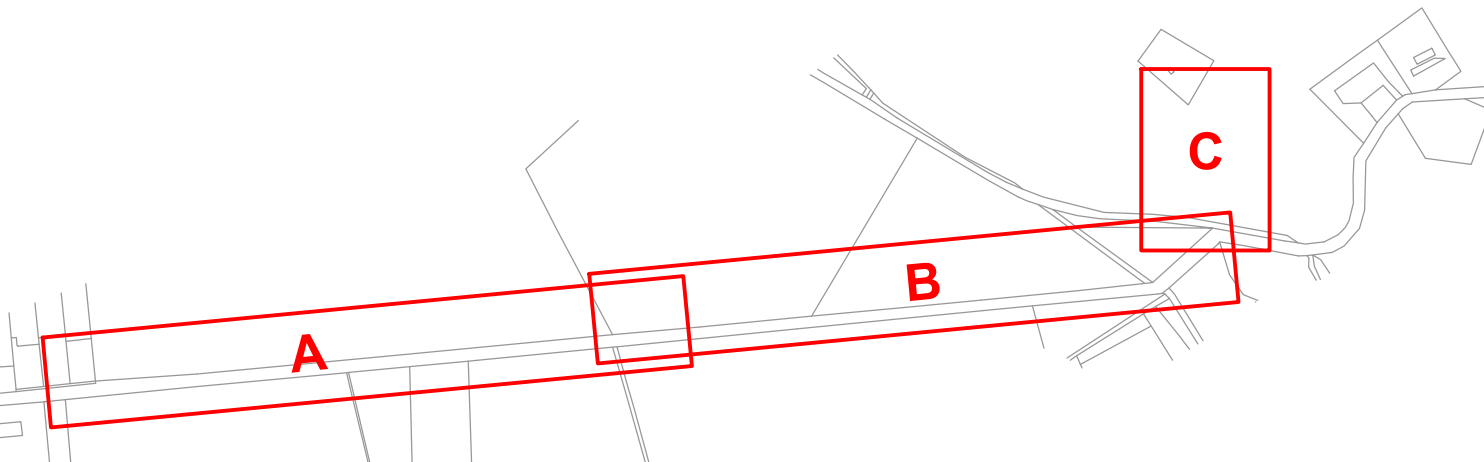

Investor:  
VODOVODY A KANALIZACE MLADÁ BOLESLAV, A.S.  
ČECHOVA 1151, 293 22 MLADÁ BOLESLAV  
IČO: 46356983

Hlavní projektant  
Ing.E.Kozák

Vypracoval  
Ing.E.Kozák, V.BIGŠTĚ

Geodet  
Z.BIGŠTĚ

Ing.Evžen Kozák  
projekce vodoхозяйственных стeбe  
Koryta, 29, Loukov, 294 11  
tel: 326 789 357, 602 422 354  
E-mail: evzenkozak@seznam.cz

stavba:  
VLKAVA  
OBNOVA VÝTLAČNÉHO ŘADU

objekt:  
VODOVOD

obsah:  
CELKOVÝ SITUÁČNÍ VÝKRES

název dig.souboru:  
2017087-C.2 SITUACE.DWG

číslo zakázky:  
2017087

stupeň PD:  
DSP/PDPS

datum:  
9.2017

měřítko:  
1:500

výkres číslo:  
02

výřez číslo:  
7x44

číslo přílohy:  
C.2