
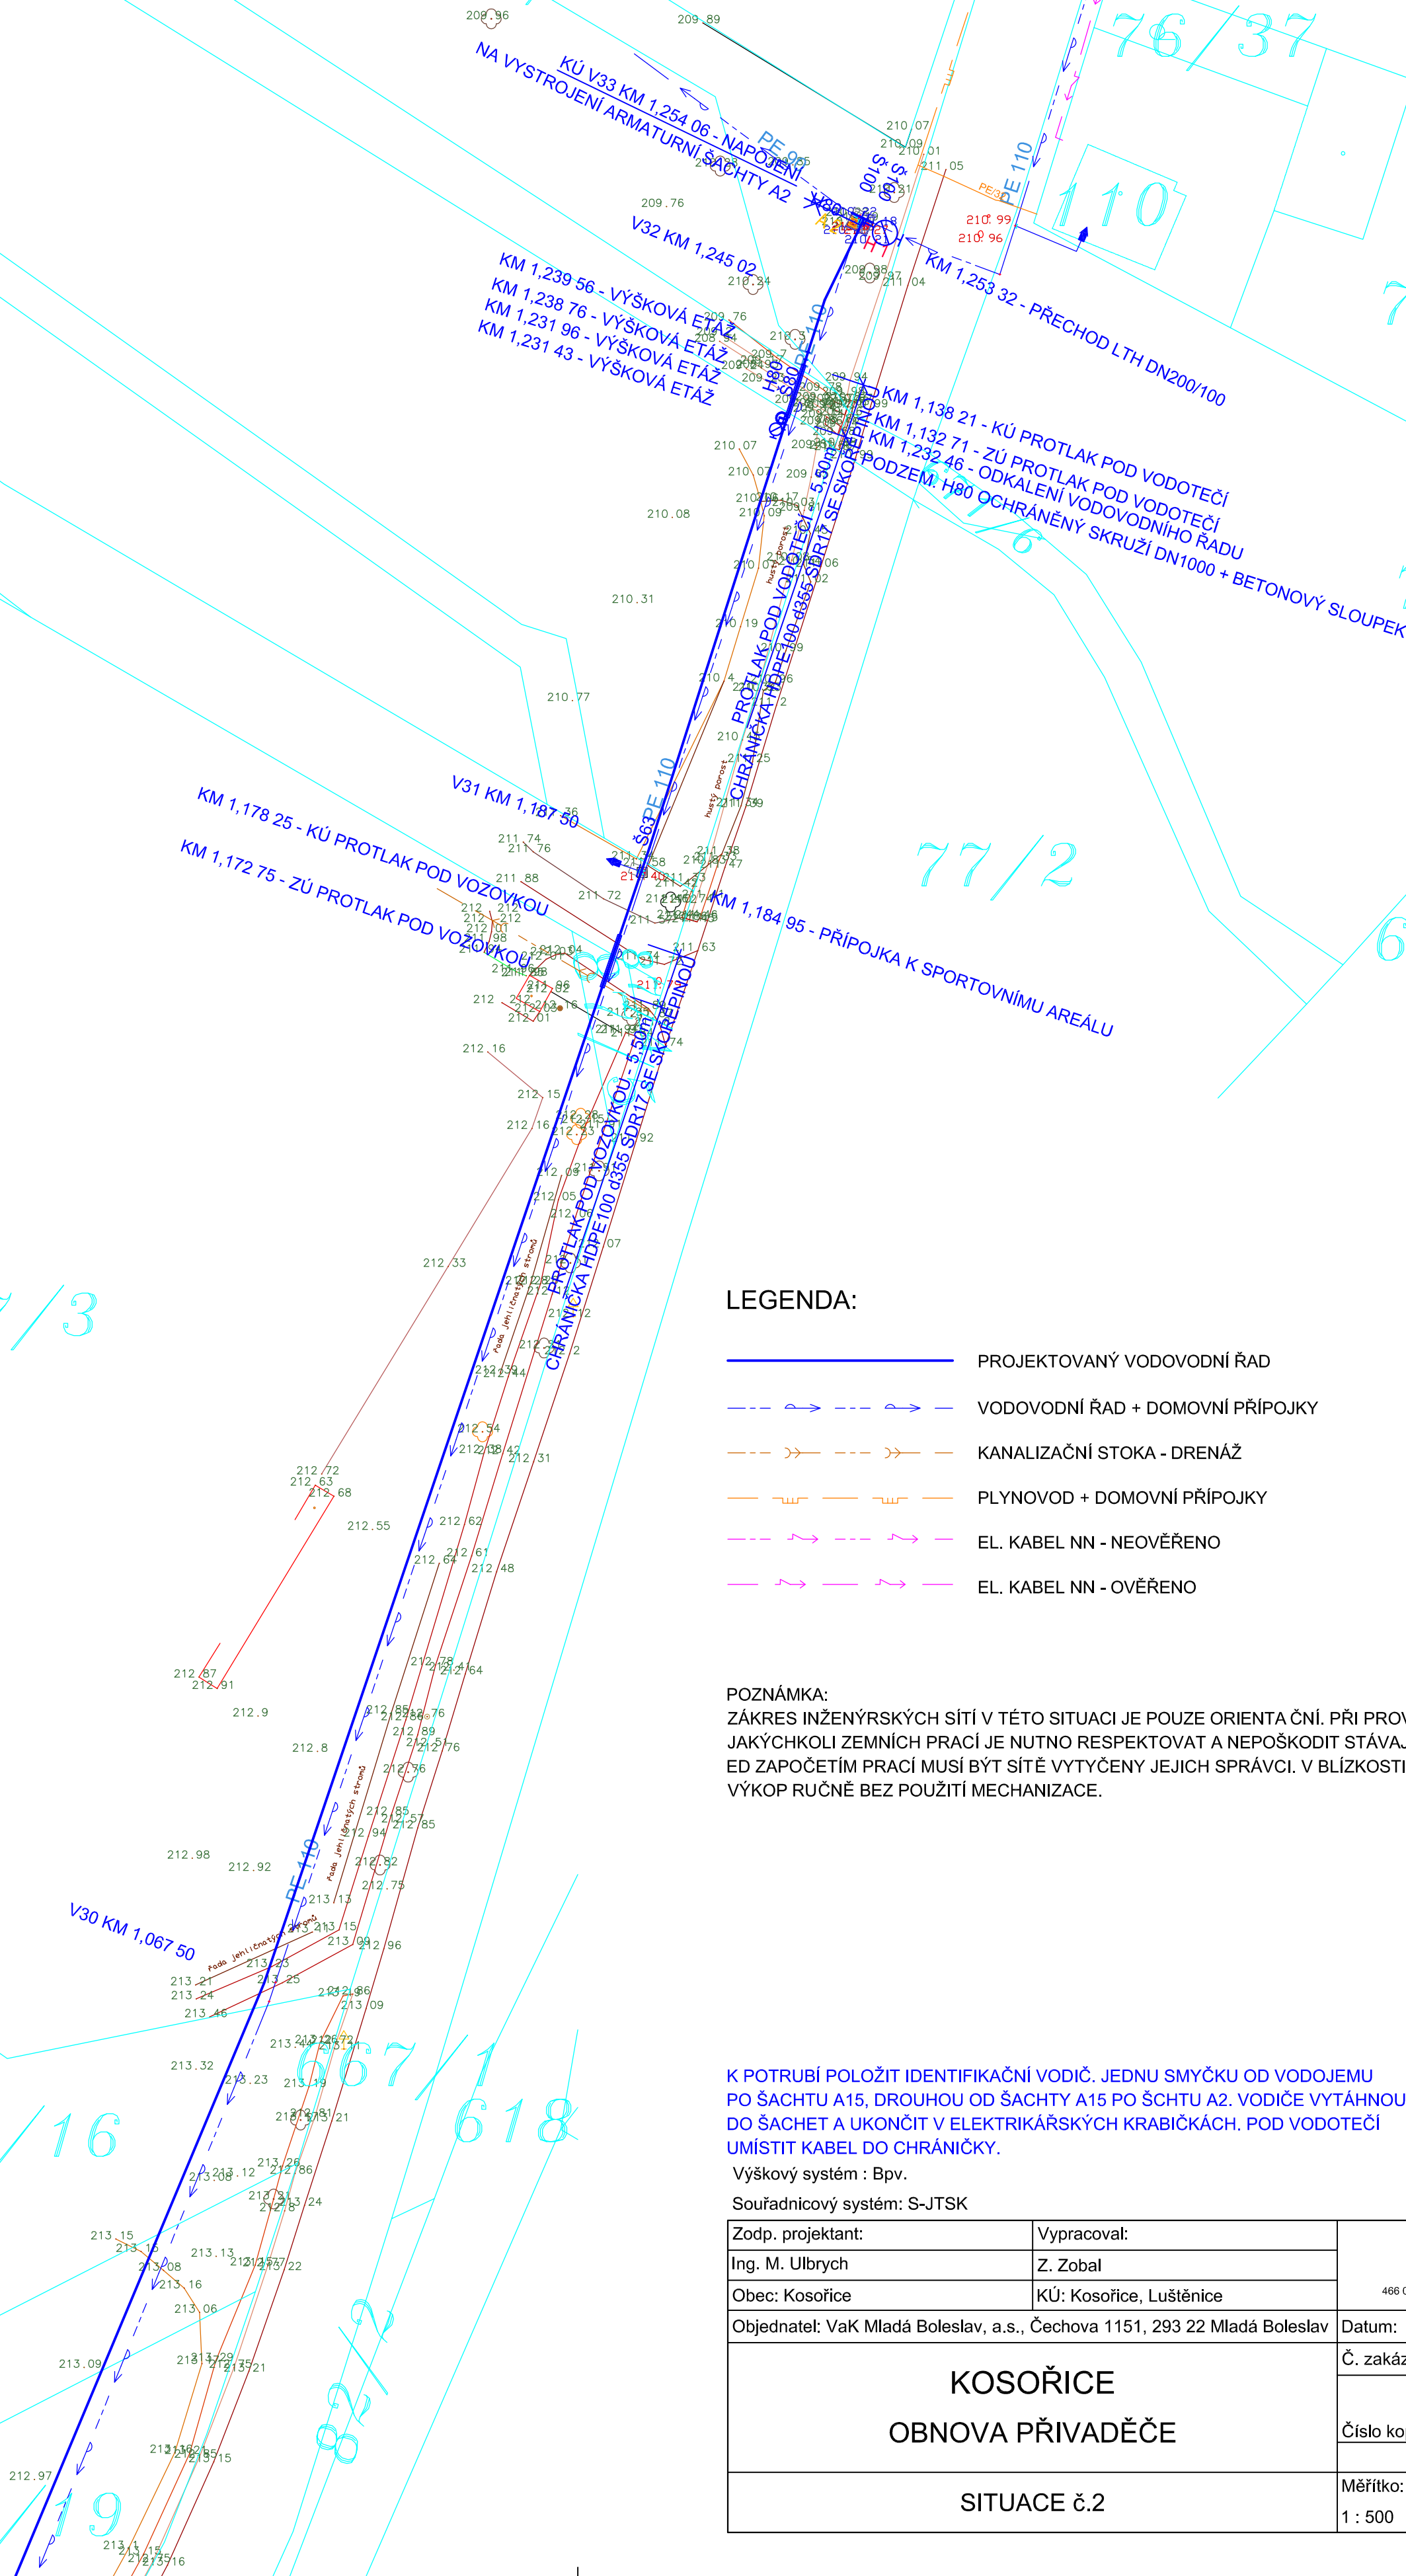


KOSOŘICE
OBNOVA PŘIVADĚČE
SITUACE č.2

VODOVODNÍ ŘAD - LITINOVÁ TROUBA HRDLOVÁ OCM/ZMU DN200 PN16 DL. 1254,06m
PŘEPOJENÍ DOMOVNÍCH PŘÍPOJEK - HDPE100 d63 SDR11 1ks - 1,00m

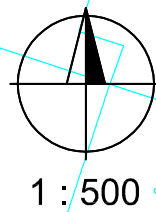

LEGENDA:

- PROJEKTOVANÝ VODOVODNÍ ŘAD
- VODOVODNÍ ŘAD + DOMOVNÍ PŘÍPOJKY
- KANALIZAČNÍ STOKA - DRENÁŽ
- PLYNOVOD + DOMOVNÍ PŘÍPOJKY
- EL. KABEL NN - NEOVĚŘENO
- EL. KABEL NN - OVĚŘENO

POZNÁMKA:
ZÁKRES INŽENÝRSKÝCH SÍTÍ V TÉTO SITUACI JE POUZE ORIENTAČNÍ. PŘI PROVÁDĚNÍ JAKÝCHKOLI ZEMNÍCH PRACÍ JE NUTNO RESPEKTOVAT A NEPOŠKODIT STÁVAJÍCÍ A NOVÉ I.S. PŘI ZAPOČETÍM PRACÍ MUSÍ BÝT SÍŤ VYTÝČENY JEJICH SPRÁVCI. V BLÍZKOSTI I.S. PROVÁDĚT VÝKOP RUČNĚ BEZ POUŽITÍ MECHANIZACE.

K POTRUBÍ POLOŽIT IDENTIFIKAČNÍ VODIČ. JEDNU SMYČKU OD VODOJEMU PO ŠACHTU A15, DROUHOU OD ŠACHTY A15 PO ŠACHTU A2. VODIČE VYTÁHNOUT DO ŠACHTY A UKONČIT V ELEKTRIKÁŘSKÝCH KRABÍČKÁCH. POD VODOTEČÍ UMÍSTIT KABEL DO CHRÁNIČKY.

Výškový systém : Bpv.

Souřadnicový systém: S-JTSK

Zodp. projektant:	Vypracoval:	GEVOS DVORSKÁ 748/9 466 01 JABLONEC NAD NISOU tel. 602 584 458	
Ing. M. Ulbrich	Z. Zobal		
Obec: Kosořice	KÚ: Kosořice, Luštěnice	Datum:	III. 2018
Objednatel: VaK Mladá Boleslav, a.s., Čechova 1151, 293 22 Mladá Boleslav		Č. zakázky:	1713
KOSOŘICE OBNOVA PŘIVADĚČE		Číslo kopie:	
		DPS	
SITUACE č.2		Měřítko: 1 : 500	Č. přílohy: 6