


SEK-CETIN	AKTIVNÍ ZÓNA Q5
SILOVÉ VEDENÍ NN-PODZEMNÍ	AKTIVNÍ ZÓNA Q20
SILOVÉ VEDENÍ NN-NADZEMNÍ	AKTIVNÍ ZÓNA Q100
SILOVÉ VEDENÍ VN-PODZEMNÍ	HRANICE PARCELY KN PŘEVZATÁ
SILOVÉ VEDENÍ VN-NADZEMNÍ	HRANA SVAHU
SILOVÉ VEDENÍ VVN-NADZEMNÍ	ROZHRANÍ TERÉNU
KANALIZACE DEŠŤOVÁ	NAVRŽENÉ SÍTĚ
DRENÁŽNÍ POTRUBÍ	KAN. SPLAŠKOVÁ TLAKOVÁ
VODOVOD	KAN. SPLAŠKOVÁ GRAVITAČNÍ
VODOVODNÍ PŘÍPOJKY	OPRAVY MÍSTNÍCH KOMUNIKACÍ

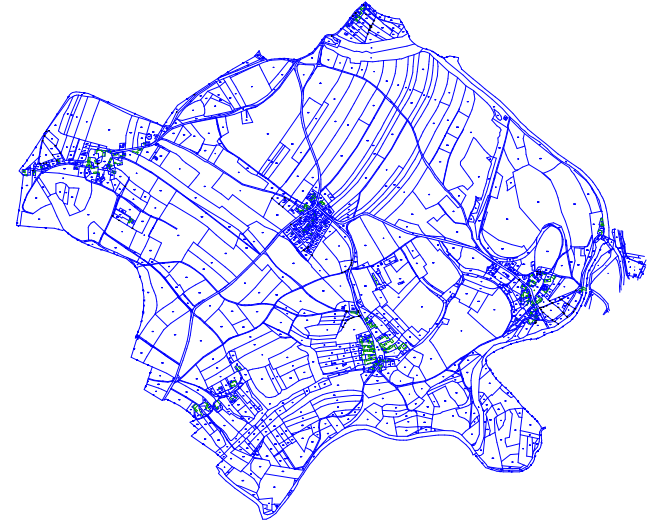

Investor: VODOVODY A KANALIZACE MLADÁ BOLESLAV, A.S.
ČECHOVA 1151, 293 22 MLADÁ BOLESLAV
IČO: 46356983

Hlavní projektant
ing.E.Kozák

Vypracoval
ing.E.Kozák, V.Bičiště

Geodet
Z.Bičiště

Ing.Evžen Kozák
projekce vodo hospodářských staveb
Koryta 29, Loukov 294 11
tel: 326 789 357, 602 422 354
E-mail: evzen.kozak@seznam.cz

stavba:
PTÝROV, KANALIZACE
ČSOV1 A VÝTLAK V1

objekt:
VŠECHNY OBJEKTY

obsah:
CELKOVÝ SITUAČNÍ VÝKRES DÍL B

název dig.souboru:
2016027-C.2 SITUACE.DWG

číslo zakázky:
2016027

stupeň PD:
PDPS

datum:
1.2019

měřítko: 1:500

výkres číslo:
03

číslo přílohy:
C.2.2