



	SEK-CETIN		AKTIVNÍ ZÓNA Q5
	SILOVÉ VEDENÍ NN-PODZEMNÍ		AKTIVNÍ ZÓNA Q20
	SILOVÉ VEDENÍ NN-NADZEMNÍ		AKTIVNÍ ZÓNA Q100
	SILOVÉ VEDENÍ VN-PODZEMNÍ		HRANICE PARCELY KN PŘEVZATÁ
	SILOVÉ VEDENÍ VN-NADZEMNÍ		HRANA SVAHU
	SILOVÉ VEDENÍ VVN-NADZEMNÍ		ROZHRANÍ TERÉNU
	KANALIZACE DEŠŤOVÁ		NAVŘZENÉ SÍTĚ
	DRENÁŽNÍ POTRUBÍ		KAN. SPLAŠKOVÁ TLAKOVÁ
	VODOVOD		KAN. SPLAŠKOVÁ GRAVITAČNÍ
	VODOVODNÍ PŘÍPOJKY		OPRAVY MÍSTNÍCH KOMUNIKACÍ
			STARTOVACÍ JÁMA 1,5x1,5x1,5 m

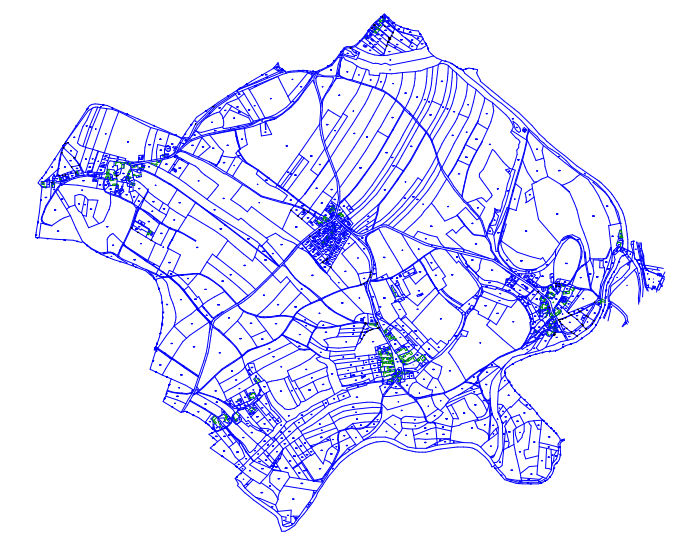

Investor: VODOVODY A KANALIZACE MLADÁ BOLESLAV, A.S. ČECHOVA 1151, 293 22 MLADÁ BOLESLAV IČO: 46356983					
Hlavní projektant	Vypracoval	Geodet	Ing.Evžen Kozák		
ing.E.Kozák	ing.E.Kozák, V.Bičiště	Z.Bičiště	projekce vodohospodářských staveb		
			Koryta 29, Loukov 294 11 tel: 326 789 357, 602 422 354 E-mail: evzenkozak@seznam.cz		
stavba:			číslo zakázky:	2016027	
PTÝROV, KANALIZACE ČSOV1 A VÝTLAK V1			stupeň PD:	PDPS	
			datum:	1.2019	
			měřítko: 1:250	formát: 5x44	
objekt:	S0.01 VÝTLAK V1		výkres číslo:	výtlisk číslo:	
obsah:	SITUACE DÍL B		S0.01		
název dig.souboru:		číslo přílohy:		D.2.1.4	
2016027-D.2.1.3 SITUACE.DWG				03	